

USŁUGI GEODEZYJNE
mgr inż. Hanna Szustek
ul. Łowicka 11, Warszawa 02-001
tel. 2466972886 nr rej. 1835
REGON 14050428 NIP 524-105-0428

Wycinek Mapy Zasadniczej
Objekt: Gm. Zduny
obr. Reiki


Skala: 1:1000
Ozn. arkusza: 103.333.252.254

Wycinek mapy zasadniczej jako kopii (opisany w mapie zasadniczej) w skali 1:1000.

GEODETA
mgr inż. Hanna Szustek

ZOB. JUB. 12
493-19/06

2013 05-13

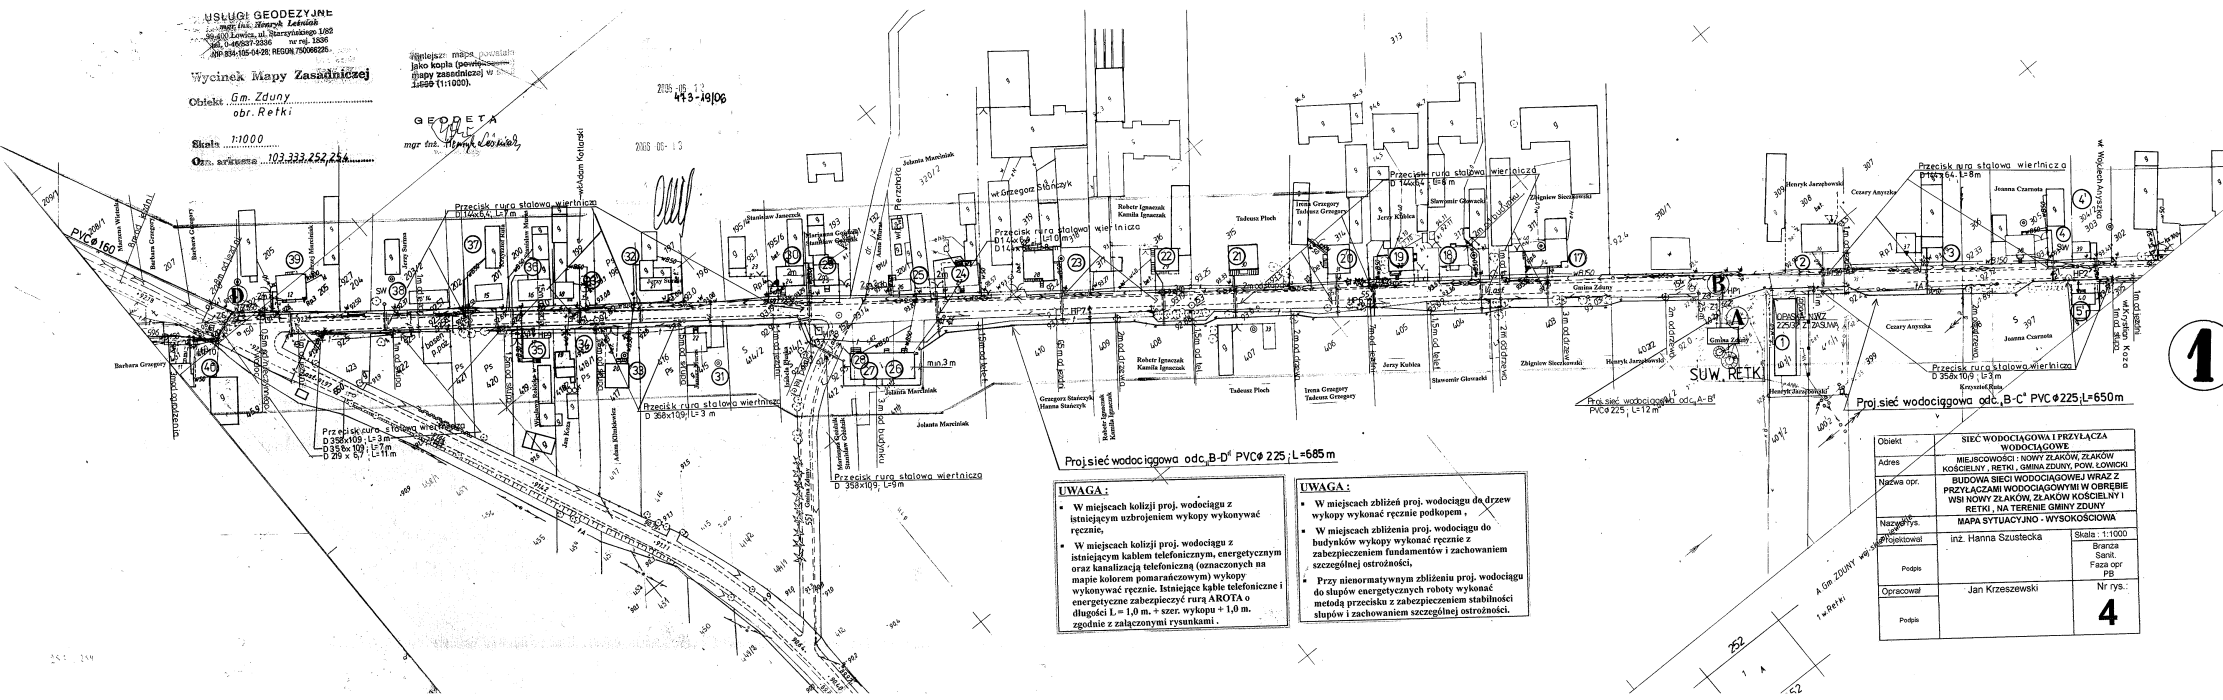

Proj. sieć wodociągowa odc. B-D PVCø 225; L=685 m

UWAGA:

- W miejscach kolizji proj. wodociągu z istniejącym uzbrojeniem wykopy wykonywać ręcznie.
- W miejscach zbliżenia proj. wodociągu z istniejącym kablem telefonicznym, energetycznym oraz kanalizacją telefoniczną (oznaczonych na mapie kolorem pomarańczowym) wykopy wykonywać ręcznie. Istniejące kable telefoniczne i energetyczne zabezpieczyć rurą AROTA o długości L = 1,0 m. + szer. wykopu + 1,0 m. zgodnie z załączonymi rysunkami.

UWAGA:

- W miejscach zbliżeń proj. wodociągu do drzew wykopy wykonać ręcznie podkopem.
- W miejscach zbliżenia proj. wodociągu do budynków wykopy wykonać ręcznie z zabezpieczeniem fundamentów i zachowaniem szczególnej ostrożności.
- Przy nieornatnym zbliżeniu proj. wodociągu do słupów energetycznych roboty wykonać metodą przeciskania z zabezpieczeniem stabilności słupów i zachowaniem szczególnej ostrożności.

Proj. sieć wodociągowa odc. A-B PVCø 225; L=172 m

Proj. sieć wodociągowa odc. B-C PVCø 225; L=650 m

Objekt	SIĘĆ WODOCIĄGOWA I PRZYŁĄCZA WODOCIĄGOWE	
Adres	MIEJSCOWOŚĆ: NOWY ŻŁĄKÓW, ŻŁĄKÓW KOŚCIELNY, REINA, GMINA ZDUNY, POW. ŁÓWICKI	
Nazwa opr.	BUDOWA SIĘCI WODOCIĄGOWEJ WRAZ Z PRZYŁĄCZAMI WODOCIĄGOWYMI W OBRĘBIE WSI NOWY ŻŁĄKÓW, ŻŁĄKÓW KOŚCIELNY I REINA, NA TERENIE GMINY ZDUNY	
Nazwa rys.	MAPA SYTUACYJNO - WYSOKOŚCIOWA	
Wykonany przez	inż. Hanna Szustek	Skala: 1:1000
Podoba		Branka Sent. Faza opr. FB
Opracował	Jan Krzeszewski	Nr rys.: 4
Przebieg		