

USŁUGI GEODEZYJNE
 mgr inż. Henryk Leśniak
 99-400 Łowicz, ul. Starzyńskiego 1/20
 tel. 0-46/837-2336 nr rej. 1836
 NIP 834-105-04-28, REGON 750066225

Wycinek Mapy Zasadniczej

Obiekt Gm. Zduny
 obr. Retki

Skala 1:1000

Opis arkusza 103.333.251 - 103.112.011


Niniejsza mapa powstanie jako kopia (powiększenie) mapy zasadniczej w skali 1:500 (1:1000).

UWAGA:

- W miejscach zbliżeń proj. wodociągu do drzew wykopy wykonać ręcznie podkopem.
- W miejscach zbliżeń proj. wodociągu do budynków wykopy wykonać ręcznie z zabezpieczeniem fundamentów i zachowaniem szczególnej ostrożności.
- Przy niornormatywnym zbliżeniu proj. wodociągu do słupów energetycznych roboty wykonać metodą przecisku z zabezpieczeniem stabilności słupów i zachowaniem szczególnej ostrożności.

UWAGA:

- W miejscach kolizji proj. wodociągu z istniejącym uzbrojeniem wykopy wykonywać ręcznie.
- W miejscach kolizji proj. wodociągu z istniejącym kablem telefonicznym, energetycznym oraz kablizacją telefoniczną (oznaczonych na mapie kolorem pomarańczowym) wykopy wykonywać ręcznie. Istniejące kable telefoniczne i energetyczne zabezpieczyć rurą AROTA o długości L = 1,0 m. + szer. wykopu + 1,0 in. zgodnie z załączonymi rysunkami.

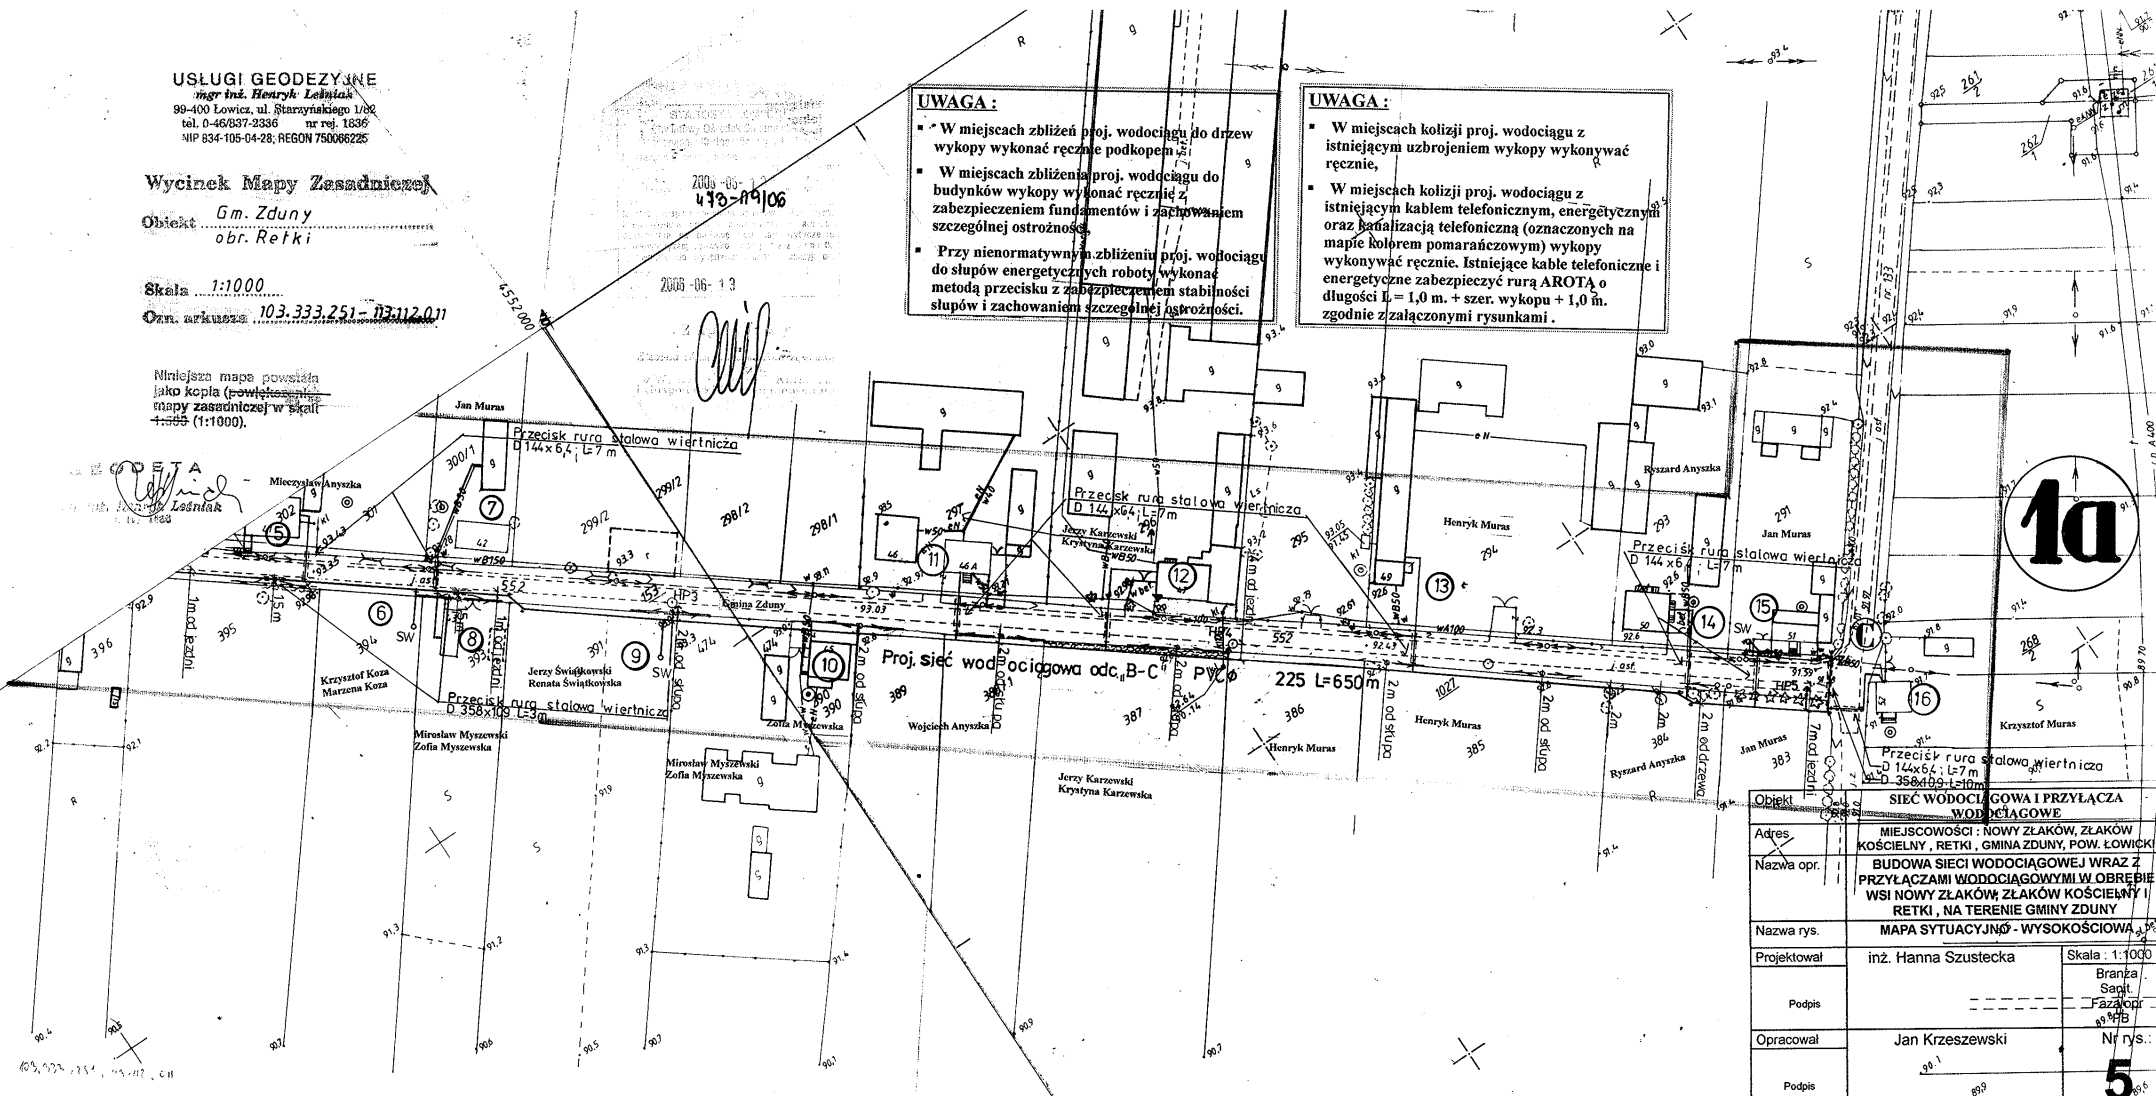

Obiekt	SIEĆ WODOCIĄGOWA I PRZYŁĄCZA WODOCIĄGOWE	
Adres	MIEJSCOWOŚCI: NOWY ŻŁĄKÓW, ŻŁĄKÓW KOŚCIELNY, RETKI, GMINA ZDUNY, POW. ŁOWICKI	
Nazwa opr.	BUDOWA SIECI WODOCIĄGOWEJ WRAZ Z PRZYŁĄCZAMI WODOCIĄGOWYMI W OBRĘBIE WSI NOWY ŻŁĄKÓW, ŻŁĄKÓW KOŚCIELNY I RETKI, NA TERENIE GMINY ZDUNY	
Nazwa rys.	MAPA SYTUACYJNO - WYSOKOŚCIOWA	
Projektował	inż. Hanna Szustecka	Skala: 1:1000
Podpis		Branża Sanit. Faza opr. 10.9.10
Opracował	Jan Krzeszewski	Nr rys.: 5
Podpis		