


Gm. ZDUNY woj. skierniewickie

Projektowana linia napowietrzna n.n. oświetlenia ulicznego
AsXS_n 2 x 35mm² L=65m (z zapasami 69m)

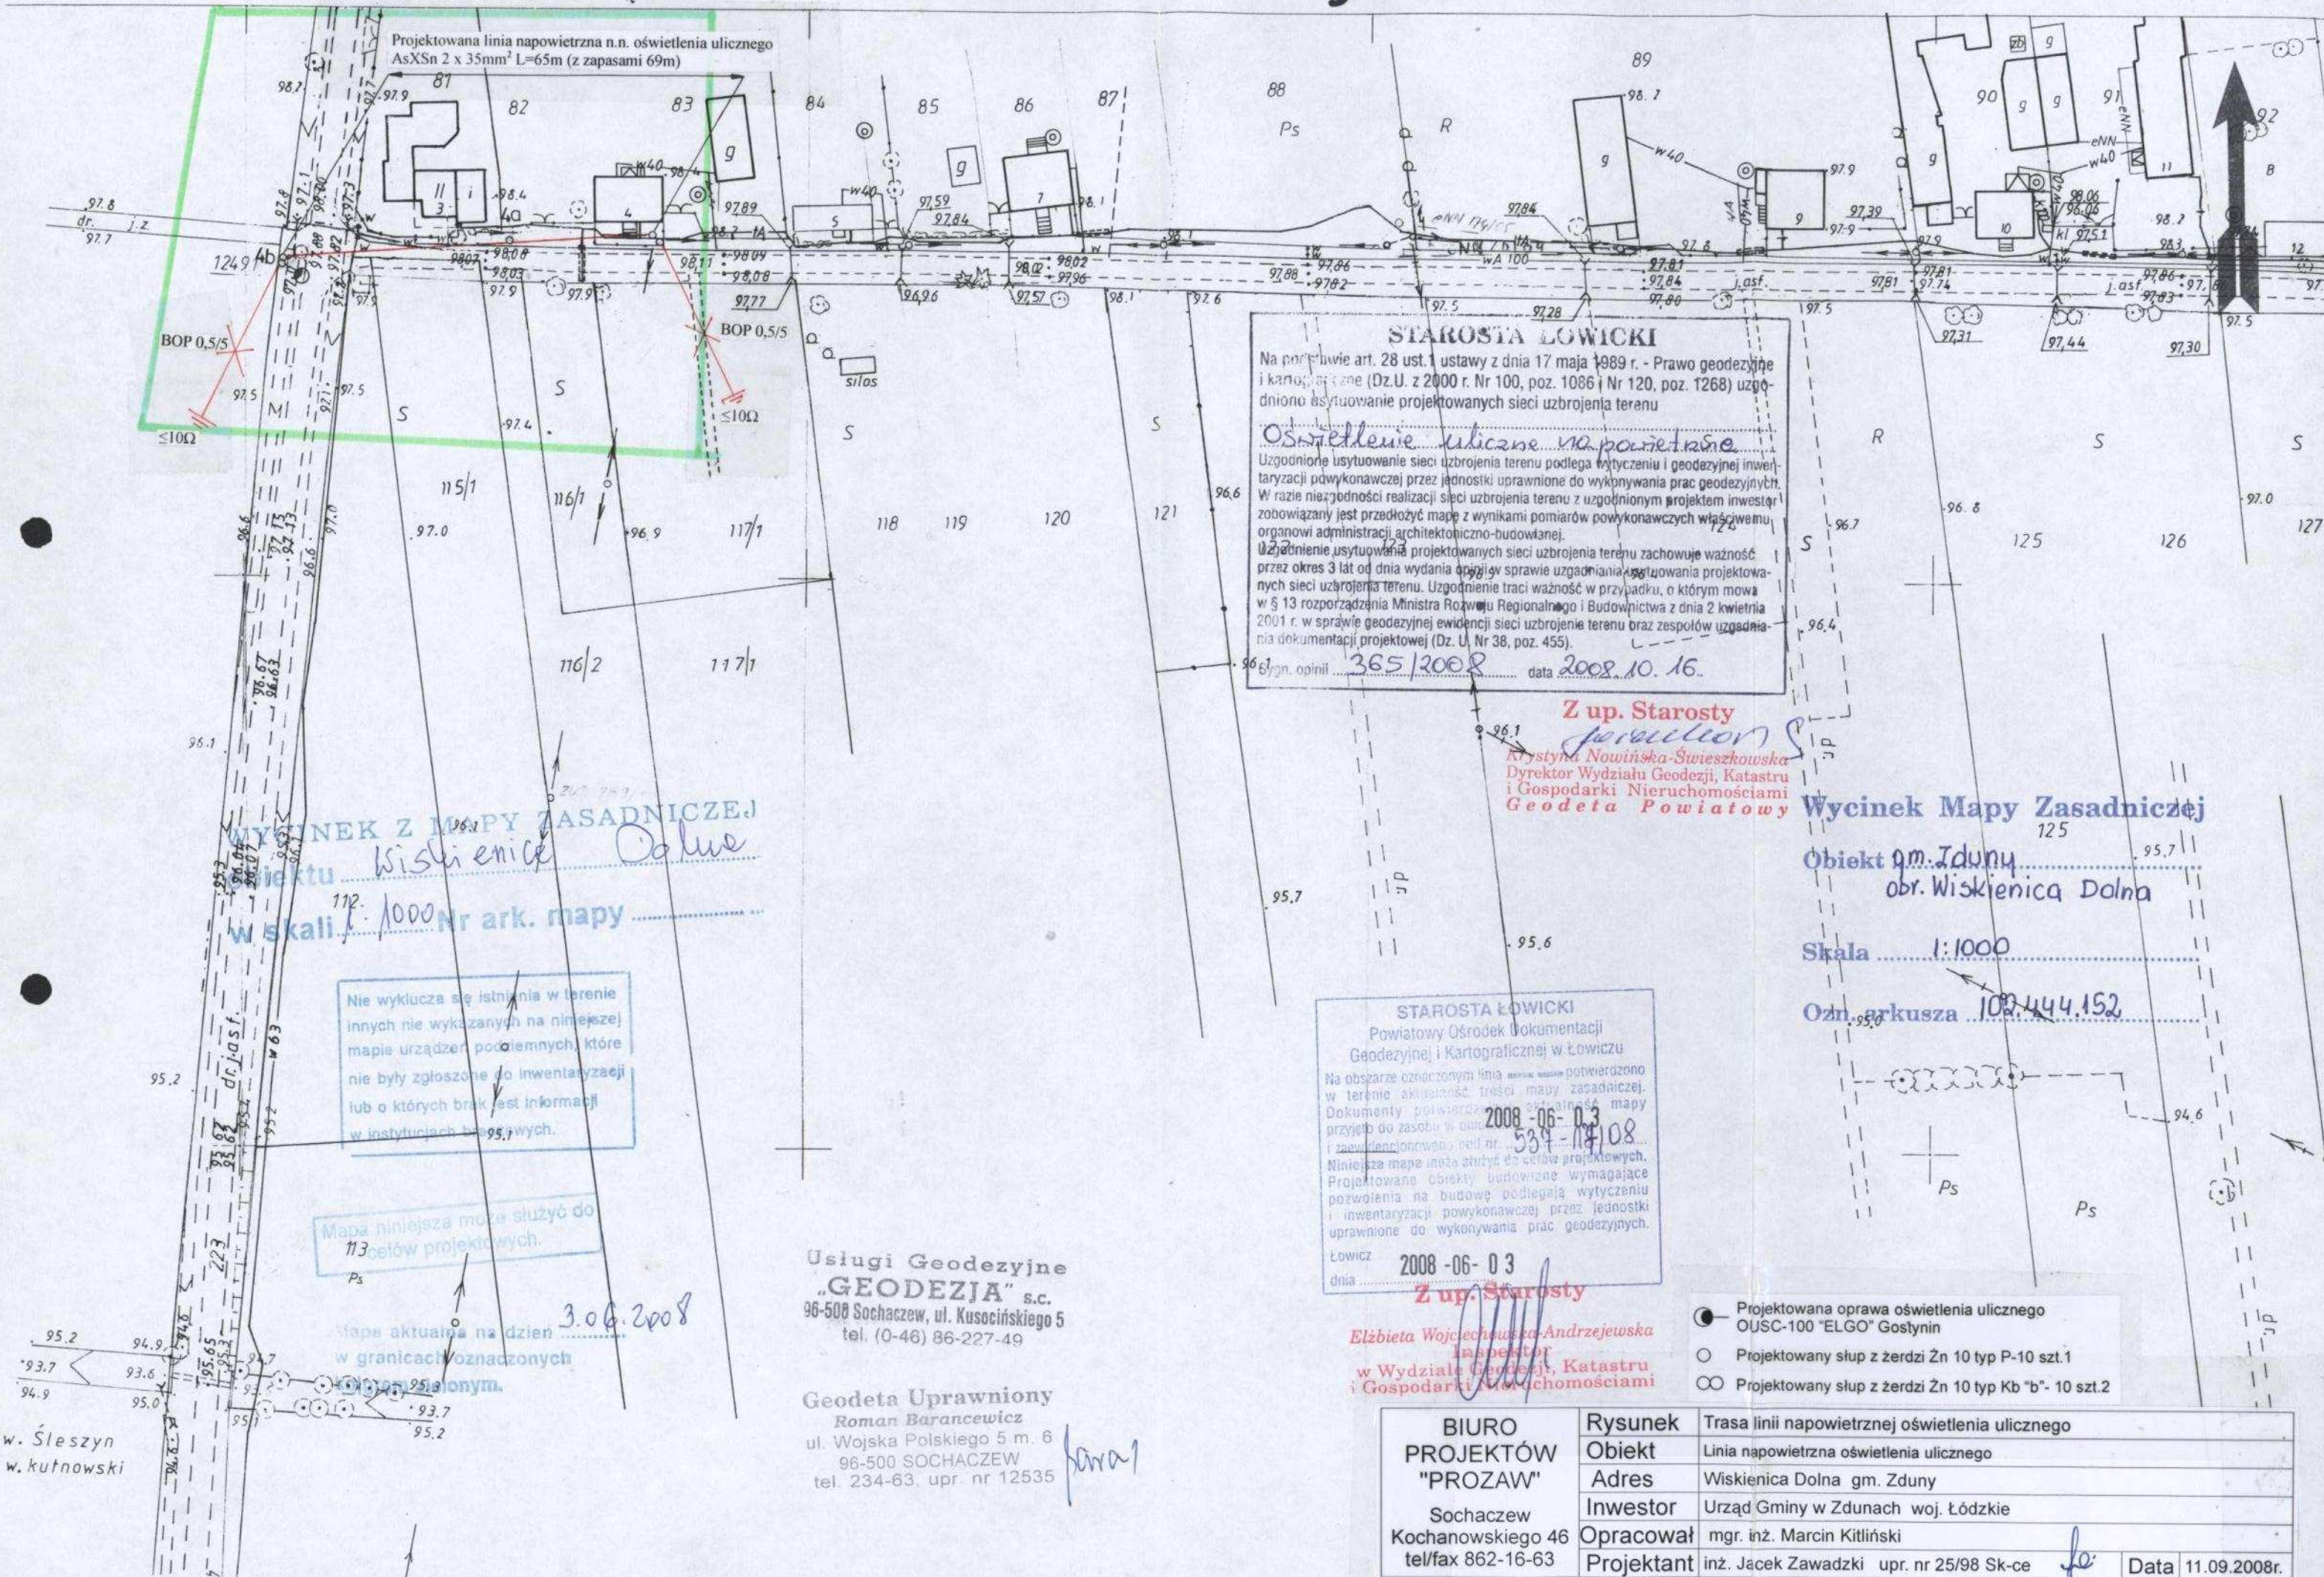

STAROSTA ŁOWICKI
Na podstawie art. 28 ust. 1 ustawy z dnia 17 maja 1989 r. - Prawo geodezyjne i kartograficzne (Dz.U. z 2000 r. Nr 100, poz. 1086 i Nr 120, poz. 1268) uzgodniono usytuowanie projektowanych sieci uzbrojenia terenu

Oświetlenie uliczne na powietrze
Uzgodnienie usytuowania sieci uzbrojenia terenu podlega wytyczeniu i geodezyjnej inwentaryzacji powykonawczej przez jednostki uprawnione do wykonywania prac geodezyjnych. W razie niezgodności realizacji sieci uzbrojenia terenu z uzgodnionym projektem inwestor zobowiązany jest przedłożyć mapę z wynikami pomiarów powykonawczych właściwemu organowi administracji architektoniczno-budowlanej.

Uzgodnienie usytuowania projektowanych sieci uzbrojenia terenu zachowuje ważność przez okres 3 lat od dnia wydania opinii w sprawie uzgodnienia usytuowania projektowanych sieci uzbrojenia terenu. Uzgodnienie traci ważność w przypadku, o którym mowa w § 13 rozporządzenia Ministra Rozwoju Regionalnego i Budownictwa z dnia 2 kwietnia 2001 r. w sprawie geodezyjnej ewidencji sieci uzbrojenia terenu oraz zespołów uzgodnienia dokumentacji projektowej (Dz. U. Nr 38, poz. 455).

Opinia 365/2008 data 2008.10.16.

Z up. Starosty
Krzyszyna Nowińska-Swieszkowska
Dyrektor Wydziału Geodezji, Katastru i Gospodarki Nieruchomościami
Geodeta Powiatowy

Wycinek Mapy Zasadniczej
125
Obiekt gm. Zduny
obr. Wiskienica Dolna
Skala 1:1000
Ozn. arkusza 102.444.152

STAROSTA ŁOWICKI
Powiatowy Ośrodek Dokumentacji Geodezyjnej i Kartograficznej w Łowiczu
Na obszarze oznaczonym linią potwierdzono w terenie aktualność treści mapy zasadniczej. Dokumenty potwierdzone zostały w dniu 2008-06-03 i zarejestrowane pod nr. 539-14/08.
Niniejsza mapa może służyć do celów projektowych. Projektowane obiekty budowlane wymagające pozwolenia na budowę podlegają wytyczeniu i inwentaryzacji powykonawczej przez jednostki uprawnione do wykonywania prac geodezyjnych.
Łowicz 2008-06-03

Z up. Starosty
Elżbieta Wojciechowska-Andrzejewska
Inspektor w Wydziale Geodezji, Katastru i Gospodarki Nieruchomościami

- Projektowana oprawa oświetlenia ulicznego OUSC-100 "ELGO" Gostynin
- Projektowany słup z zerdzi Zn 10 typ P-10 szt.1
- Projektowany słup z zerdzi Zn 10 typ Kb "b"- 10 szt.2

WYCINEK Z MAPY ZASADNICZEJ
Obiektu Wiskienica Dolna
w skali 1:1000 Nr ark. mapy

Nie wyklucza się istnienia w terenie innych nie wykazanych na niniejszej mapie urządzeń podziemnych, które nie były zgłoszone do inwentaryzacji lub o których brak jest informacji w instytucjach państwowych.

Mapa niniejsza może służyć do celów projektowych.

Mapa aktualna na dzień 3.06.2008 w granicach oznaczonych

Usługi Geodezyjne "GEODEZJA" s.c.
96-500 Sochaczew, ul. Kusocińskiego 5
tel. (0-46) 86-227-49

Geodeta Uprawniony Roman Baranczewicz
ul. Wojska Polskiego 5 m. 6
96-500 SOCHACZEW
tel. 234-63, upr. nr 12535

BIURO PROJEKTÓW "PROZAW" Sochaczew Kochanowskiego 46 tel/fax 862-16-63	Rysunek	Trasa linii napowietrznej oświetlenia ulicznego
	Obiekt	Linia napowietrzna oświetlenia ulicznego
	Adres	Wiskienica Dolna gm. Zduny
	Inwestor	Urząd Gminy w Zdunach woj. Łódzkie
	Opracował	mgr. inż. Marcin Kitliński
	Projektant	inż. Jacek Zawadzki upr. nr 25/98 Sk-ce
	Data	11.09.2008r.

w. Śleszyn
w. kutnowski