


PRZEKRÓJ III-III / 1:50/

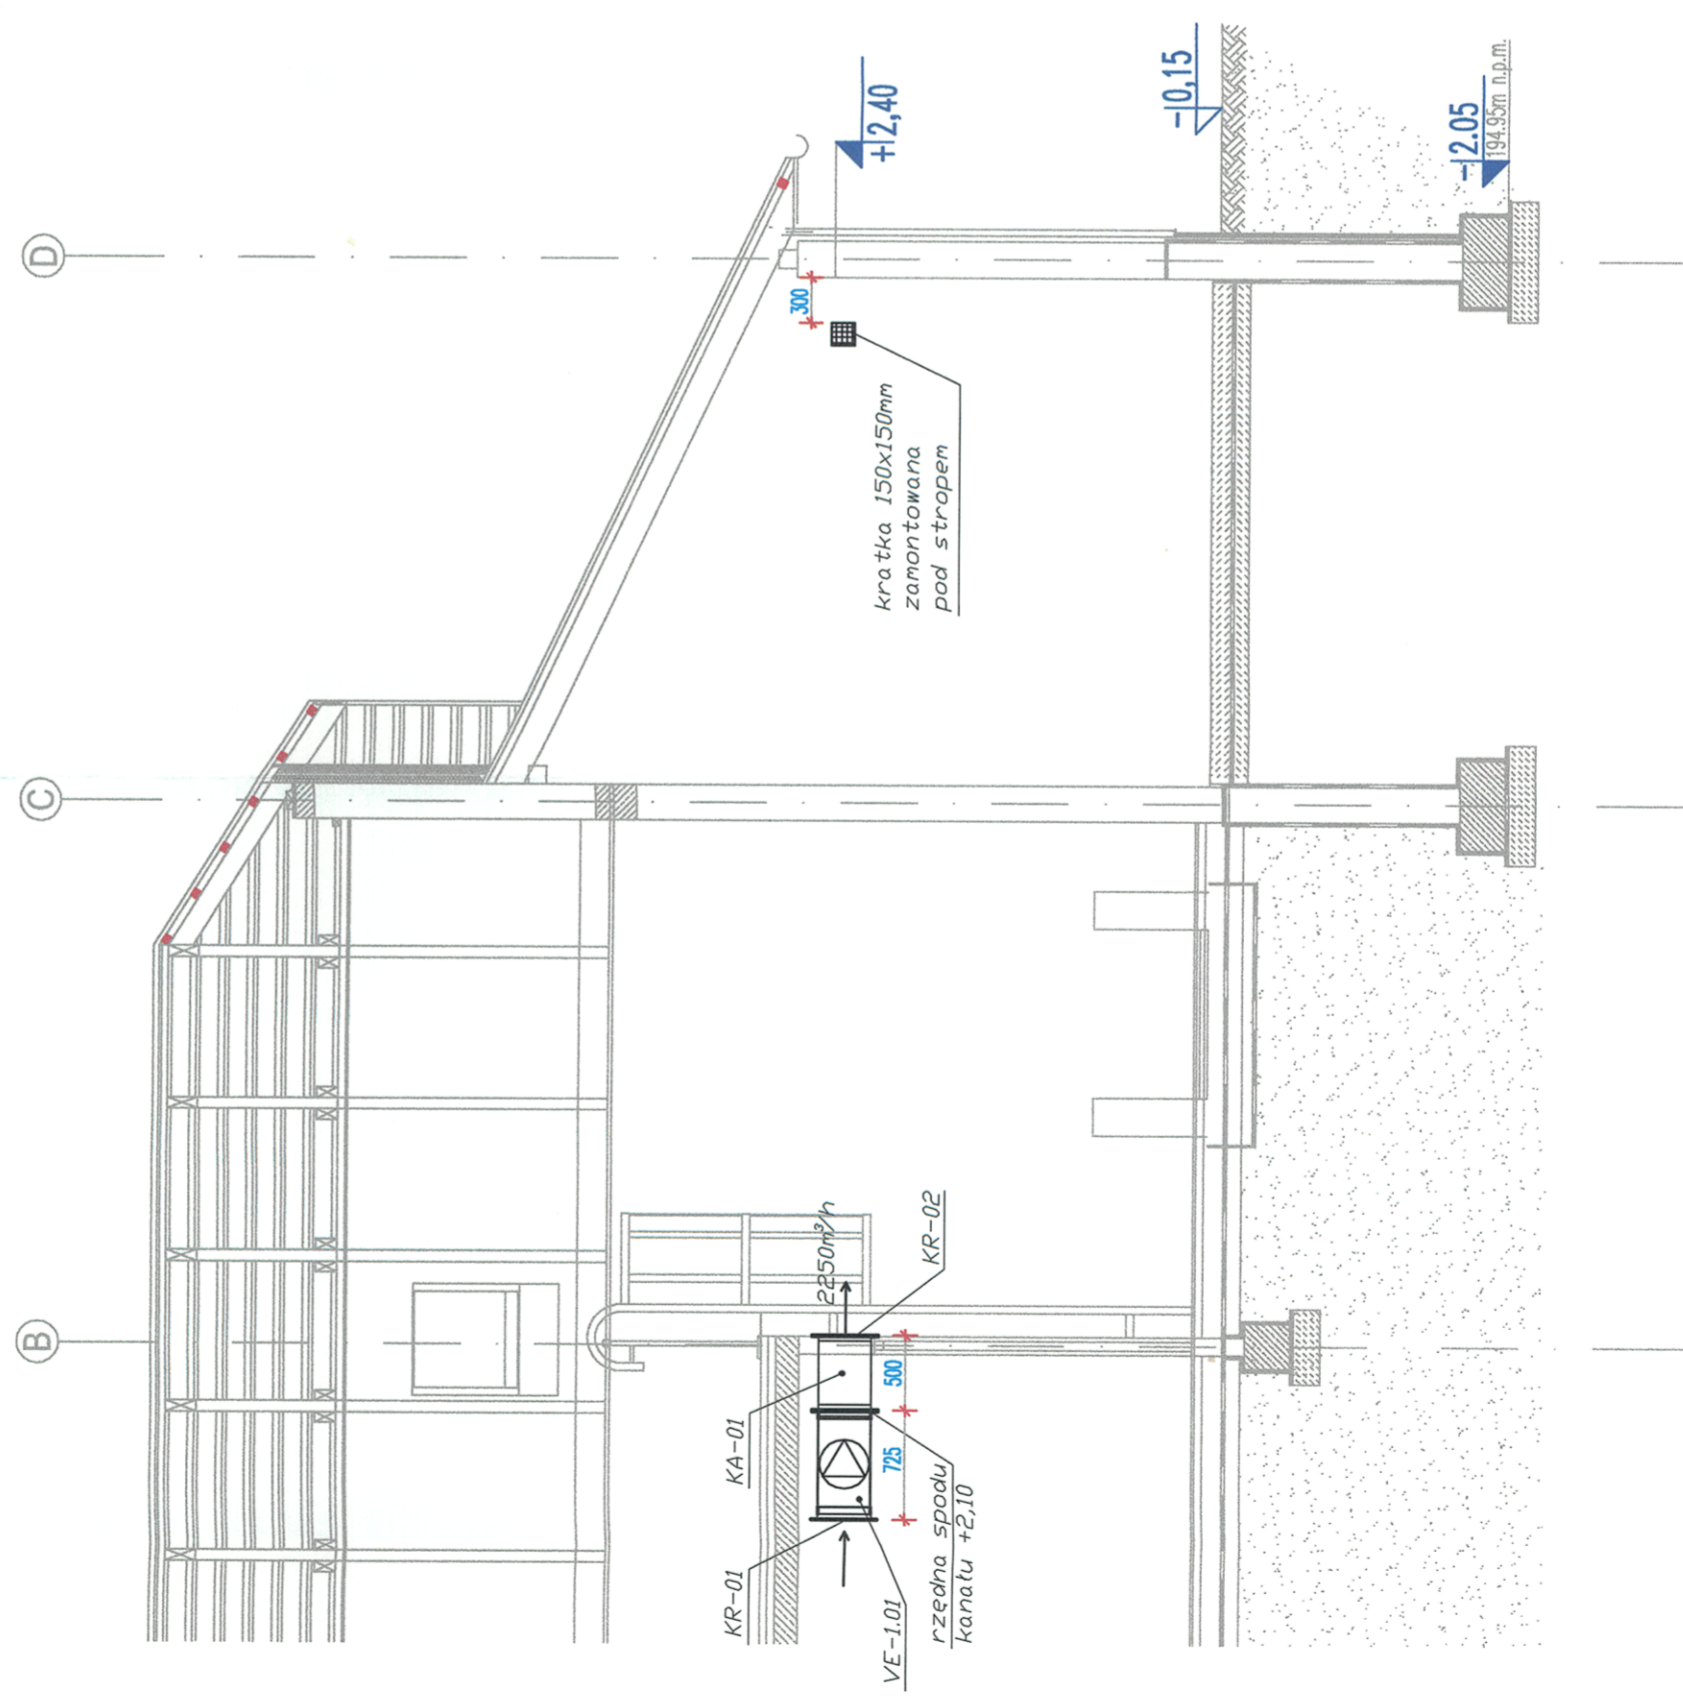

STUDIO BOSTWO POWIĄTOWE W ŁOWICZU
 WYDZIAŁ ARCHITEKTONICZNO-BUDOWLANY
 99-400 Łowicz, ul. Stasińskiego 30a
 tel./fax 46 837 56 78, 46 830 01 31
 e-mail: ab@powiatowicki.pl


REW. _____ DATA _____
 ZAKRES REWIZJI _____ ETAP **TOM V**

TYTUŁ OPRACOWANIA
**OPRACOWANIE DOKUMENTACJI PROJEKTOWO -
 KOSZTORYSOWEJ BUDOWY OCZYSZCZALNI ŚCIEKÓW WE WSI
 STRUGIENICE GMINA ZDUNY**

INWESTOR
**GMINA
 ZDUNY**
 ADRES:
 99 - 440 Zduny 1C
 pow. Łowicki, woj. Łódzkie

GENERALNY PROJEKTANT

P.P.W. „BIOPROJEKT”
 Grzegorz Jasicki
 ul. Fabryczna 26
 97-310 Moszczenica

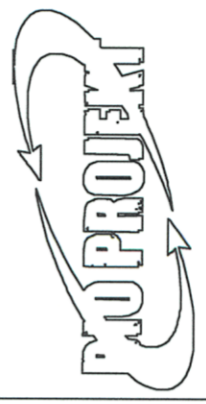

ADRES DO KORESPONDENCJI:
 97-300 Piotrków Tryb.,
 ul. Armii Krajowej 22b/9
 (044) 737-09-10
 bioprojekt@bioprojekt.com.pl

JEDYNOŚĆ PROJEKTOWA
 P.P.W. „BIOPROJEKT”
 Grzegorz Jasicki
 ul. Fabryczna 26
 97-310 Moszczenica

IMIE I NAZWISKO
 PROJEKTANT:
 GRZEGORZ JASICKI

NR UPRAWNIENI
 OP.VI.7342(287)94

SPRZĄDZAJĄCY:
 Faza

ODMOCZENIE FAZY
PB

ODMOCZENIE BRANŻY
IS

ODMOCZENIE RYSUNKU
IW

REWIZJA
00

SKALA
1:50

DATA
03.2011

NR RYSUNKU
PB-IW-05

TYTUŁ RYSUNKU
**PROJEKT BUDOWLANY
 SANITARNA
 INSTALACJE SANITARNE
 WENTYLACJA**

17