

RZUT PARTERU / 1:50/

ZESTAWIENIE POMIESZCZEN	
NR	PRZEZNACZENIE POM.
01	KORYTARZ
02	POMIESZCZENIE SOCJALNE
03	SZATNIA PRZEFUJSTWA
03a	Szatnia odzieży wierzchniej
03b	Komunikacja
03c	Natrysk
03d	Szatnia odzieży roboczej
03e	WC
04	POMIESZCZENIE TECHNOLOGICZNE PRASY
05	POMIESZCZENIE TECHNOL. STEROWANIA I DMIUCHAW
06	MAGAZYN SKRATK I PIASKU
07	MAGAZYN OSADU

inst. ścieków
inst. powietrza
inst. osadów

SPRACOWNIA PROJEKTOWA W ŁAWIECZU
WYDZIAŁ ARCHIT. I INŻYNIERIA
99-400 Ławeczka, ul. Sienkiewicza 30A
tel./fax 46 887 156, 78, 46 880 01 31
e-mail: srb@pawlatowice.pl

OPRACOWANIE DOKUMENTACJI PROJEKTOWO-KOSZTORYSOWEJ BUDOWY OCZYSZCZALNI ŚCIEKÓW WE WSI STRUGIENIE GMINA ZDUNY

REK. ZAKRES ROBÓT
TYTUŁ PROJEKTU
DATA
ETAP
TOM II

AGENCJA
GMINA ZDUNY
ul. Żelazna 1C
pow. Ławeczka, woj. Łódźskie

AGENCJA PROJEKTOWA
P.P.W. „BIOPROJEKT”
Grzegorz Łaski
ul. Fabryczna 26
87-310 Moszczenica


AGENCJA PROJEKTOWA
P.P.W. „BIOPROJEKT”
Grzegorz Łaski
ul. Fabryczna 26
87-310 Moszczenica

AGENCJA PROJEKTOWA
P.P.W. „BIOPROJEKT”
Grzegorz Łaski
ul. Fabryczna 26
87-310 Moszczenica

AGENCJA PROJEKTOWA
P.P.W. „BIOPROJEKT”
Grzegorz Łaski
ul. Fabryczna 26
87-310 Moszczenica

AGENCJA PROJEKTOWA
P.P.W. „BIOPROJEKT”
Grzegorz Łaski
ul. Fabryczna 26
87-310 Moszczenica

AGENCJA PROJEKTOWA
P.P.W. „BIOPROJEKT”
Grzegorz Łaski
ul. Fabryczna 26
87-310 Moszczenica

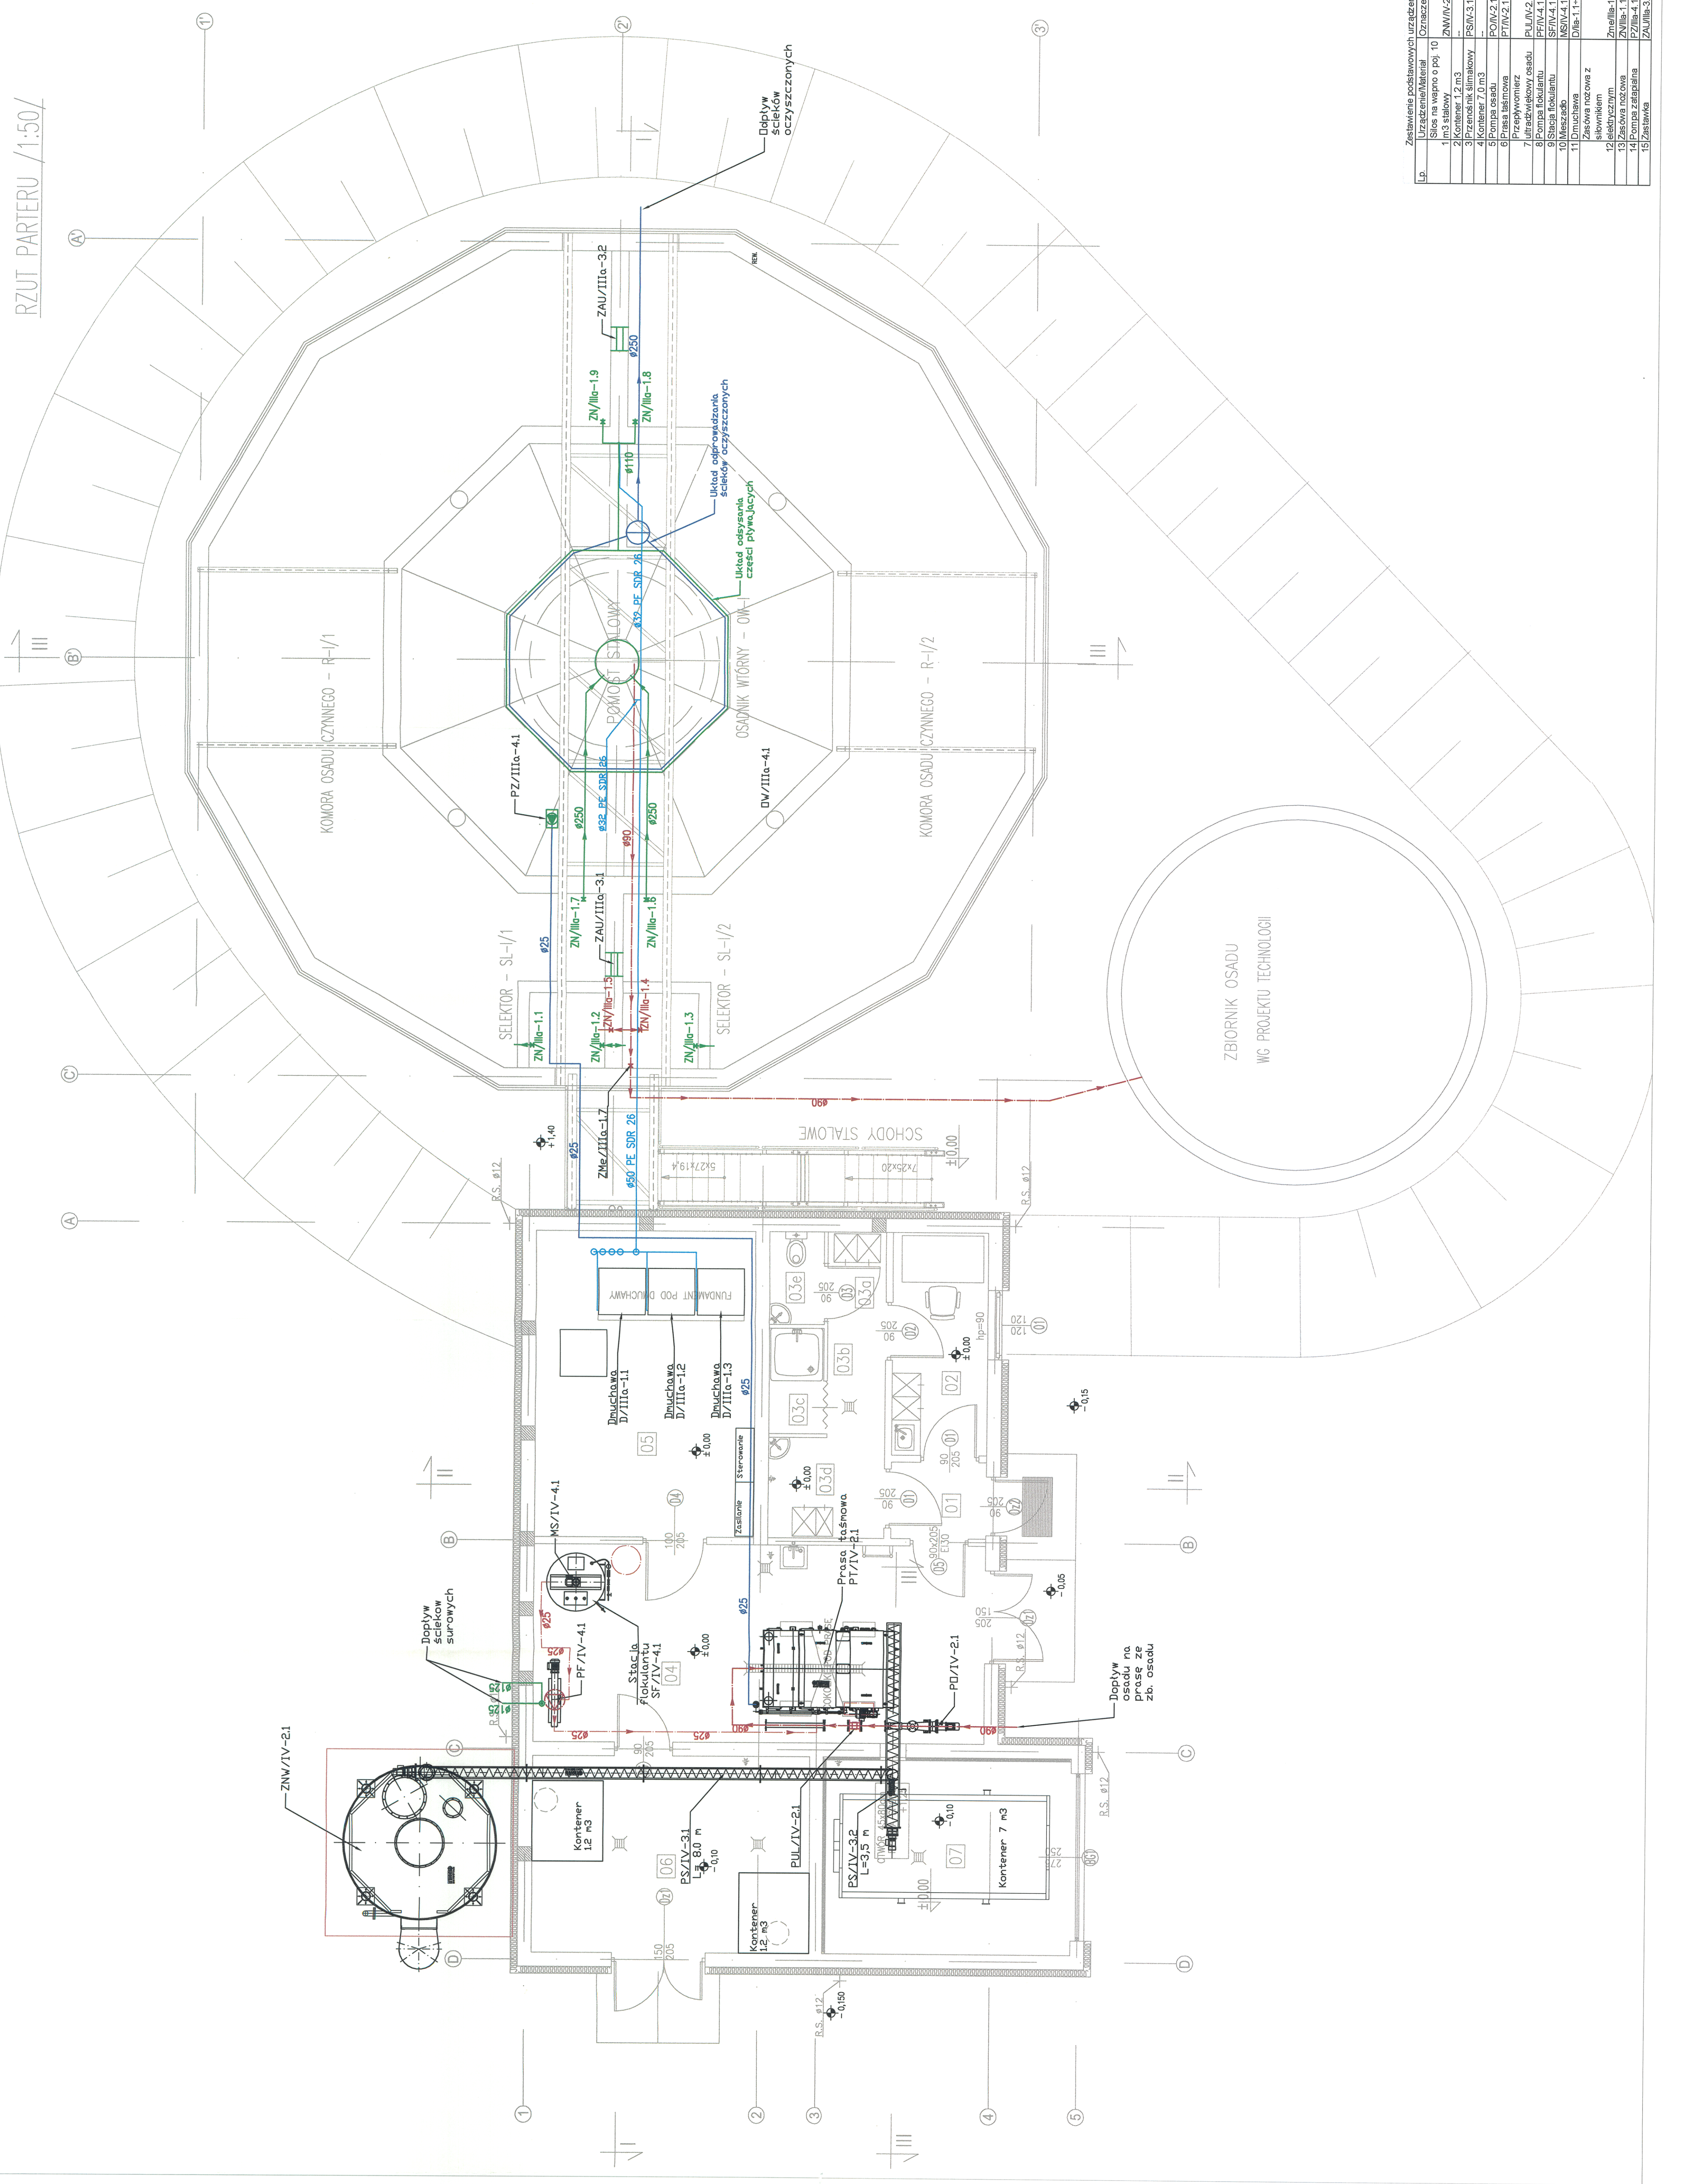

Uz.	Zestawienie technicznych urządzeń i materiałów	Opis	ilość
1	Słup na węgno o poj. 10	ZAW/V-2.1	1 szt.
2	Kontener 1,2 m3	PS/V-3.1-3.2	2 szt.
3	Przenośnik ślimkowy	PO/V-2.1	1 szt.
4	Przenośnik ślimkowy	PT/V-2.1	1 szt.
5	Przenośnik ślimkowy	PL/V-2.1	1 szt.
6	Przenośnik ślimkowy	PI/V-2.1	1 szt.
7	Przenośnik ślimkowy	PI/V-4.1	1 szt.
8	Przenośnik ślimkowy	PI/V-4.1	1 szt.
9	Przenośnik ślimkowy	MS/V-4.1	1 szt.
10	Przenośnik ślimkowy	MS/V-4.1	1 szt.
11	Przenośnik ślimkowy	DI/V-1.1-1.3	3 szt.
12	Przenośnik ślimkowy	Zm/V-1.7	1 szt.
13	Przenośnik ślimkowy	Zm/V-1.7	1 szt.
14	Przenośnik ślimkowy	Zm/V-1.7	1 szt.
15	Przenośnik ślimkowy	Zm/V-1.7	1 szt.

SKALA 1:50
DATA 03.2011
NR WYKONU 00 45
TE03