

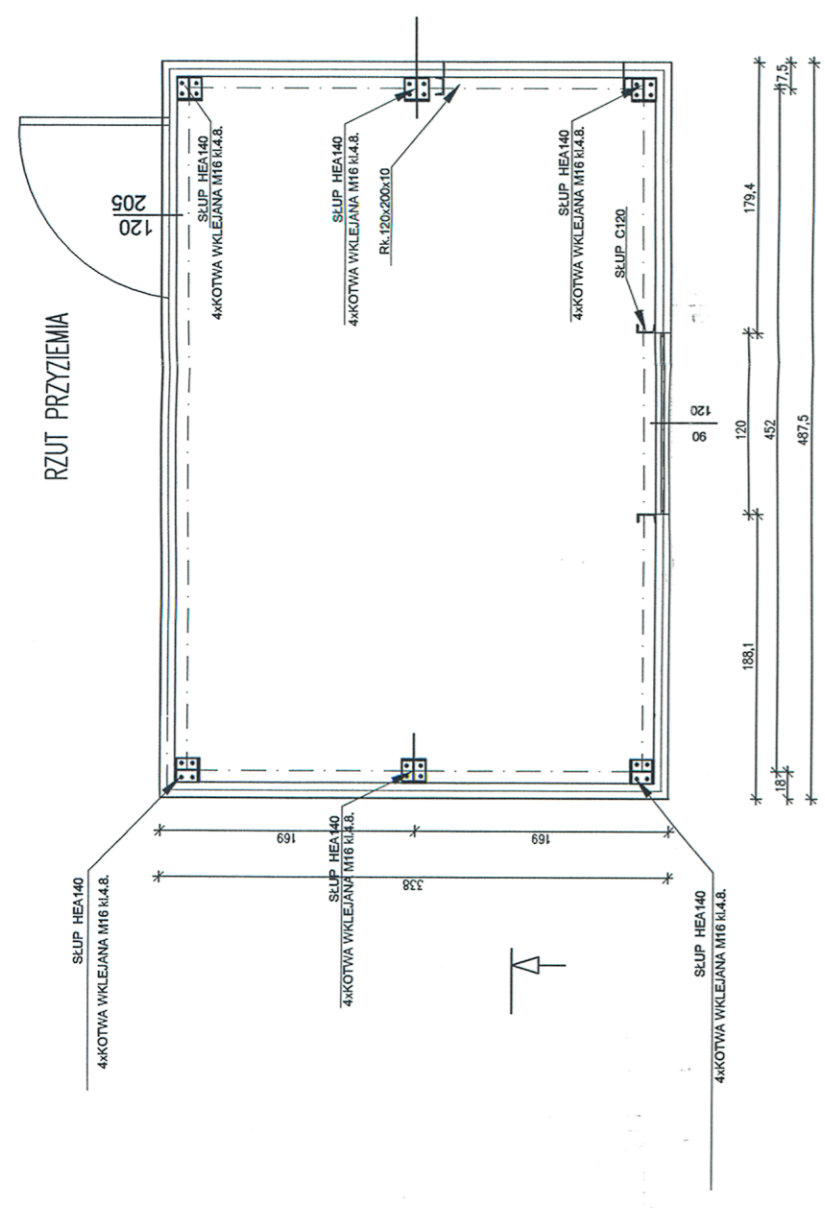



RZUT PRZYZIEMIA

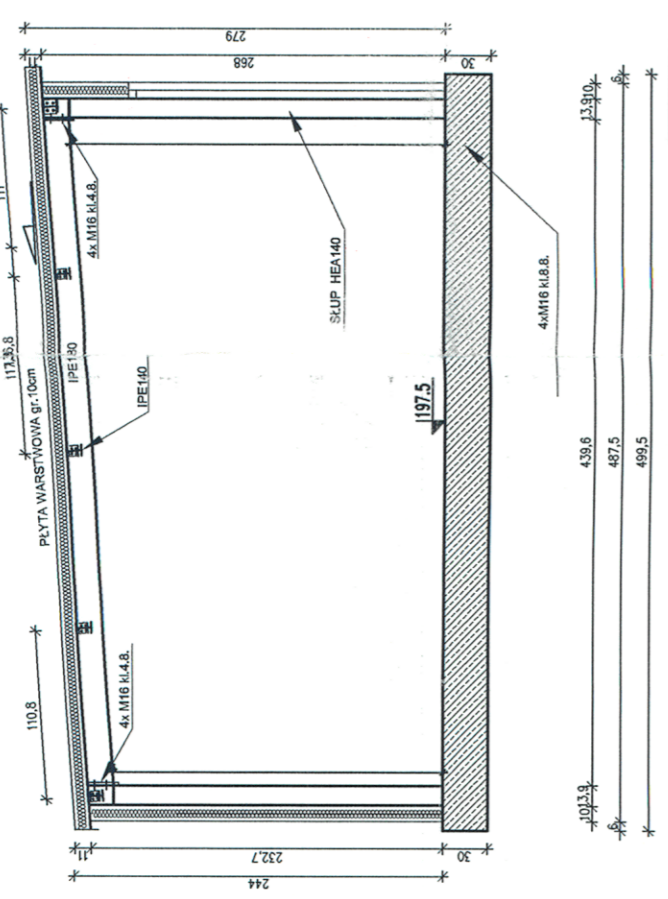

RZUT DACHU

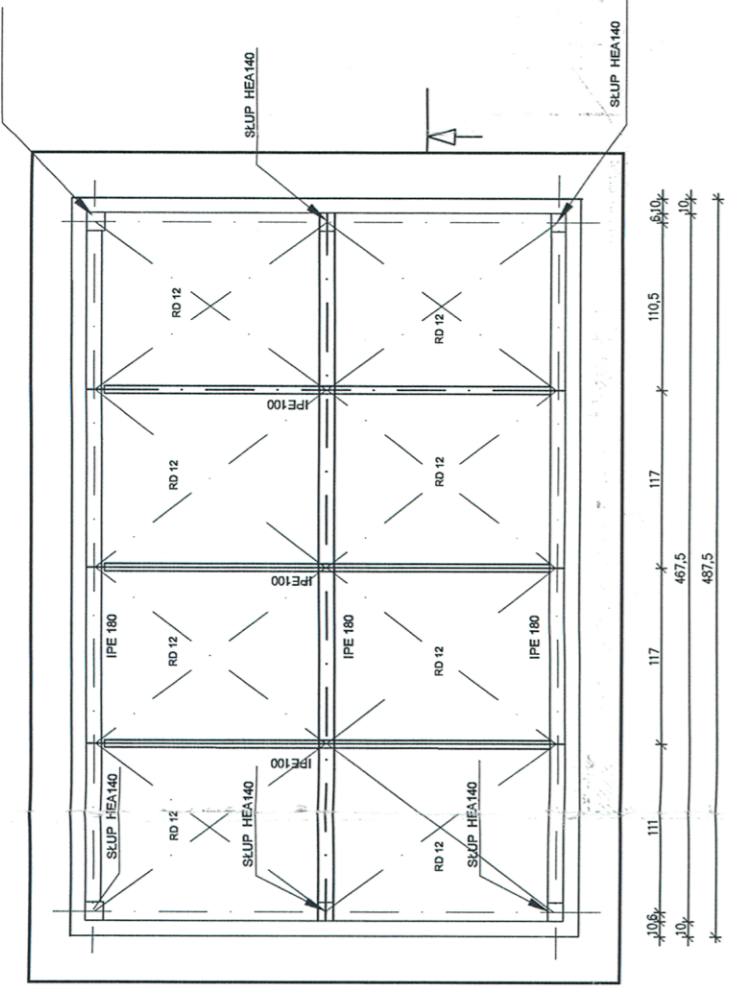

Płyta pod magazyn skratek

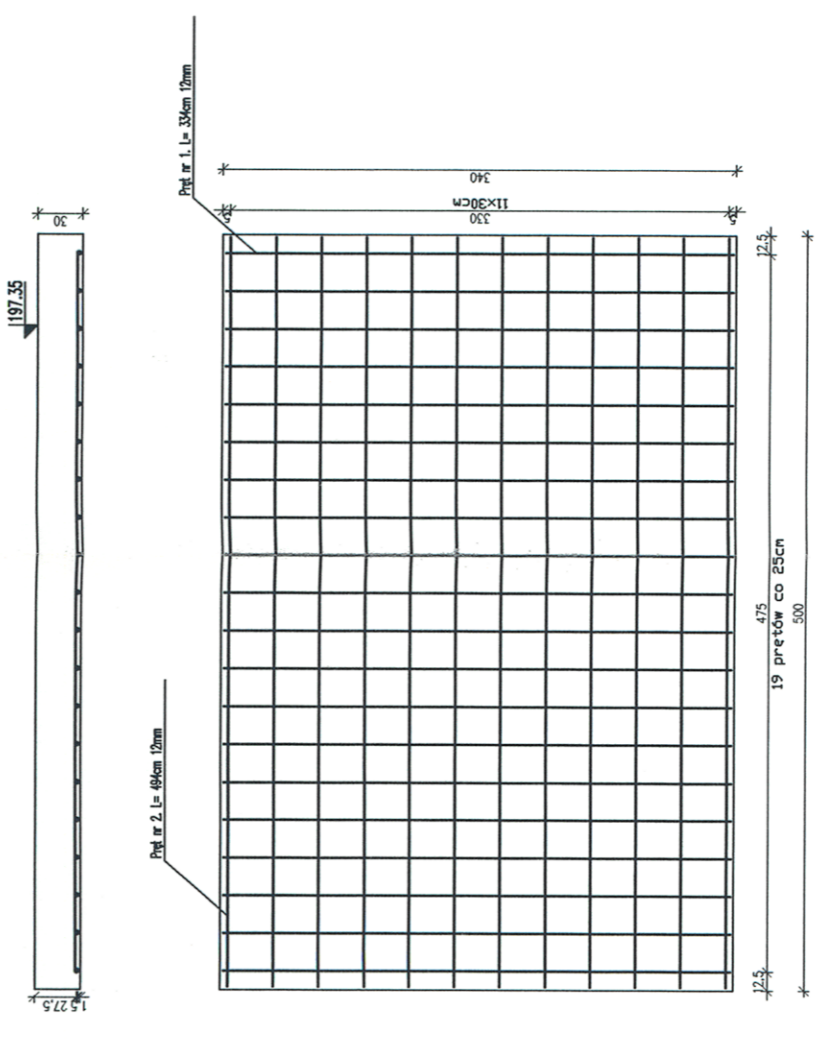


STACJOŃSTWO POWIĄTOWE W ŁÓ. A.U.
 WYDZIAŁ ARCHITEKTONICZNO-BUDOWLANY
 99-400 Łowicz, ul. Stanisławskiego 30a
 Tel./fax 46 837 56 78, 46 890 01 3
 e-mail: ab@powiatlowicki.pl


ZŁĄCZNIK DO DECYZJI
 O POZWOLENIU NA BUDOWĘ
 Nr: 1010/2011
 z dnia 10.08.2011 r.
 Z wyjątkiem: Skarżyski
 Zadzwoń: Kłosa
 Dyrektor: W. Kłosa
 Abonent: 1010/2011

REW.	ZAKRES RZYSKA	DATA
TYTUŁ OPRACOWANIA OPRACOWANIE DOKUMENTACJI PROJEKTOWO - KOSZTORYSOWEJ BUDOWY OCZYSZCZALNI ŚCIEKÓW WE WSI STRUGIENICE GMINA ZDUNY		
INWESTOR GMINA ZDUNY		
99 - 440 Zduny1C pow. Łowicki, woj. Łódzkie		
ETAP TOM X		
GENERALNY PROJEKTANT P.P.W. „BIOPROJEKT” Grzegorz Jaśki ul. Fabryczna 26 97-310 Moszczenica		
ADRES DO KORESPONDENCJI: 97-300 Piotrków Tryb. ul. Armii Krajowej 22b/9 (044) 737-09-10 bioprojekt@interia.pl bioprojekt@bioprojekt.com.pl		
EDYSTAWIA PROJEKTOWA P.P.W. „BIOPROJEKT” Grzegorz Jaśki ul. Fabryczna 26 97-310 Moszczenica	NR PRACOWNIKÓW OP N.7342/288/94 OP.N.7342/288/94	PROJEKTANT Grzegorz Jaśki
IME I NAZWISKO Grzegorz RUDZIŃSKI	NR PRACOWNIKÓW OP.N.6388/2388	SPRWDZAJĄCY Grzegorz RUDZIŃSKI
Faza PROJEKT BUDOWLANY		
BRANŻA PB		
TYTUŁ RYSUNKU KONSTRUKCJA POZOSTAŁE OBIEKTY KUBATUROWE BUDYNEK MAGAZYNU SKRATEK		
SKALA 1:50	NR RYSUNKU PB-K-02	REWIZJA 00
DATA 03.2011		


Elewacja północna

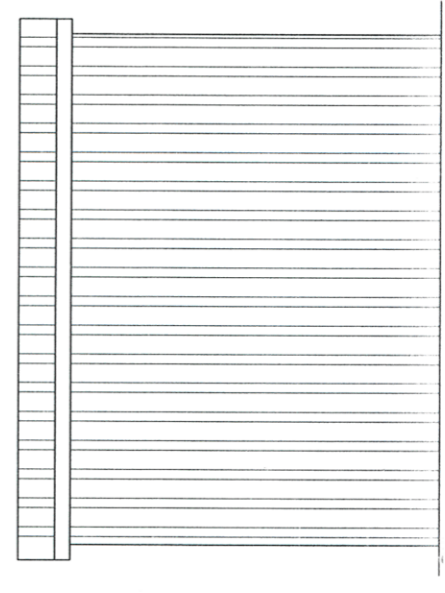

Elewacja południowa

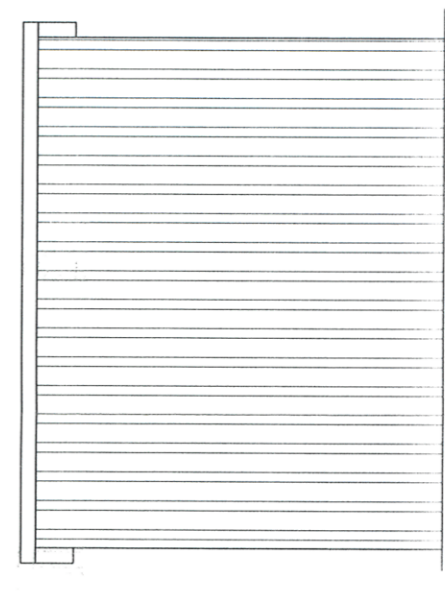

Elewacja zachodnia

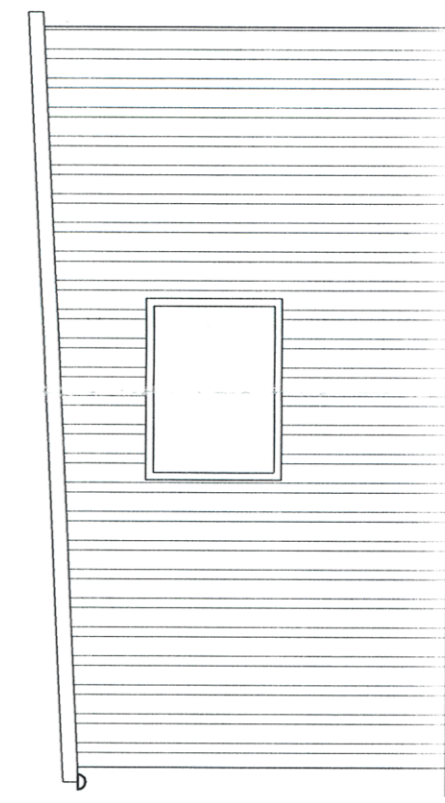

Elewacja wschodnia

