


RZUT ANTRESOLI / 1:50/

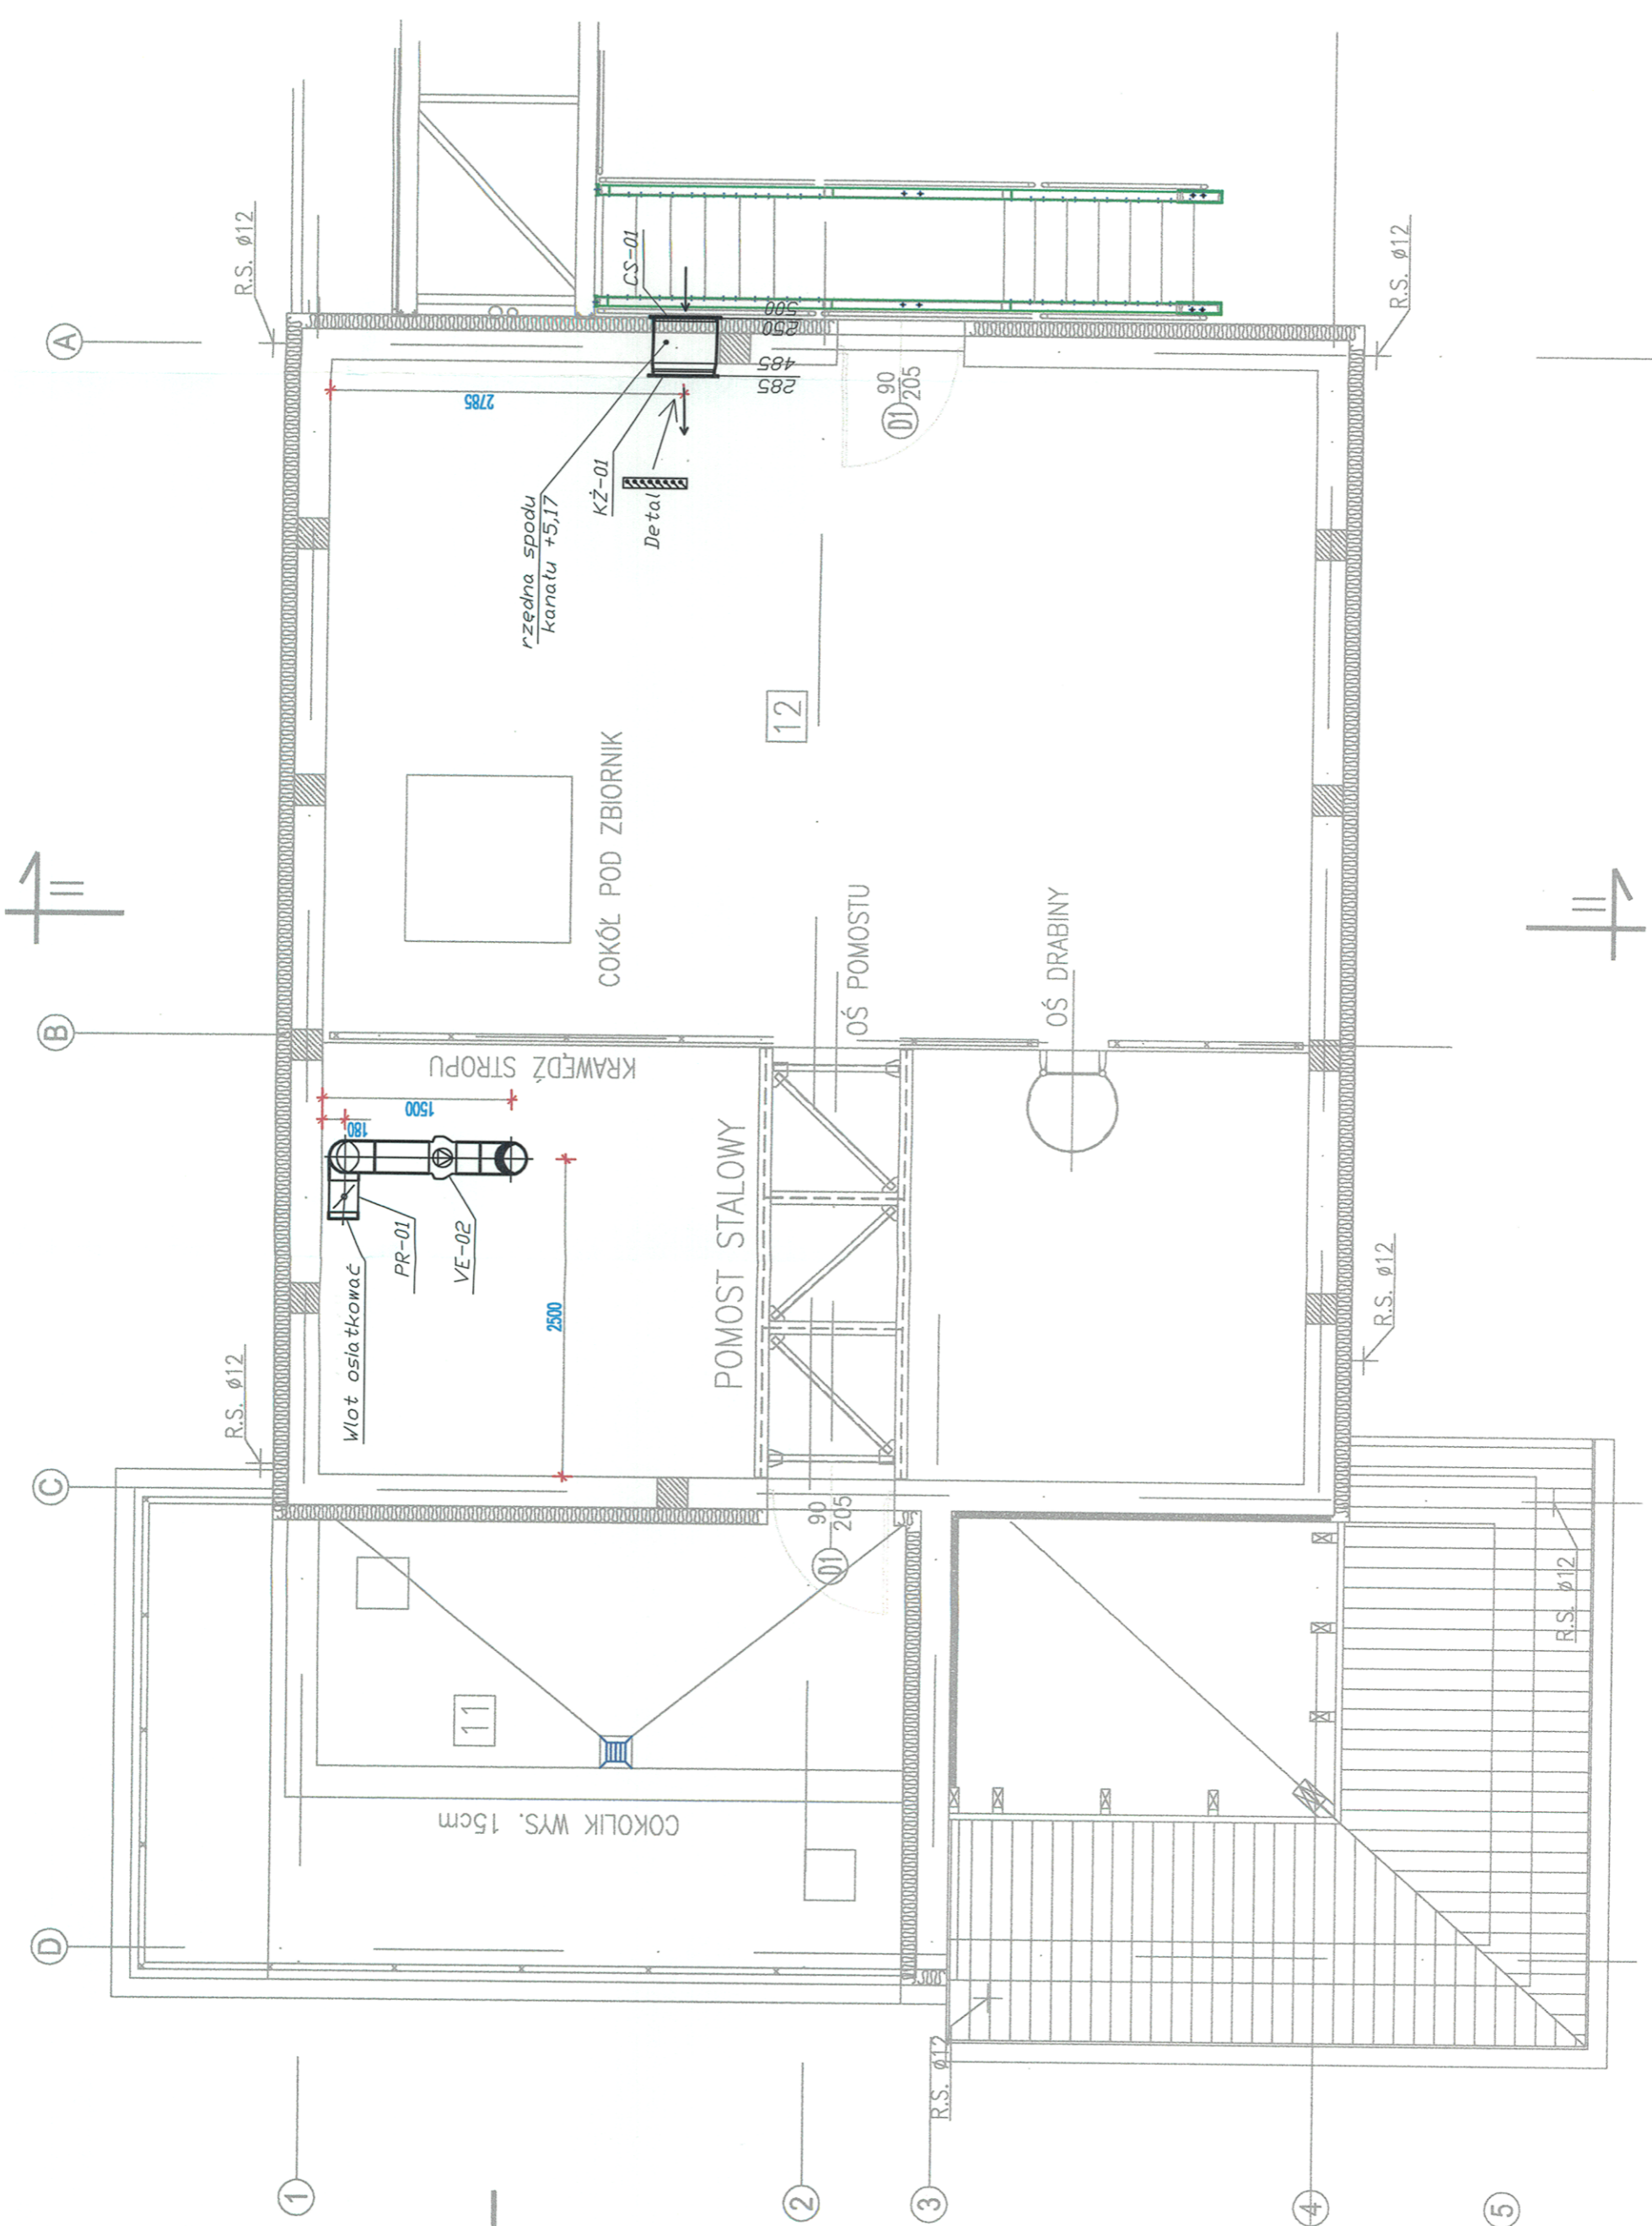

ZESTAWIENIE POMIESZCZEŃ	
NR	PRZEZNACZENIE POM.
11	TARAS – SITOPIASKOWNIK
12	ANTRESOLA – ROZDZIAŁ ŚCIEKÓW SUROWYCH

STALOWA PRZEMIANKA W ŁÓWICZU WYDZIAŁ ARCHYTEKTONICZNO-BUDOWLANY 99-400 Łowicz, ul. Stanisławskiego 30A tel./fax 46 837 86 78, 46 839 01 31 e-mail: ab@powiatłowicki.pl		TYTUŁ OPRACOWANIA JAMES REBEA DATA ETAP TOM V	
TYTUŁ OPRACOWANIA OPRACOWANIE DOKUMENTACJI PROJEKTOWO - KOSZTORYSOWEJ BUDOWY OCZYSZCZALNI ŚCIEKÓW WE WSI STRUGIENICE GMINA ZDUNY		INWESTOR GMINA ZDUNY ADRES 99 - 440 Zduny 1C pow. Łowicki, woj. Łódzkie	
GŁÓWNY PROJEKTANT P.P.W. „BIOPROJEKT” Grzegorz Jaszi ul. Fabryczna 26 97-310 Moszczenica		ADRES DO KORESPONDENCJI 97-300 Piotrków Tryb. ul. Rybacka 22b/9 (044) 75 42 10 bioprojekt@interia.pl bioprojekt@bioprojekt.com.pl	
JEDYNOŚĆ PROJEKTOWA P.P.W. „BIOPROJEKT” Grzegorz Jaszi ul. Fabryczna 26 97-310 Moszczenica		NR KONTRAKTU: NR UMOWY: DATA UMOWY: NR KONTRAKTU: DATA:	
IMIĘ I NAZWISKO PROJEKTANT: Grzegorz Jaszi		NR UPRAWNIENI GP.1242/27/14	
Faza PROJEKT BUDOWLANY		OZNACZENIE FAZY PB	
Branża SANITARNA		OZNACZENIE BRANŻY IS	
Tytuł rysunku INSTALACJE SANITARNE WENTYLACJA		OZNACZENIE RYSUNKU IW	
Skala 1:50		Numeracja 00	
Data 03.2011		Numeracja PB-IW-07	