

SPRACOWNIA PROJEKTOWA W ŁOWICZU
WYDZIAŁ ARCHYTEKTONICZNO-BUDOWLANY
99-400 Łowicz, ul. Staniawskiego 30a
tel./fax: 46 837 66 78, 46 830 01 31
e-mail: ab@powiatlowicki.pl

REK:
ZAKRES REVIZJI:
DATA:

TYP PROJEKTU: ETAP I

TYTUŁ PROJEKTU: OPRACOWANIE DOKUMENTACJI PROJEKTOWO - KOSZTORYSOWEJ BUDOWY OCZYSZCZALNI ŚCIEKÓW WE WSI STRUGIENICE GMINA ZDUNY

INWESTOR: GMINA ZDUNY

ADRES: 99 - 440 Zduny1C pow. Łowicki, woj. Łódzkie

ADRES DO KORESPONDENCJI: 97-300 Piotrków Tryb. ul. Armii Krajowej 22b9 (044) 737-09-10 bioprojekt@bioprojekt.com.pl

GENERALNY PROJEKTANT: P.P.W. "BIOPROJEKT"

Grzegorz Jaśki
ul. Fabryczna 26
97-310 Moszczenica

EDYTORIA PROJEKTOWA: P.P.W. "BIOPROJEKT"

Grzegorz Jaśki
ul. Fabryczna 26
97-310 Moszczenica

NR KONTRAKTU: 92/09
NR UMOWY: 05.11.2009
DATA UMOWY: 05.11.2009
NR KONTRAKTU: 92/2009
DATA: 05.11.2009
NR RYSUNKU: 00
RODZIS: 00

IMIE I NAZWISKO: mgr inż. Grzegorz Jaśki
PROJEKTOWY: (p/17/242/287)94 (p/17/242/287)94
SPRACOWUJĄCY:

FAZA: PROJEKT BUDOWLANY


BRANŻA: SANITARNY

OZNACZENIE BRANŻY OGÓLNE: SAN

TYTUŁ RYSUNKU: PROJEKT ZAGOSPODAROWANIA TERENU I INFORMACJA DO PLANU BIOZ

SKALA: 1:500
DATA: 2011.02

REWIZJA: BIOZ01 00

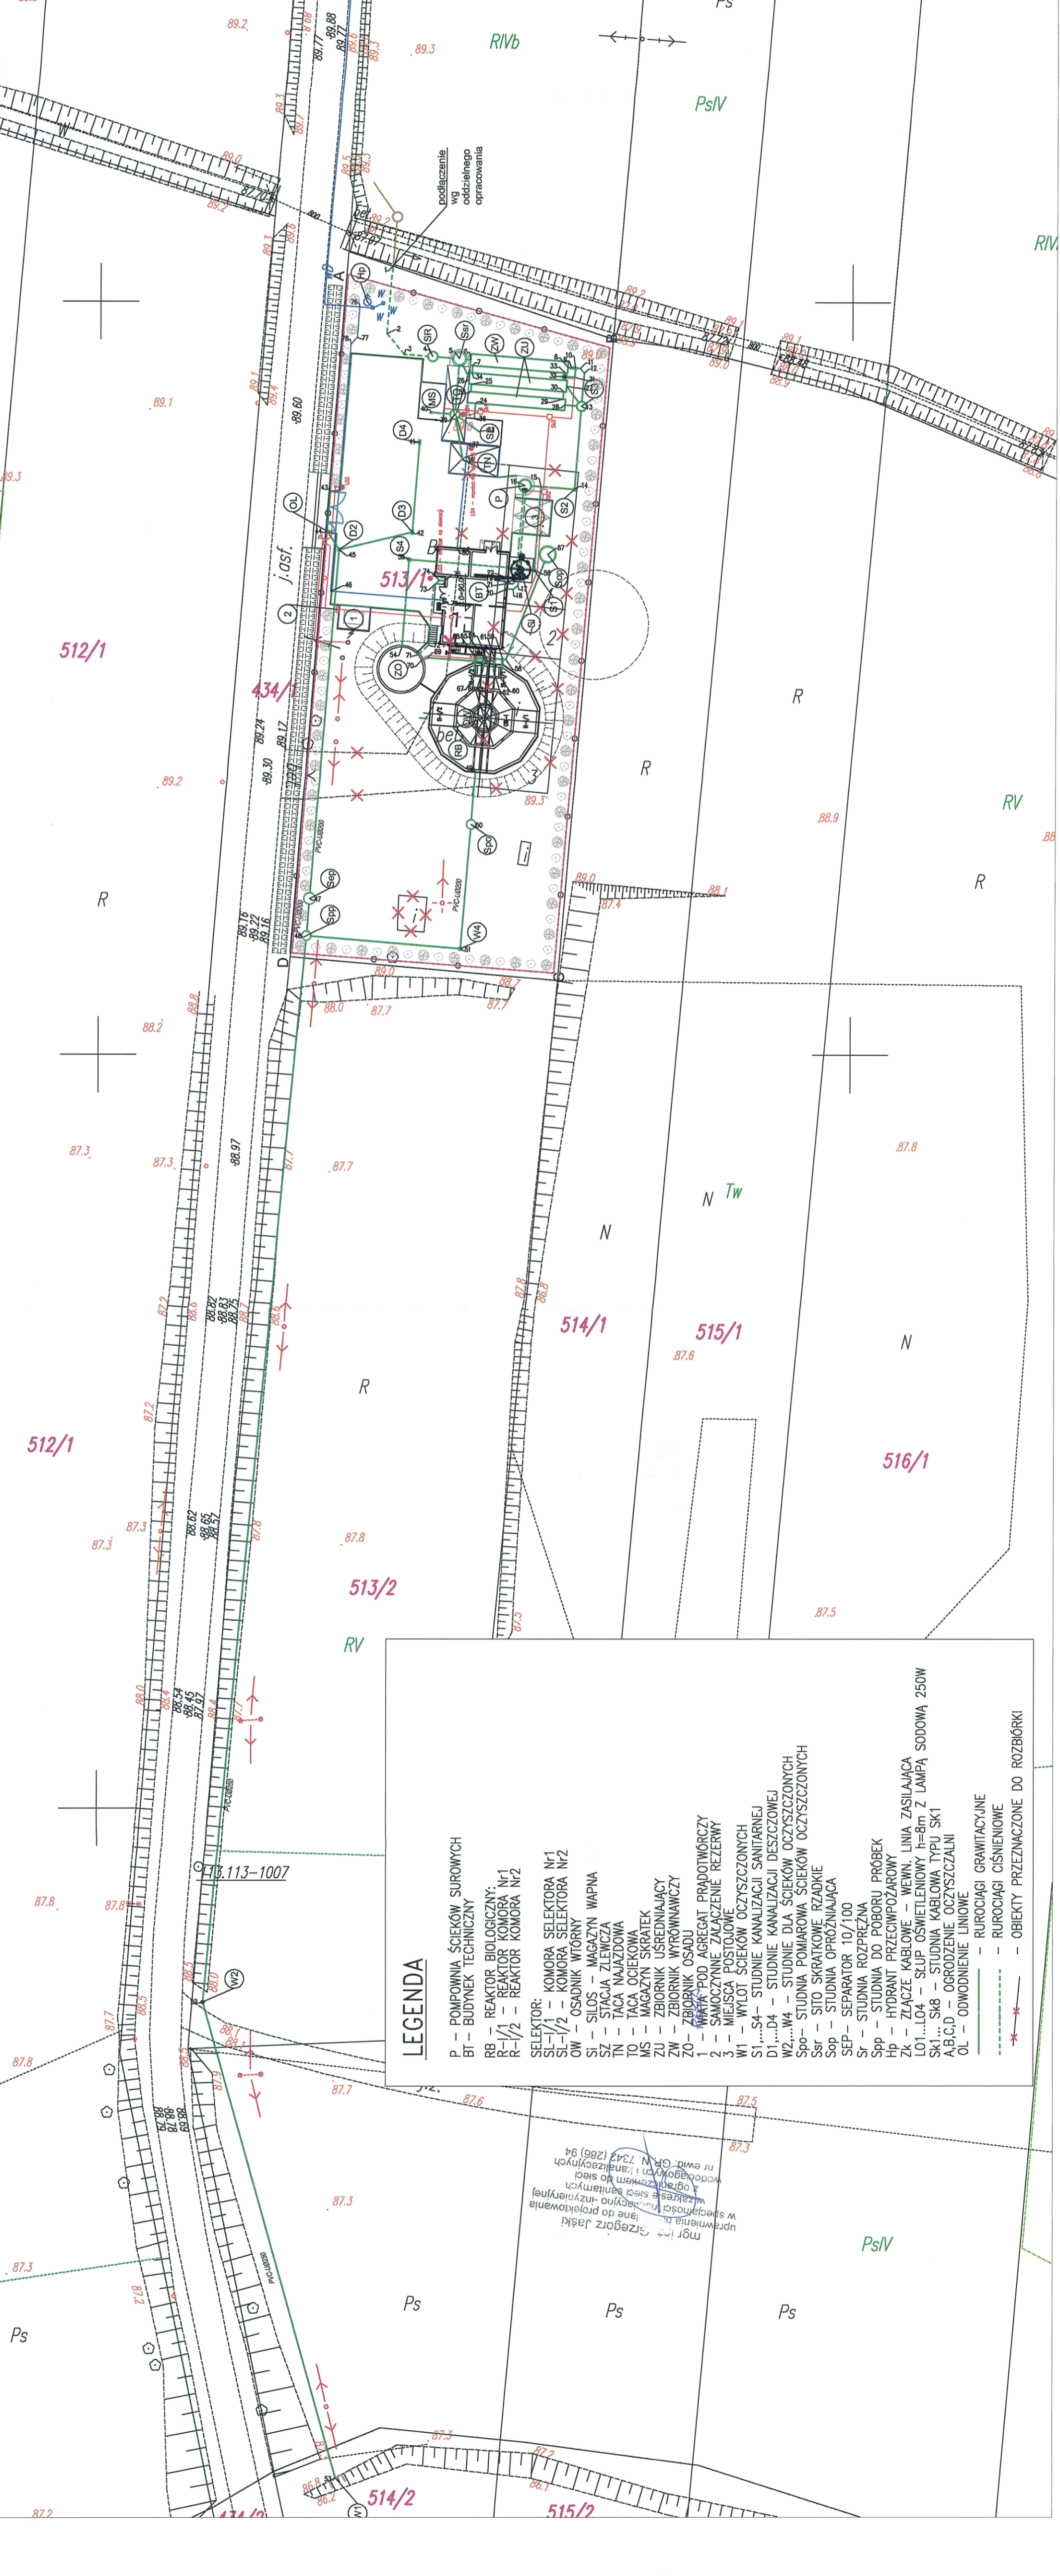

LEGENDA

P – POMPIWIA ŚCIEKÓW SUROWYCH
BT – BUDYNEK TECHNICZNY
RB – REAKTOR BIOLOGICZNY
R-1/1 – REAKTOR KOMORA NR1
R-1/2 – REAKTOR KOMORA NR2

SELEKTOR:
SL-1/1 – KOMORA SELEKTORA NR1
SL-1/2 – KOMORA SELEKTORA NR2
OW – OSADNIK WYRÓWNY
SI – SILOS – MAGAZYN WAPNA
SZ – STACJA ZLEWCZA
TN – TACA OLEJOWA
TO – TACA NAJAZDOWA
MS – MAGAZYN SKRATEK
ZU – ZBIORNIK USREDNIAJĄCY
ZW – ZBIORNIK WYRÓWNAWCZY
W1 – WZROST POD AGREGAT PRĄDOTWÓRCZY
W2 – WZROST POD AGREGAT PRĄDOTWÓRCZY
W3 – WZROST POD AGREGAT PRĄDOTWÓRCZY
W4 – WZROST POD AGREGAT PRĄDOTWÓRCZY
D1, D2, D3, D4 – STUDNIE KANAŁIZACJI SANITARNEJ
S1, S2, S3, S4 – STUDNIE KANAŁIZACJI DESZCZOWEJ
S5, S6, S7, S8, S9, S10 – STUDNIE KANAŁIZACJI DESZCZOWEJ
SPO – STUDNIA POMIAROWA ŚCIEKÓW OCZYSZCZONYCH
Ssf – SITO SKRATKOWE RZADKIE
Sop – STUDNIA OPRÓŻNIACZA
SEP – SEPARATOR 10/100
Sr – STUDNIA ROZPRĘŻNA
Spp – STUDNIA DO PÓBORU PRÓBEK
Hp – HYDRANT PRZECIWPÓŻAROWY
Zk – ZŁĄCZE KABLOWE – WENK. LINIA ZASILAJĄCA
L01...L04 – SŁUP OŚWIETLENOWY h=8m Z LAMPĄ SODOWĄ 250W
Sk1...Sk8 – STUDNIA KABLOWA TYPU SK1
A,B,C,D – OGRODZENIE OCZYSZCZALNI
OL – ODWODNIENIE LINIOWE
— — RUROCIĄGI GRAWITACYJNE
- - - - RUROCIĄGI CIŚNIENIOWE
* * * * * — OBIEKTY PRZEZNACZONE DO ROZBIÓRKI

mgr inż. Grzegorz Jaśki
uprawnienia do projektowania w specjalności sanitarno-inżynierskiej
nr ewid. GP.W. 7342 (266) 94
wzrost pod agregat prądotwórczy
z ogólnym przebiegiem do sieci
wodociągowej i kanalizacyjnej