


RZUT PARTERU / 1:50/

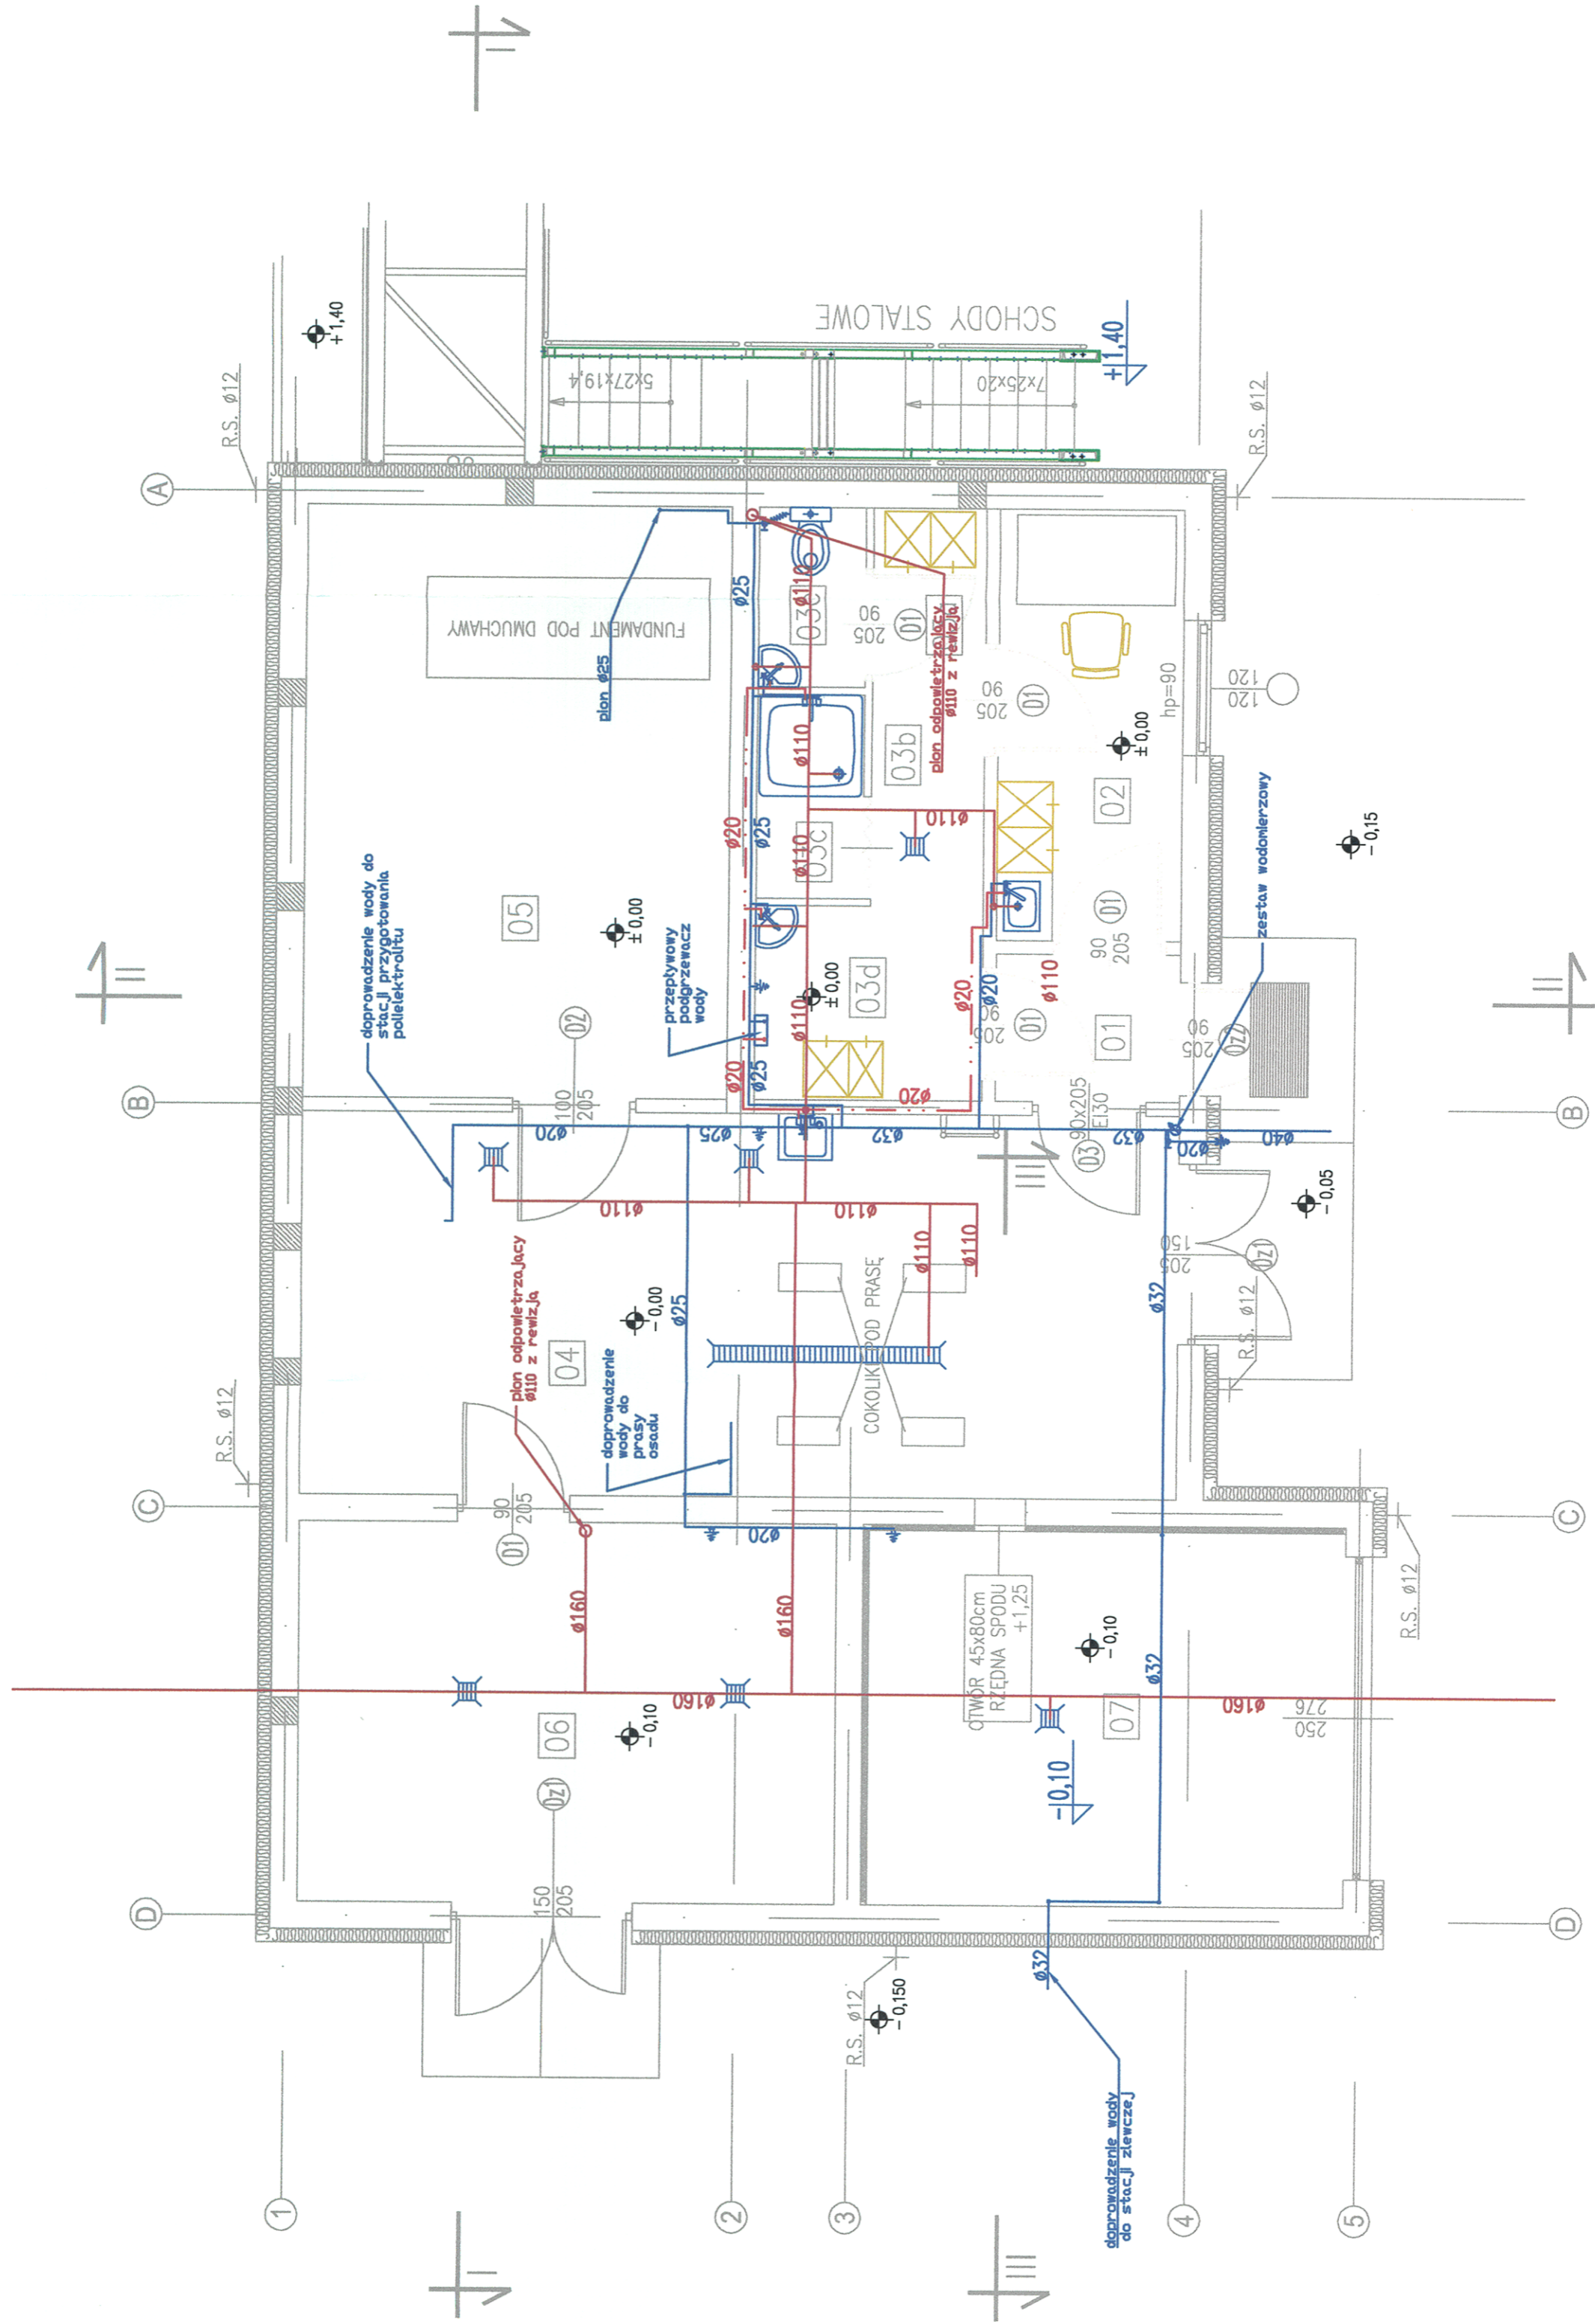

- Instalacja zimnej wody
- Instalacja ciepłej wody
- Instalacja kanalizacyjna

ZESTAWIENIE POMIESZCZEŃ	
NR	PRZEZNACZENIE POM.
01	KORYTARZ
02	POMIESZCZENIE SOCJALNE
03	SZATNIA PRZEPUSTOWA
03a	Szatnia odzieży wierzchniej
03b	Komunikacja
03c	Natrysk
03d	Szatnia odzieży roboczej
03e	WC
04	POMIESZCZENIE TECHNOLOGICZNE PRASY
05	POMIESZCZENIE TECHNOL. STEROWANIA I DMUCHAW
06	MAGAZYN SKRATEK I PIASKU
07	MAGAZYN OSADU

STAROSTWO POWIATOWE W ŁOWICZACH WYDZIAŁ ARCHYTEKTONICZNO-BUDOWLANY 98-600 Łowicz, ul. Sienkiewskiego 30A tel./fax 46 887 56 78, 46 880 01 31 e-mail: ab@powiatlowicki.pl	
RENK:	
ZAKRES RYSUNKU	DATA
TYTUŁ OPISOWANIA	ETAP
OPRACOWANIE DOKUMENTACJI PROJEKTOWO - KOSZTORYSOWEJ BUDOWY OCZYSZCZALNI ŚCIEKÓW WE WSI STRUGIENICE GMINA ZDUNY	
INWESTOR	ADRES
GMINA ZDUNY	99 - 440 Zduny1C pow. Łowicki, woj. Łódzkie
GENERALNY PROJEKTANT P.P.W. „BIOPROJEKT” Grzegorz Jaski ul. Fabryczna 26 97-310 Moszczenica	
ADRES DO KORRESPONDENCJI: 97-300 Piotrków Tryb., ul. Armii Krajowej 22b/9 (044) 737-09-10 bioprojekt@bioprojekt.com.pl	
EDYTORIA PROJEKTOWA	NR KONTRAKTU:
P.P.W. „BIOPROJEKT” Grzegorz Jaski ul. Fabryczna 26 97-310 Moszczenica	
NR I NUMEROWO	NR UMOWY:
PROJEKTANTE	DATA UMOWY:
SPRAWDZAJĄCY:	NR KONTRAKTU:
	DATA:
NR I NUMEROWO	NR UPRAWNIENI
PROJEKTANTE	EP:AV74242P794
SPRAWDZAJĄCY:	POPSR:
FAZA	ODMOWIENIE FAZY
PROJEKT BUDOWLANY	PB
SANITARNA	IS
INSTALACJE SANITARNE WOD-KAN WEWNĘTRZNE	IW
SKALA 1:50	NR RYSUNKU 03.2011
DATA 03.2011	RENK 00