


PRZEKRÓJ II-II / 1:50/

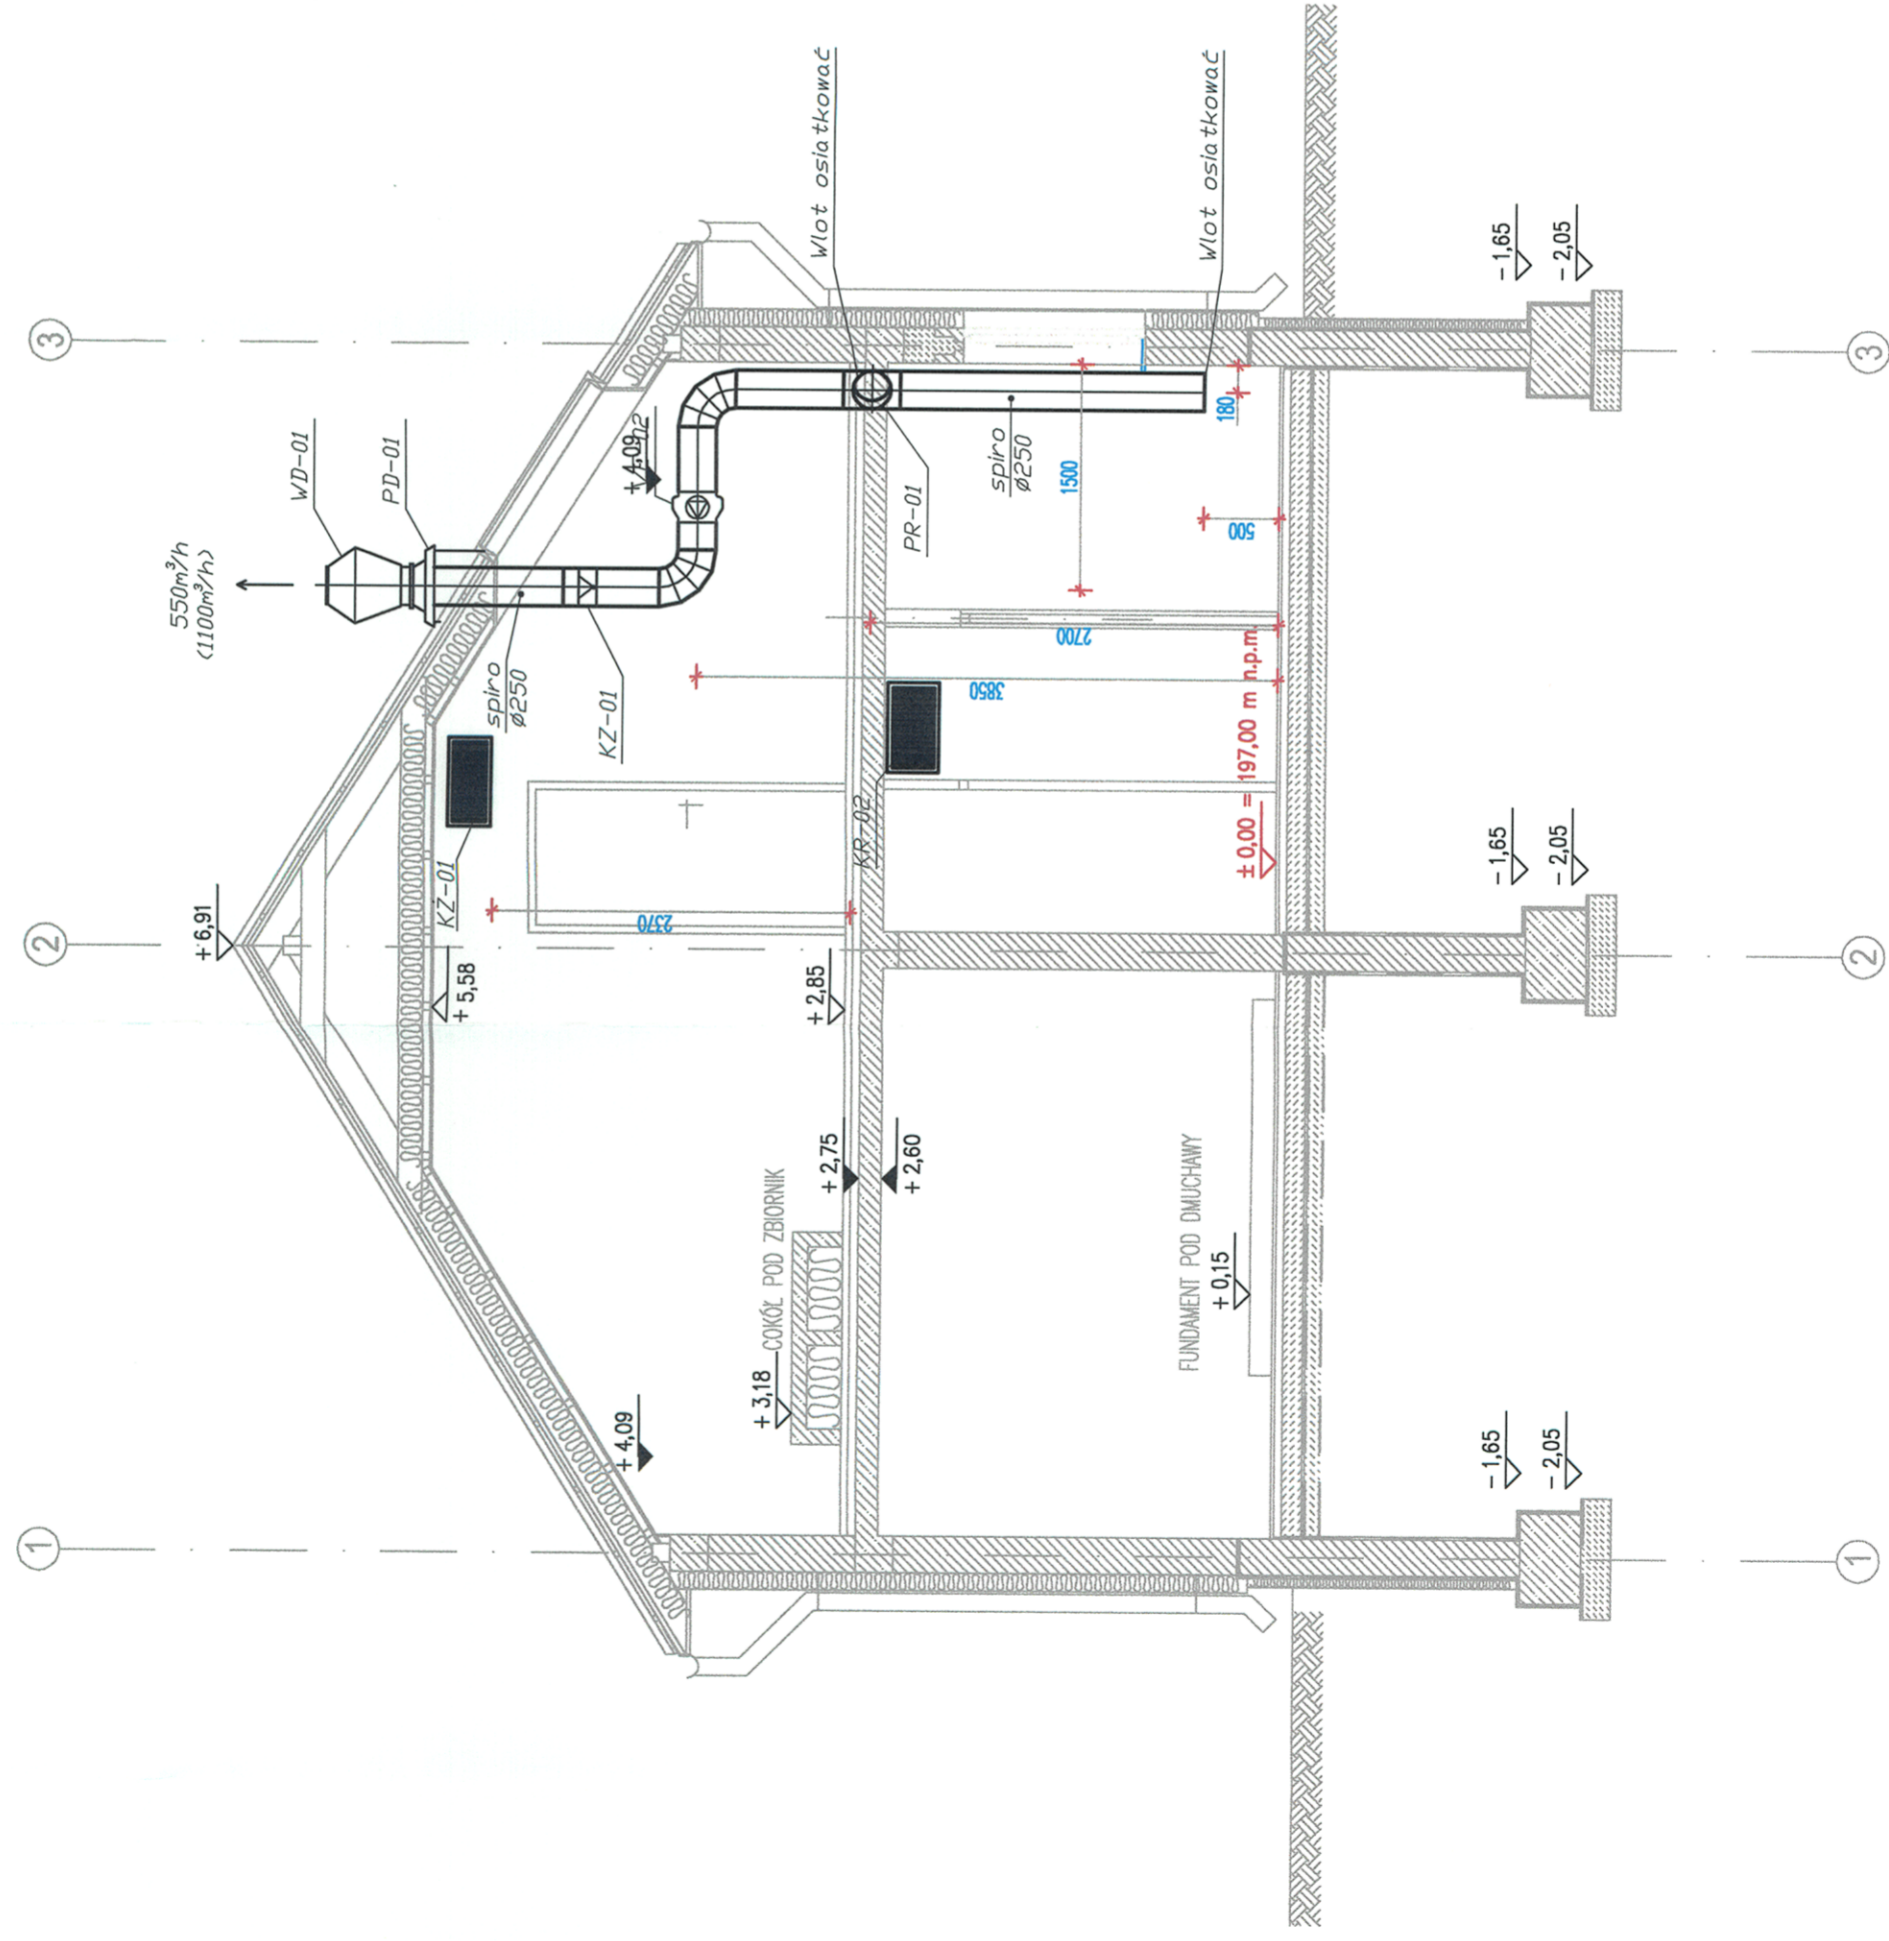

STARSZYSTWO POWIATOWE W ŁOWICZU WYDZIAŁ ARCHYTEKTONICZNO-BUDOWLANY 99-400 Łowicz, ul. Stanisławskiego 30a tel./fax 41 837 56 78, 46 830 01 31 e-mail: ab@powiatowicki.pl		DATA	
REW.	ZAKRES REMIZY	DATA	
TYTUŁ OPRAWIANIA OPRACOWANIE DOKUMENTACJI PROJEKTOWO - KOSZTORYSOWEJ BUDOWY OCZYSZCZALNI ŚCIEKÓW WE WSI STRUGIENICE GMINA ZDUJNY		ETAP TOM V	
INWESTOR GMINA ZDUJNY		ADRES 99 - 440 Zduny1C pow. Łowicki, woj. Łódzkie	
GENERALNY PROJEKTANT P.P.W. „BIOPROJEKT” Grzegorz Jąski ul. Fabryczna 26 97-310 Moszczenica		ADRES DO KORESPONDENCJI 97-300 Piotrków Tryb. ul. Armił. Krajowej 22b/9 (044) 737-09-10 bioprojekt@bioprojekt.com.pl bioprojekt@bioprojekt.com.pl	
JEDNOSTKA PROJEKTOWA P.P.W. „BIOPROJEKT” Grzegorz Jąski ul. Fabryczna 26 97-310 Moszczenica		NR KONTRAKTU: NR UMOWY: DATA UMOWY: NR KONTRAKTU: DATA:	
IMIĘ I NAZWISKO PROJEKTANT: Grzegorz Jąski	NR UPRAWNIENI OP: IV/7342/28794	POPIRS:	
SPRWDZAJĄCY:		OZNACZENIE FAZY PB	
FAZA PROJEKT BUDOWLANY		OZNACZENIE BRANŻY IS	
BRANŻA SANITARNA		OZNACZENIE RYSUNKU IW	
TYTUŁ RYSUNKU INSTALACJE SANITARNE WENTYLACJA		REWIZJA 00	
SKALA 1:50	NR RYSUNKU PB-IW-04	DATA 03.2011	