

Niniejsza mapa jest zgodna z oryginałem mapy zaewidencjonowany w  
 PODGiK w Łowiczu  
 pod nr 537 - 35/09 w dniu 14.06.2010

Łowicz .....


Niniejsza mapa jest zgodna z oryginałem mapy zaewidencjonowany w  
 PODGiK w Łowiczu  
 pod nr 537 - 5/09 w dniu 14.06.2010

Łowicz .....

wykonać przewiercić  
 w rurze osłonowej stalowej  
 DN=273.0x7.1, L=10.0m

wykonać przewiercić  
 w rurze osłonowej stalowej  
 DN=323.9x8.0, L=7.0m

projektowane ogrodzenie

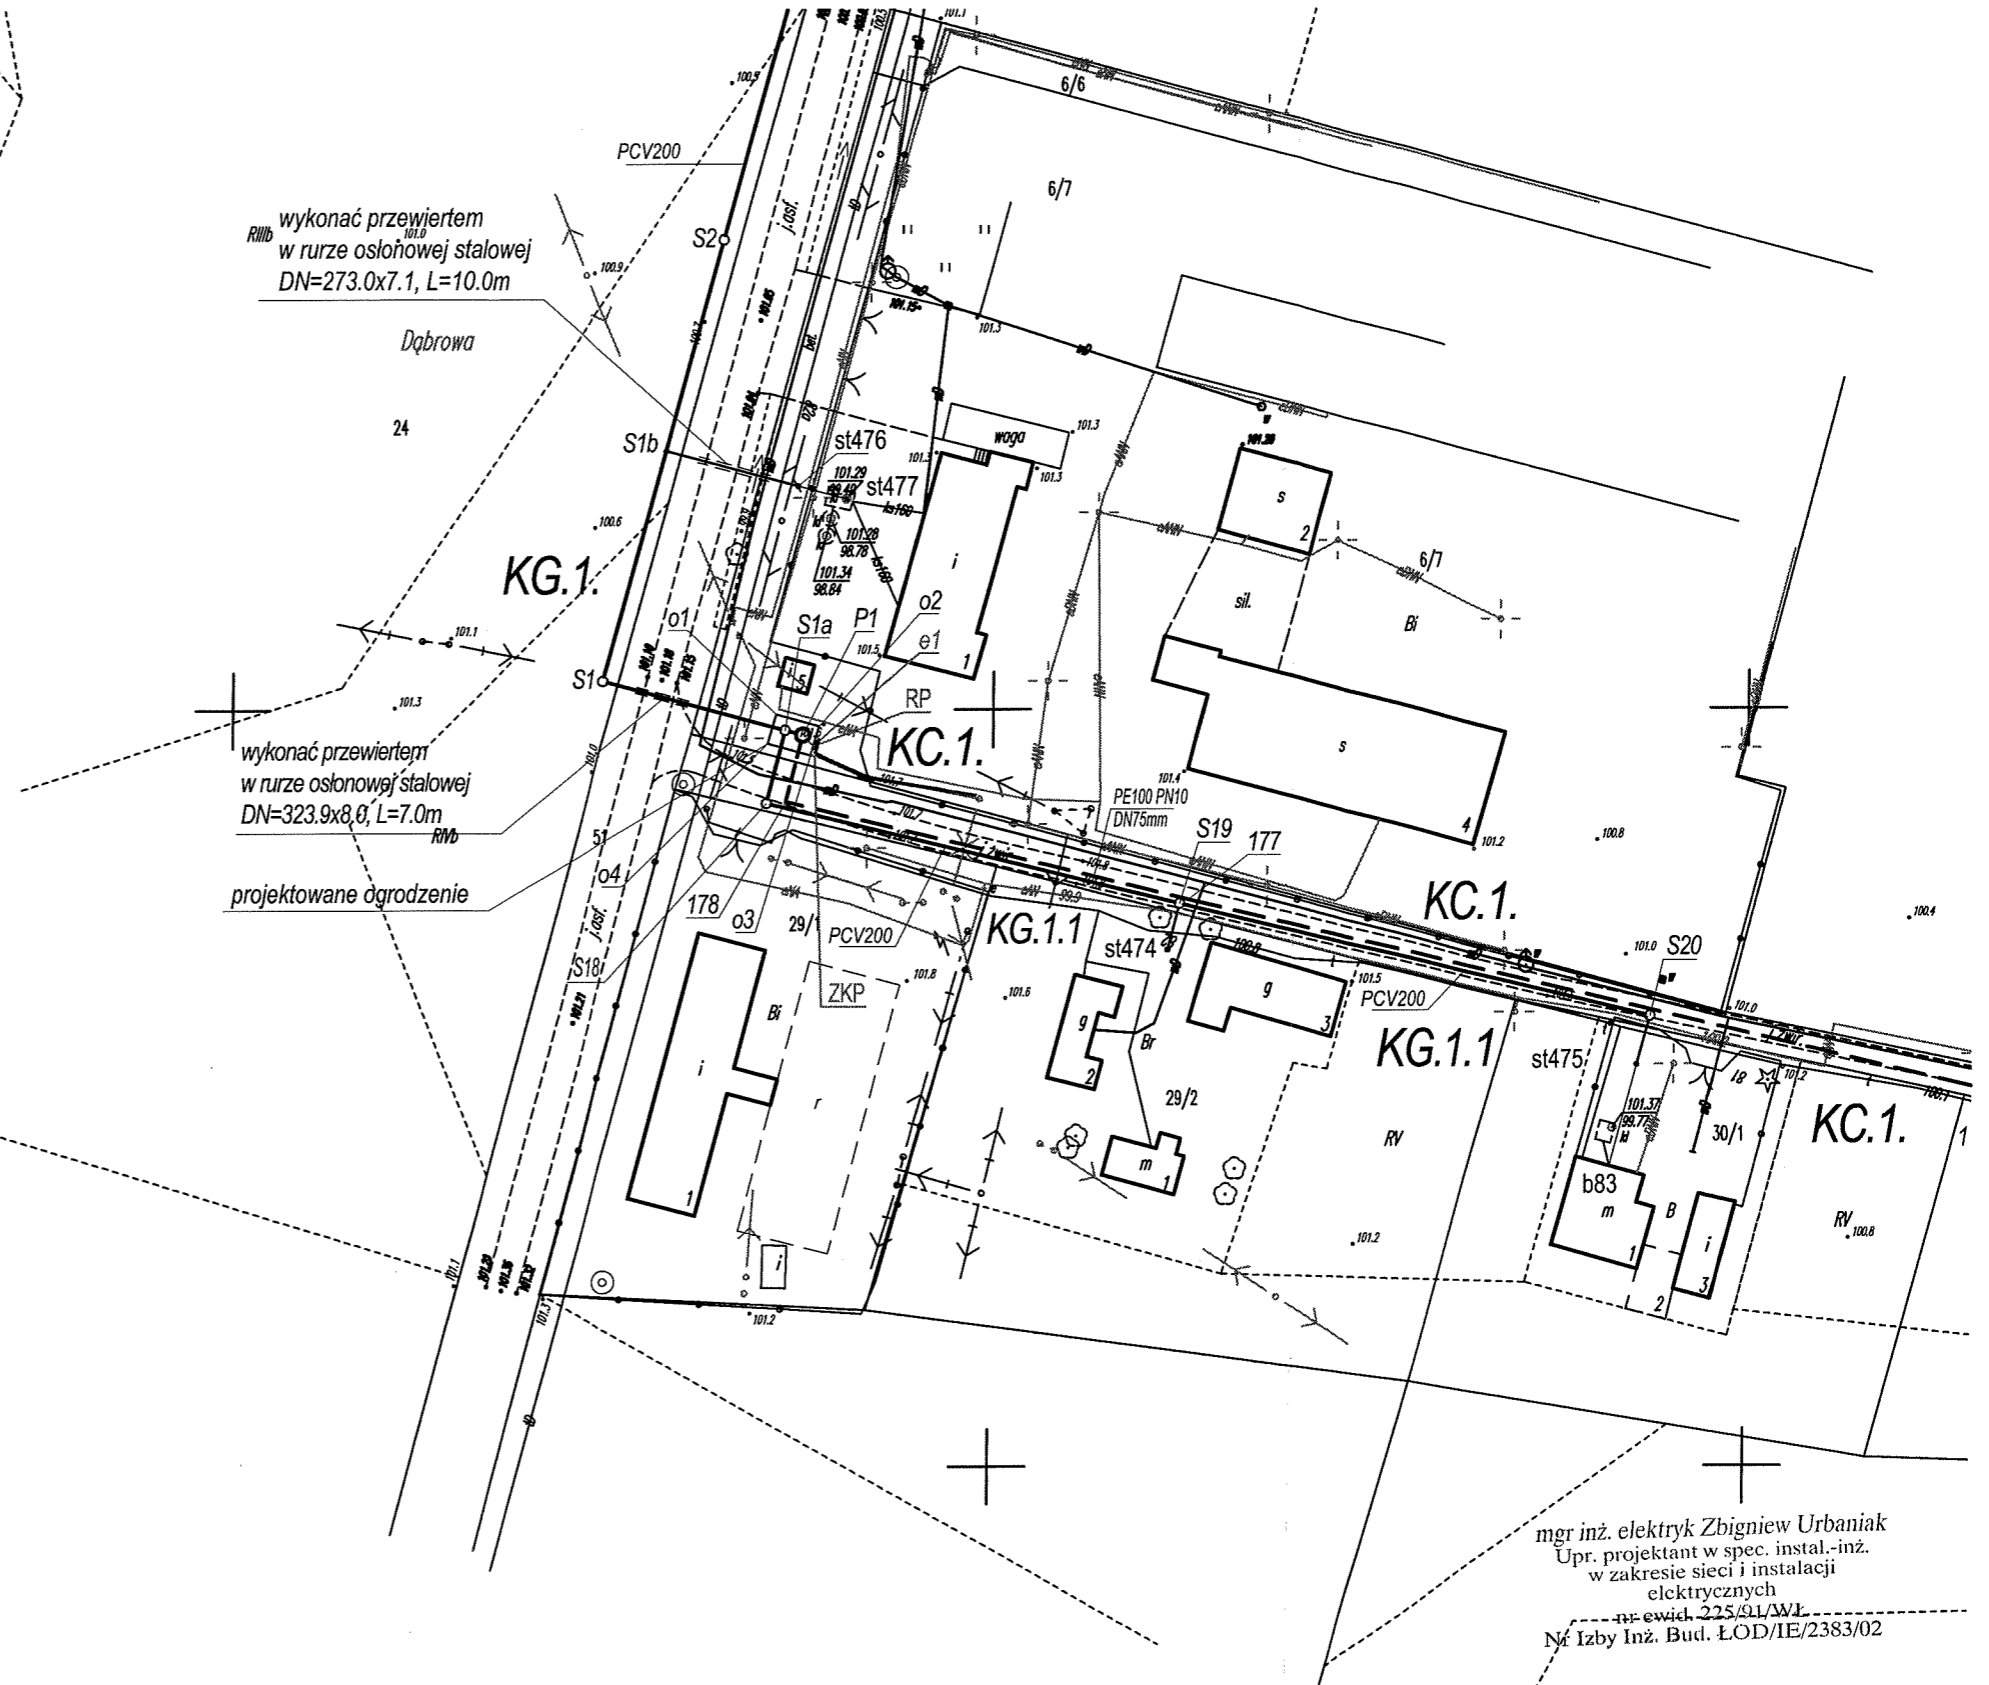

mgr inż. elektryk Zbigniew Urbaniak  
 Upr. projektant w spec. instal.-inż.  
 w zakresie sieci i instalacji  
 elektrycznych  
 nr ewid. 225/91/WŁ  
 Nr Izby Inż. Bud. ŁOD/IE/2383/02

Legenda:

— zasilanie energetyczne przepompowni


Zakład Projektowania i Realizacji Inwestycji <b>KOMA s.c.</b> 91-420 Łódź, ul. Północna 27/29, pok. 111 tel/fax (42)630 04 84		
Obiekt: Budowa kanalizacji sanitarnej wraz z przyłączami kanalizacyjnymi na terenie gminy Zduny - ETAP I	Treść rys. : Projekt zagospodarowania - zasilanie energetyczne przepompowni P1	
	Upr. bud	Podpis
Projektował: mgr inż. Z. Urbaniak	225/91/WŁ	Data: 06.2011
		Skala: 1:1000
		Nr rys. 19


Niniejsza mapa jest zgodna z oryginałem mapy  
zaawidencjonowany w PODGiK w Łowiczu  
pod nr 537 - 35/2009 w dniu 12.08.2010

Łowicz

Zakład Projektowania i Realizacji Inwestycji <b>KOMA s.c.</b> 91-420 Łódź, ul. Północna 27/29, pok. 111 tel/fax (42)630 04 84			
Obiekt: <i>Budowa kanalizacji sanitarnej wraz z przyłączami kanalizacyjnymi na terenie gminy Zduny - ETAP I</i>	Treść rys. : <i>Projekt zagospodarowania - zasilanie energetyczne przepompowni P2</i>		Rodzaj proj. PB/PBW
	Upr. bud	Podpis	Data: 06.2011
Projektował: mgr inż. Z. Urbaniak	225/91/WŁ	<i>[Signature]</i>	Skala: 1:1000
mgr inż. elektryk Zbigniew Urbaniak Upr. projektant w spec. instal. inż. w zakresie sieci i instalacji elektrycznych nr ewid. 225/91/WŁ Nr Izby Inż. Bud. ŁÓD/IE/2383/02			20

Legenda:  
— zasilanie energetyczne przepompowni

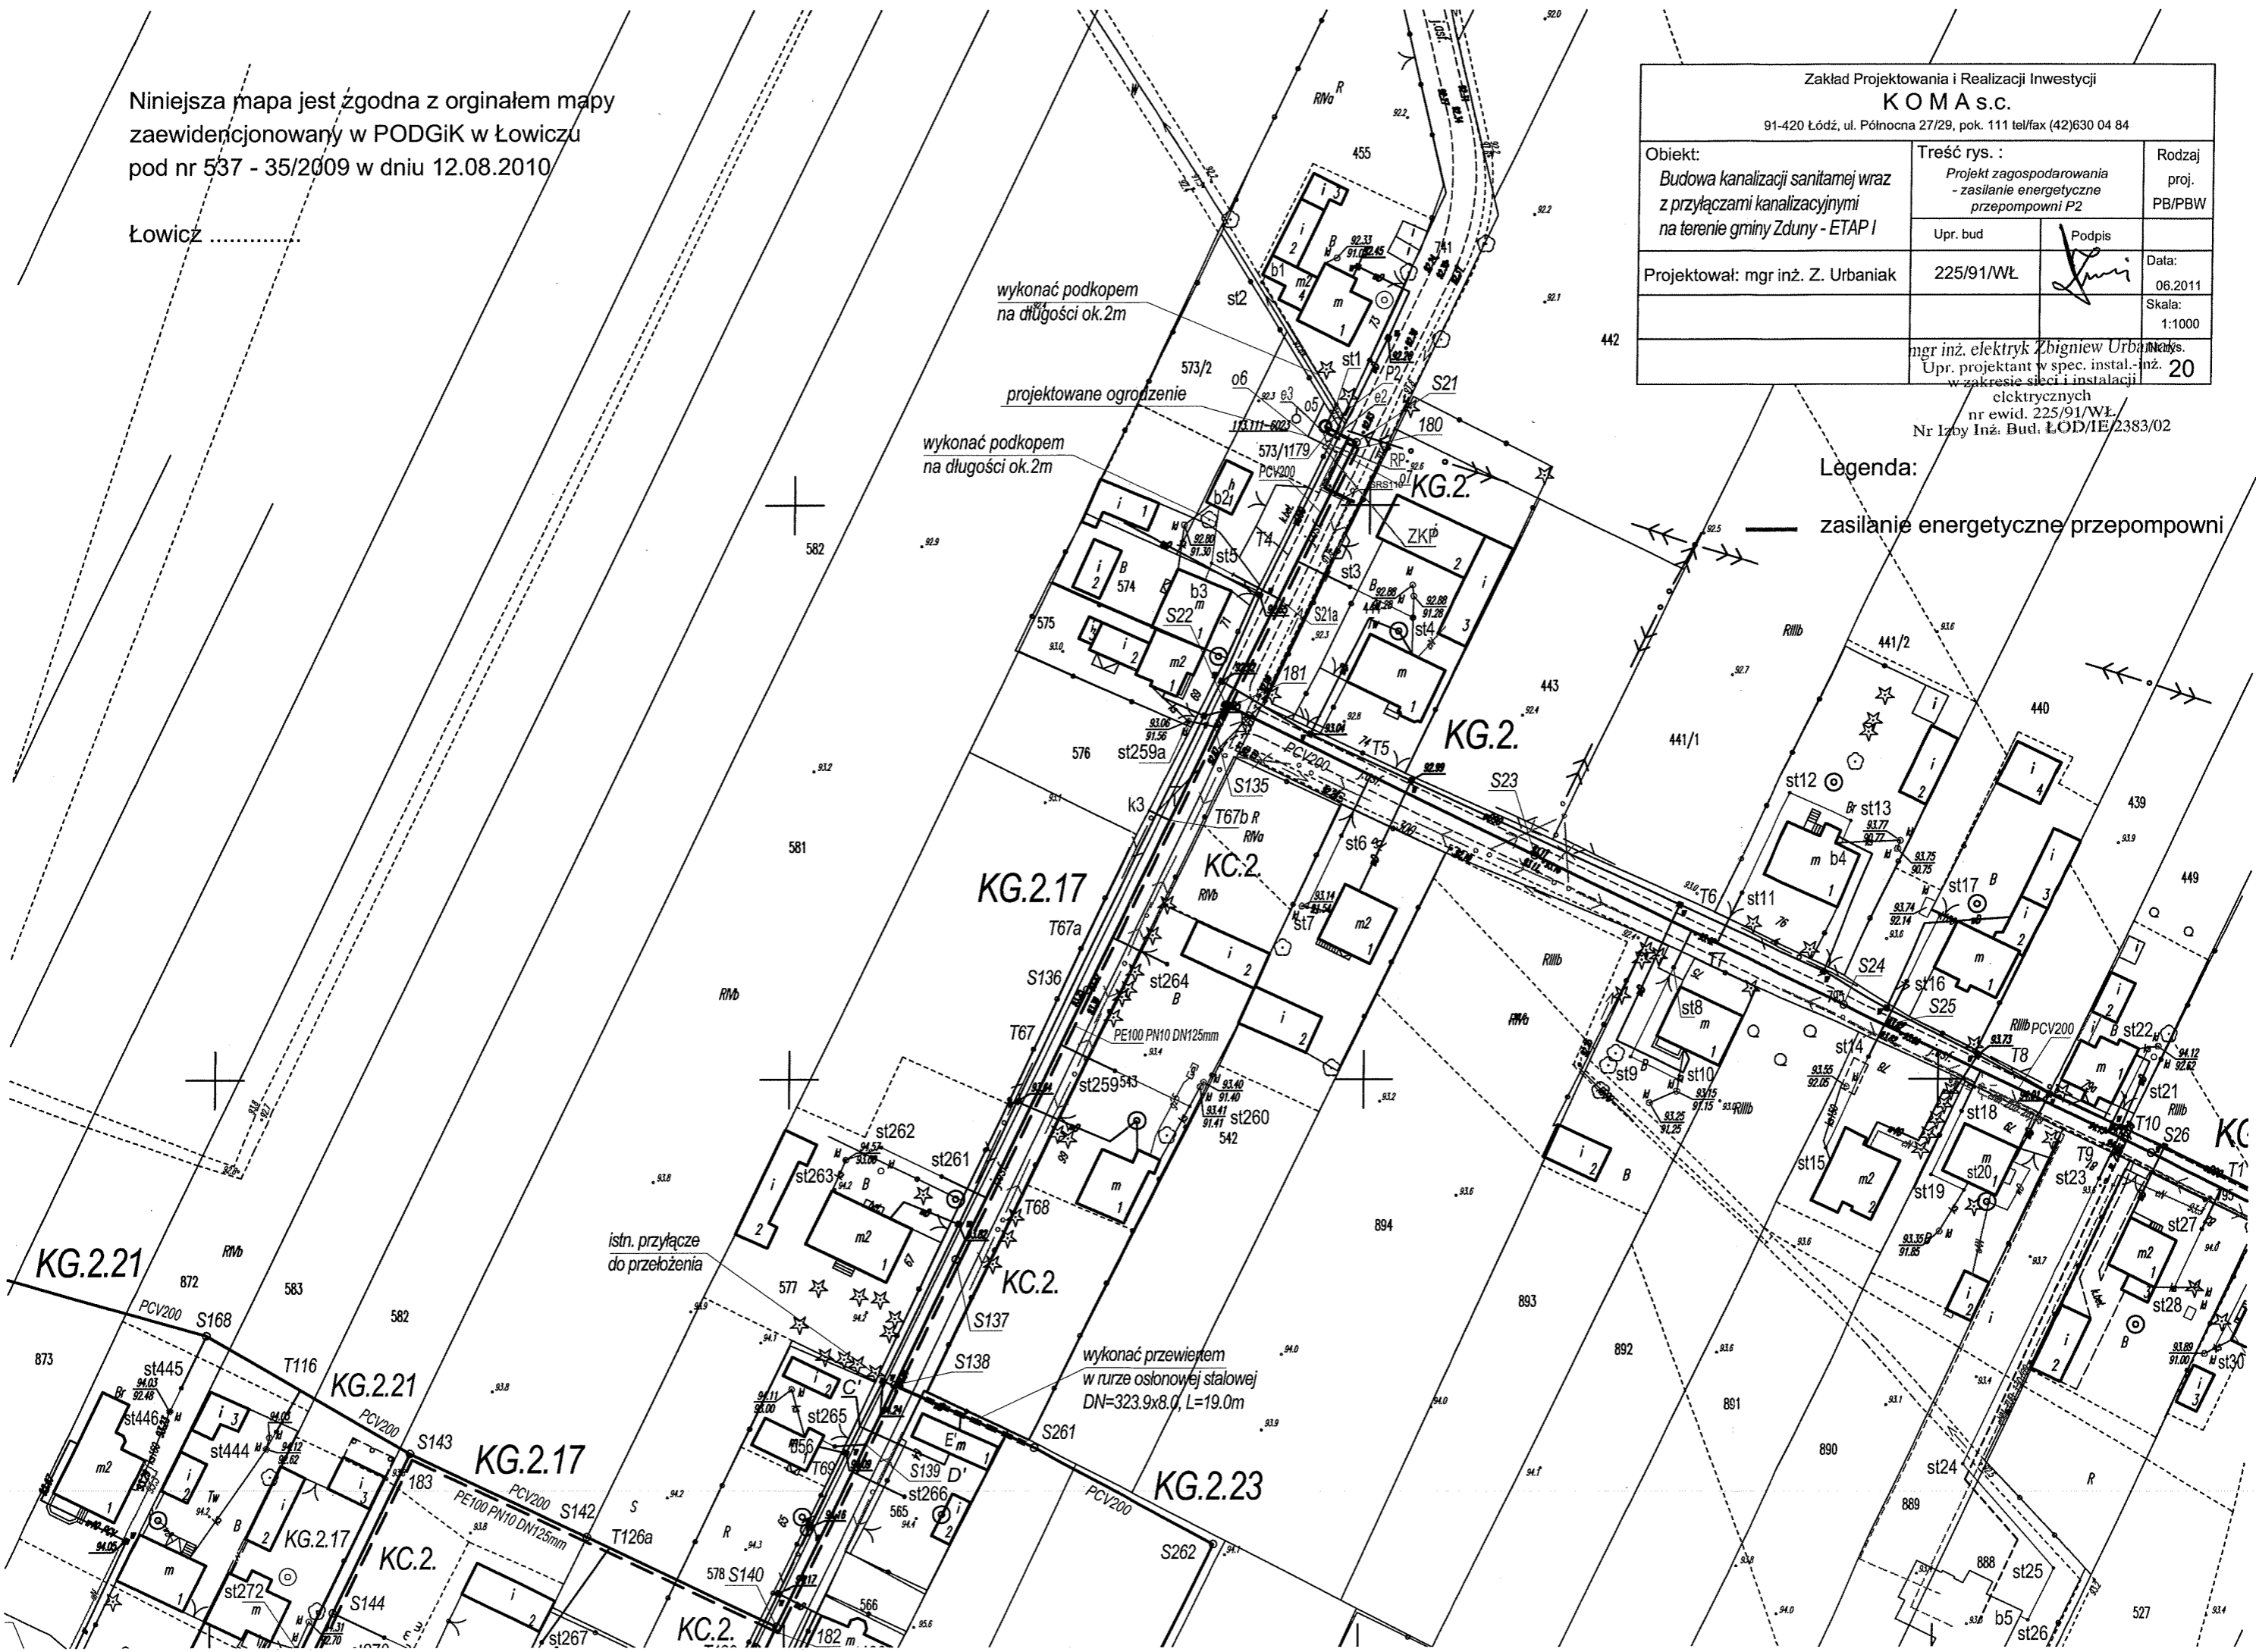

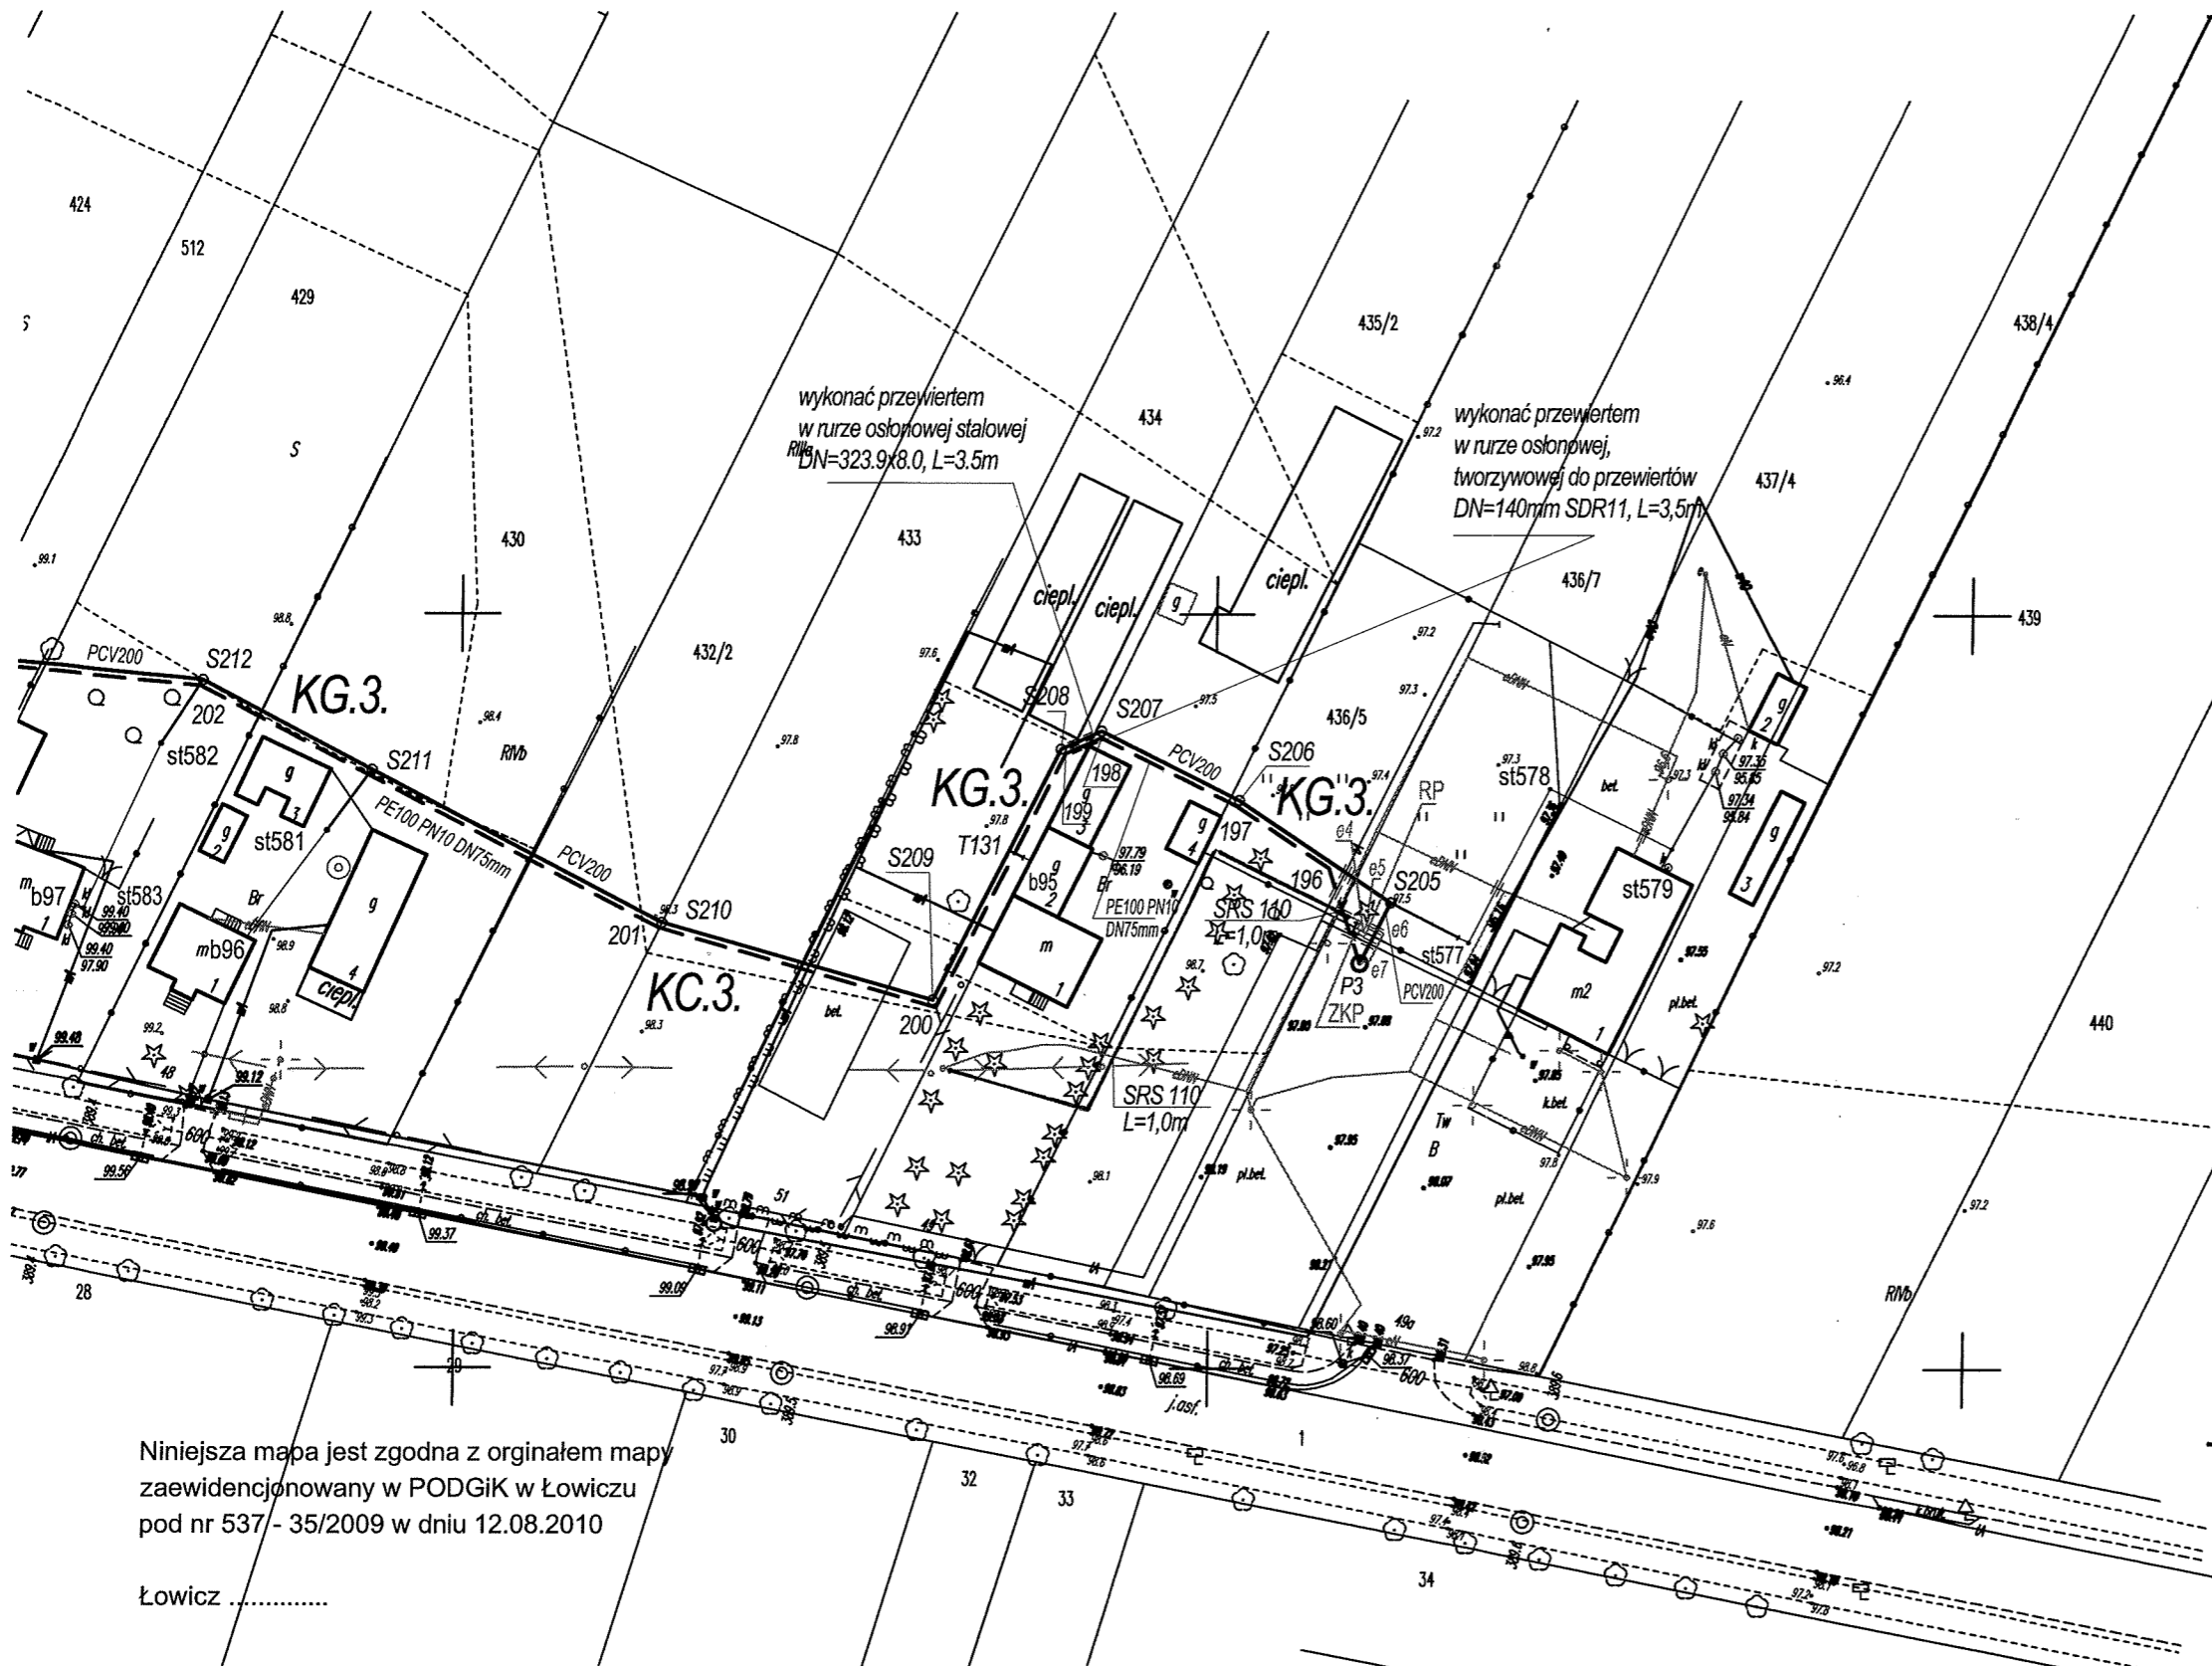


Niniejsza mapa jest zgodna z oryginałem mapy zaewidencjonowany w PODGiK w Łowiczu pod nr 537 - 35/2009 w dniu 12.08.2010

Łowicz .....

Legenda:  
 — zasilanie energetyczne przepompowni

mgr inż. elektryk Zbigniew Urbaniak  
 Upr. projektant w spec. instal.-inż. w zakresie sieci i instalacji elektrycznych  
 nr ewid. 225/91/WŁ  
 Nr Izby Inż. Bud. ŁOD/IE/2383/02

Zakład Projektowania i Realizacji Inwestycji <b>KOMA s.c.</b> 91-420 Łódź, ul. Północna 27/29, pok. 111 tel/fax (42)630 04 84			
Obiekt: Budowa kanalizacji sanitarnej wraz z przyłączami kanalizacyjnymi na terenie gminy Zduny - ETAP I	Treść rys. : Projekt zagospodarowania - zasilanie energetyczne przepompowni P3		Rodzaj proj. PB/PBW
	Upr. bud	Podpis	Data:
Projektował: mgr inż. Z. Urbaniak	225/91/WŁ		06.2011
			Skala: 1:1000
			Nr rys. 21

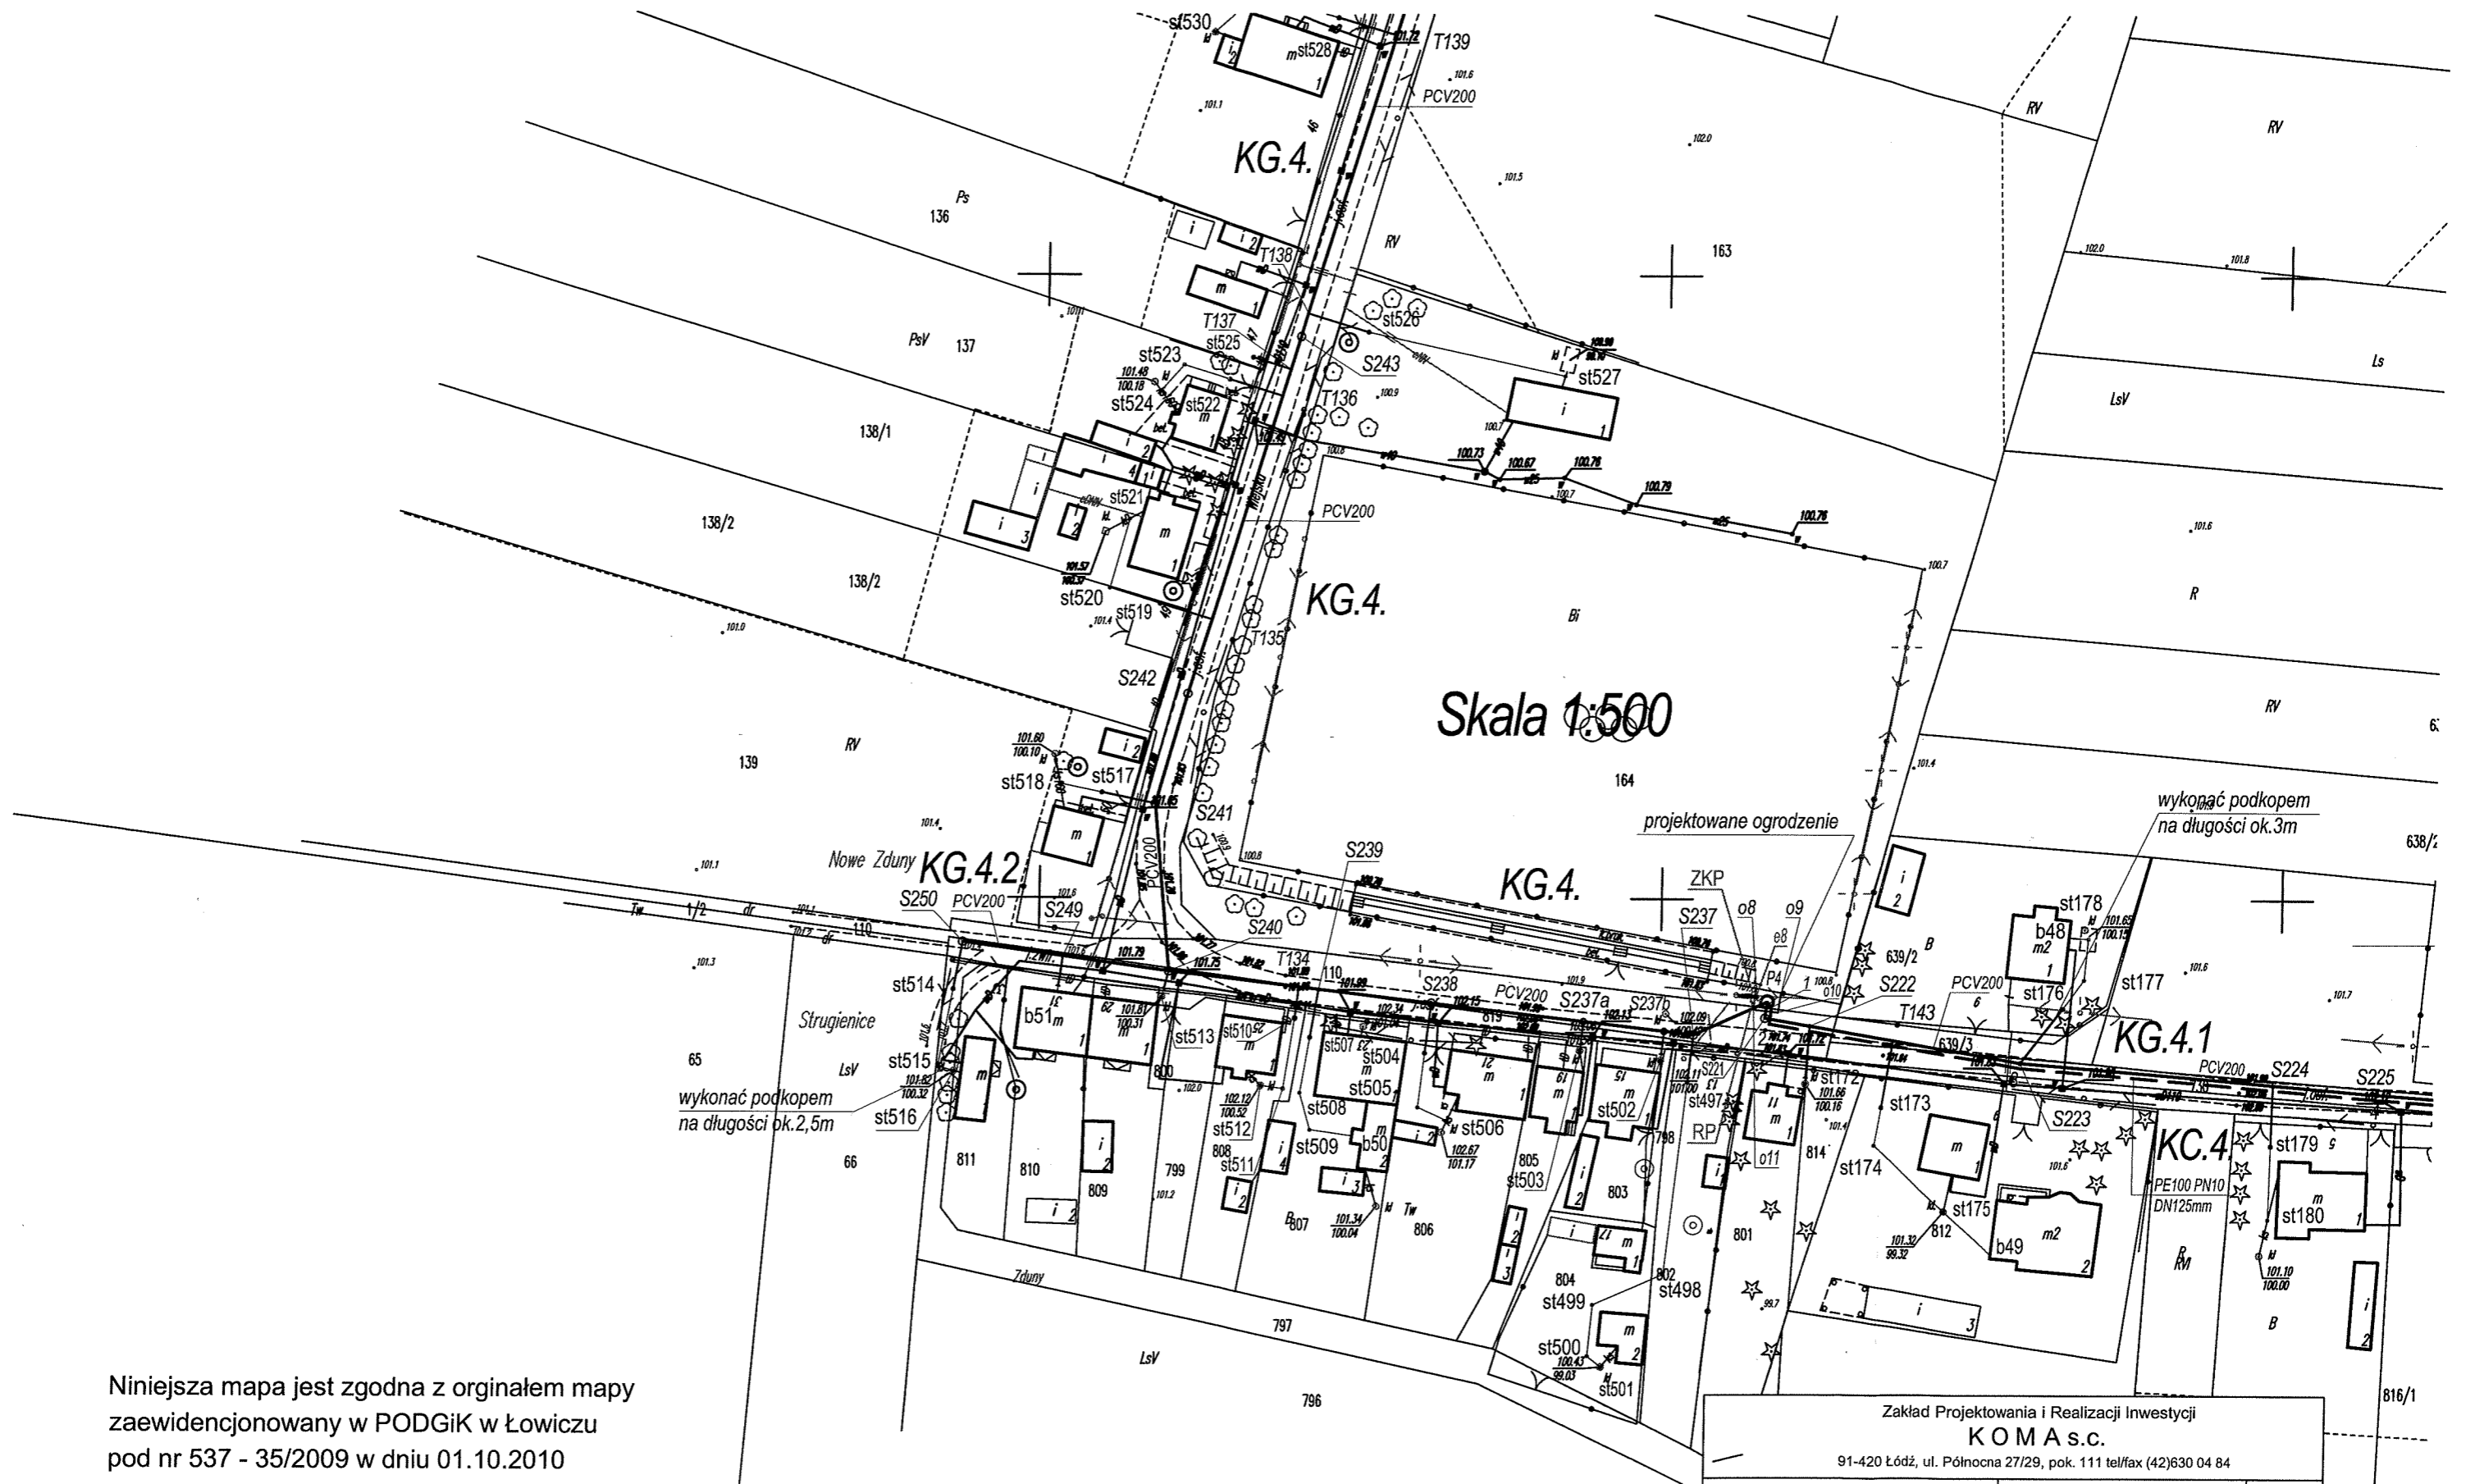



Skala 1:500

Niniejsza mapa jest zgodna z oryginałem mapy  
zaewidencjonowany w PODGiK w Łowiczu  
pod nr 537 - 35/2009 w dniu 01.10.2010

Łowicz .....

Legenda:

  — zasilanie energetyczne przepompowni

Zakład Projektowania i Realizacji Inwestycji <b>KOMA s.c.</b> 91-420 Łódź, ul. Północna 27/29, pok. 111 tel/fax (42)630 04 84		
Obiekt: Budowa kanalizacji sanitarnej wraz z przyłączami kanalizacyjnymi na terenie gminy Zduńki - ETAP I	Treść rys. : Projekt zagospodarowania - zasilanie energetyczne przepompowni P4	
	Upr. bud 	Podpis 
Projektował: mgr inż. Z. Urbanik	225/91/WŁ mgr inż. elektryk Zbigniew Urbanik Upr. projektant w spec. instal.-inż. w zakresie sieci i instalacji elektrycznych nr ewid. 225/91/WŁ Nr Izby Inż. Bud. ŁÓD/IE/2383/02	Data: 06.2011 Skala: 1:1000 Nr rys. 22


Niniejsza mapa jest zgodna z oryginałem mapy  
zaewidencjonowany w PODGiK w Łowiczu  
pod nr 537 - 35/2009 w dniu 22.11.2010

Łowicz .....

Zakład Projektowania i Realizacji Inwestycji <b>KOMA s.c.</b> 91-420 Łódź, ul. Północna 27/29, pok. 111 tel/fax (42)630 04 84		
Obiekt: Budowa kanalizacji sanitarnej wraz z przyłączami kanalizacyjnymi na terenie gminy Zduny - ETAP I	Treść rys. : Projekt zagospodarowania - zasilanie energetyczne przepompowni P5	Rodzaj proj. PB/PBW
Projektował: mgr inż. Z. Urbaniak	Upr. bud 225/91/WŁ	Podpis 
		Data: 06.2011
		Skala: 1:1000
		Nr rys. 23

mgr inż. elektryk Zbigniew Urbaniak  
Upr. projektant w spec. instal.-inż.  
w zakresie sieci i instalacji  
elektrycznych  
nr ewid. 225/91/WŁ  
mgr inż. Bud. ŁOD/IE/2383/02

zasilanie energetyczne przepompowni

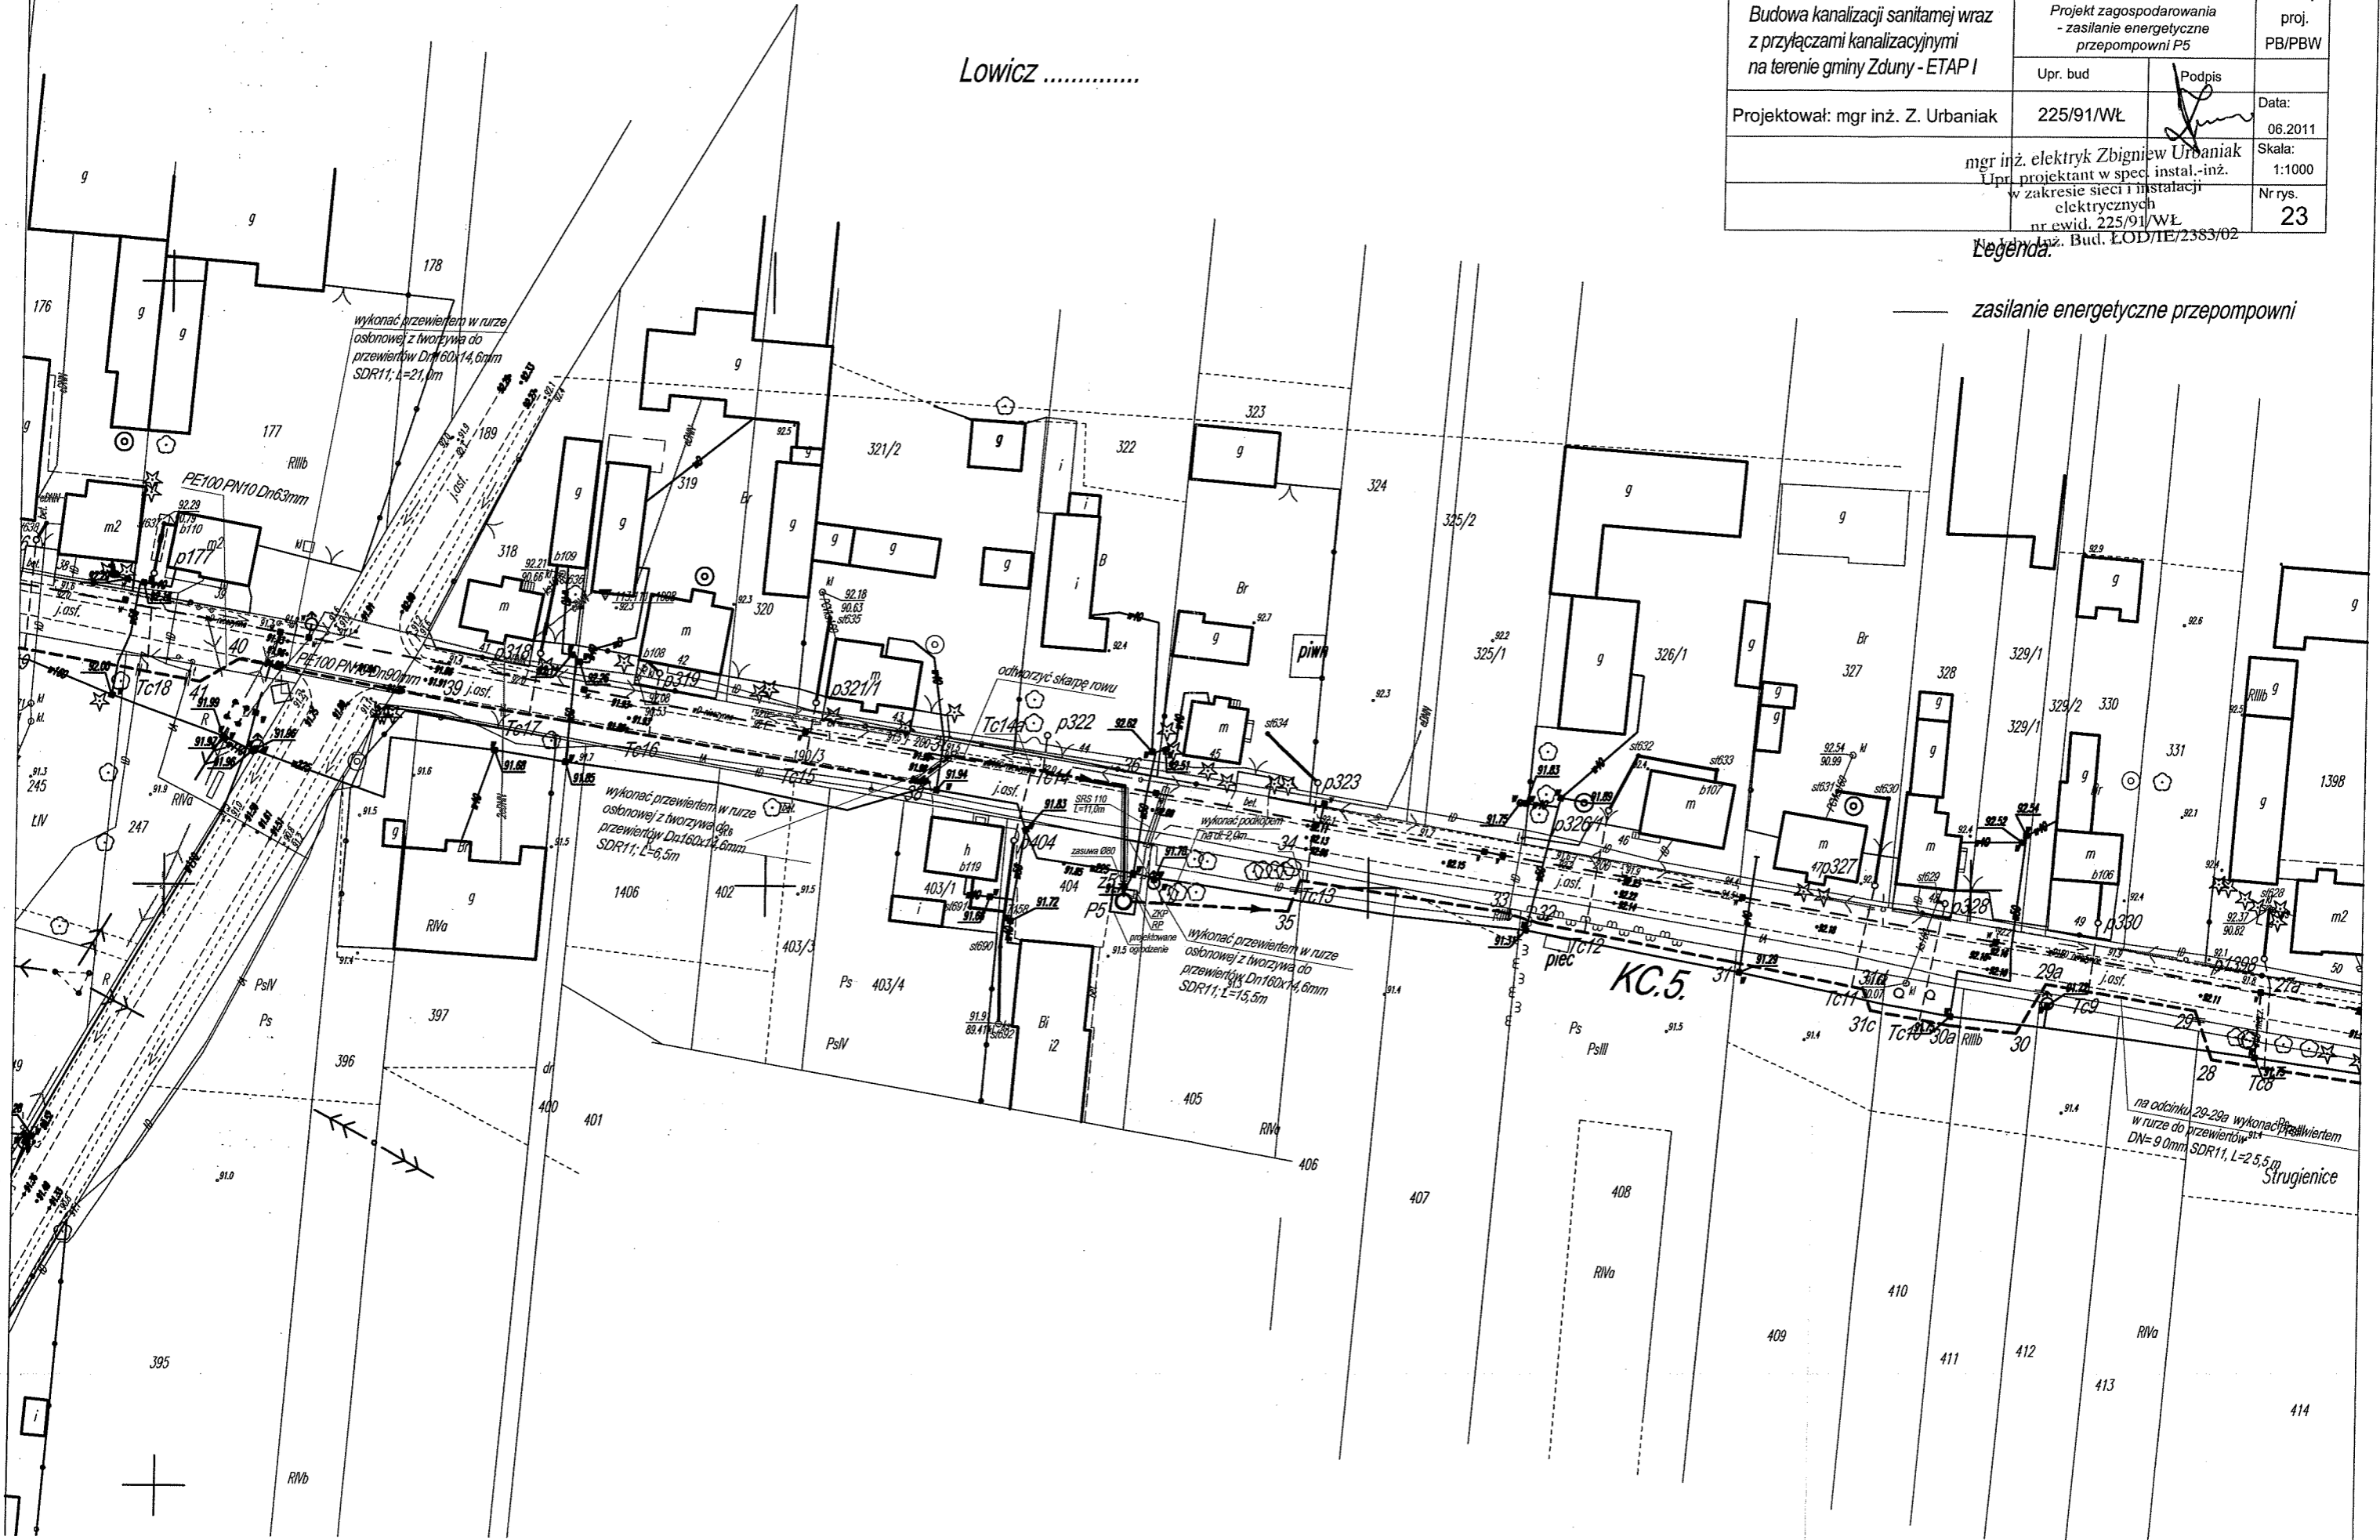

Legenda: