


# RYSUNEK ROZDZIELNI R-0


R-0

Rozdzielnica podtynkowa wykonana w II klasie ochrony, IP30, 144 modułowa  
np. Hager univers FW62US1 + zamek do drzwi z wkładką patentową powtarzalną dla całego obiektu

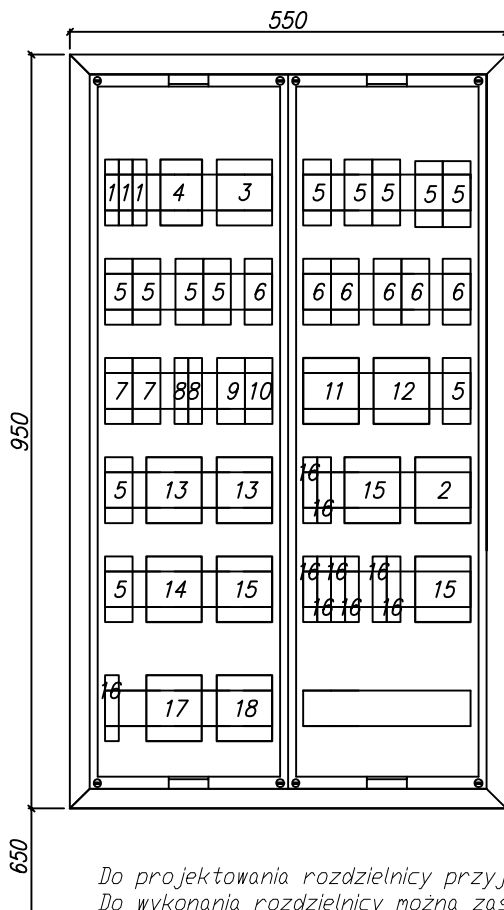

LP	Nazwa	Ilość [szt]
1	3xL303	1
2	FR-304-40A	1
3	Ochronnik DEHN Guard TNS 900 530	1
4	S303-C-1	1
5	P312-B-16-30-A	12
6	P312-B-10-30-A	6
7	P312-C-6-30-AC	2
8	PB302-230-2z	2
9	P312-B-16-30-AC	1
10	P312-B-6-30-A	1
11	P344-C-10-30-AC	1
12	P344-C-16-30-AC	1
13	S304-B-10	2
14	S304-B-16	1
15	P304-25-30-A	3
16	SM320-230-2z	9
17	S304-C-16	1
18	S304-C-10	1

Do projektowania rozdzielnic przyjęto produkty określonego Producenta.  
Do wykonania rozdzielnic można zastosować równoważne produkty innych Producentów.  
Należy umieścić etykiety z nazwami obwodów

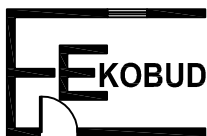

**PRZEDSIĘBIORSTWO PROJEKTOWO-BUDOWLANE "EKOBUD" s.c.**  
Dmosin Drugi nr 89 B, 95-061 Dmosin  
PRACOWNIA PROJEKTOWA:  
93-312 Łódź, ul. Tuszyńska 155

OBIEKT: **BUDOWA SZKOLNEJ SALI SPORTOWEJ PRZY SZKOLE PODSTAWOWEJ I GIMNAZJUM PUBLICZNYM W NOWYCH ZDUNACH WRAZ Z BUDOWĄ ZBIORNIKA NA ŚCIEKI BYTOWE ORAZ PRZEBUDOWĄ NAWIETRZNEJ LINII ENERGETYCZNEJ ŚREDNIEGO NAPIĘCIA**

LOKALIZACJA INWESTYCJI:  
**NOWE ZDUNY**  
Dz. nr 111/2, 27/3, 27/4

TYTUŁ RYSUNKU:

**RYSUNEK ROZDZIELNI R-0**

SKALA:

**1:10**

DATA: 09.2011

BRANŻA: **INSTALACJE ELEKTRYCZNE**

PODPIS:

FAZA: **PB-W**

PROJEKTANT:

Janusz Bojanowski

upr. bud.195/68, 248/89 WŁ w specjalności instalacji, sieci urządzeń elektrycznych

NR RYSUNKU:

**E/14**

WSPÓŁPRACA:

mgr inż. Tomasz Bergier

SPRAWDZAJĄCY:

inż Zbigniew Wojnarowski

upr. bud. GP.II-8346-263/76 w specjalności instalacyjno - inżynierskiej w zakr. sieci elektrycznych (bez ograniczeń)

NR STRONY:

**E 30**