


# INSTALACJA WENTYLACJI

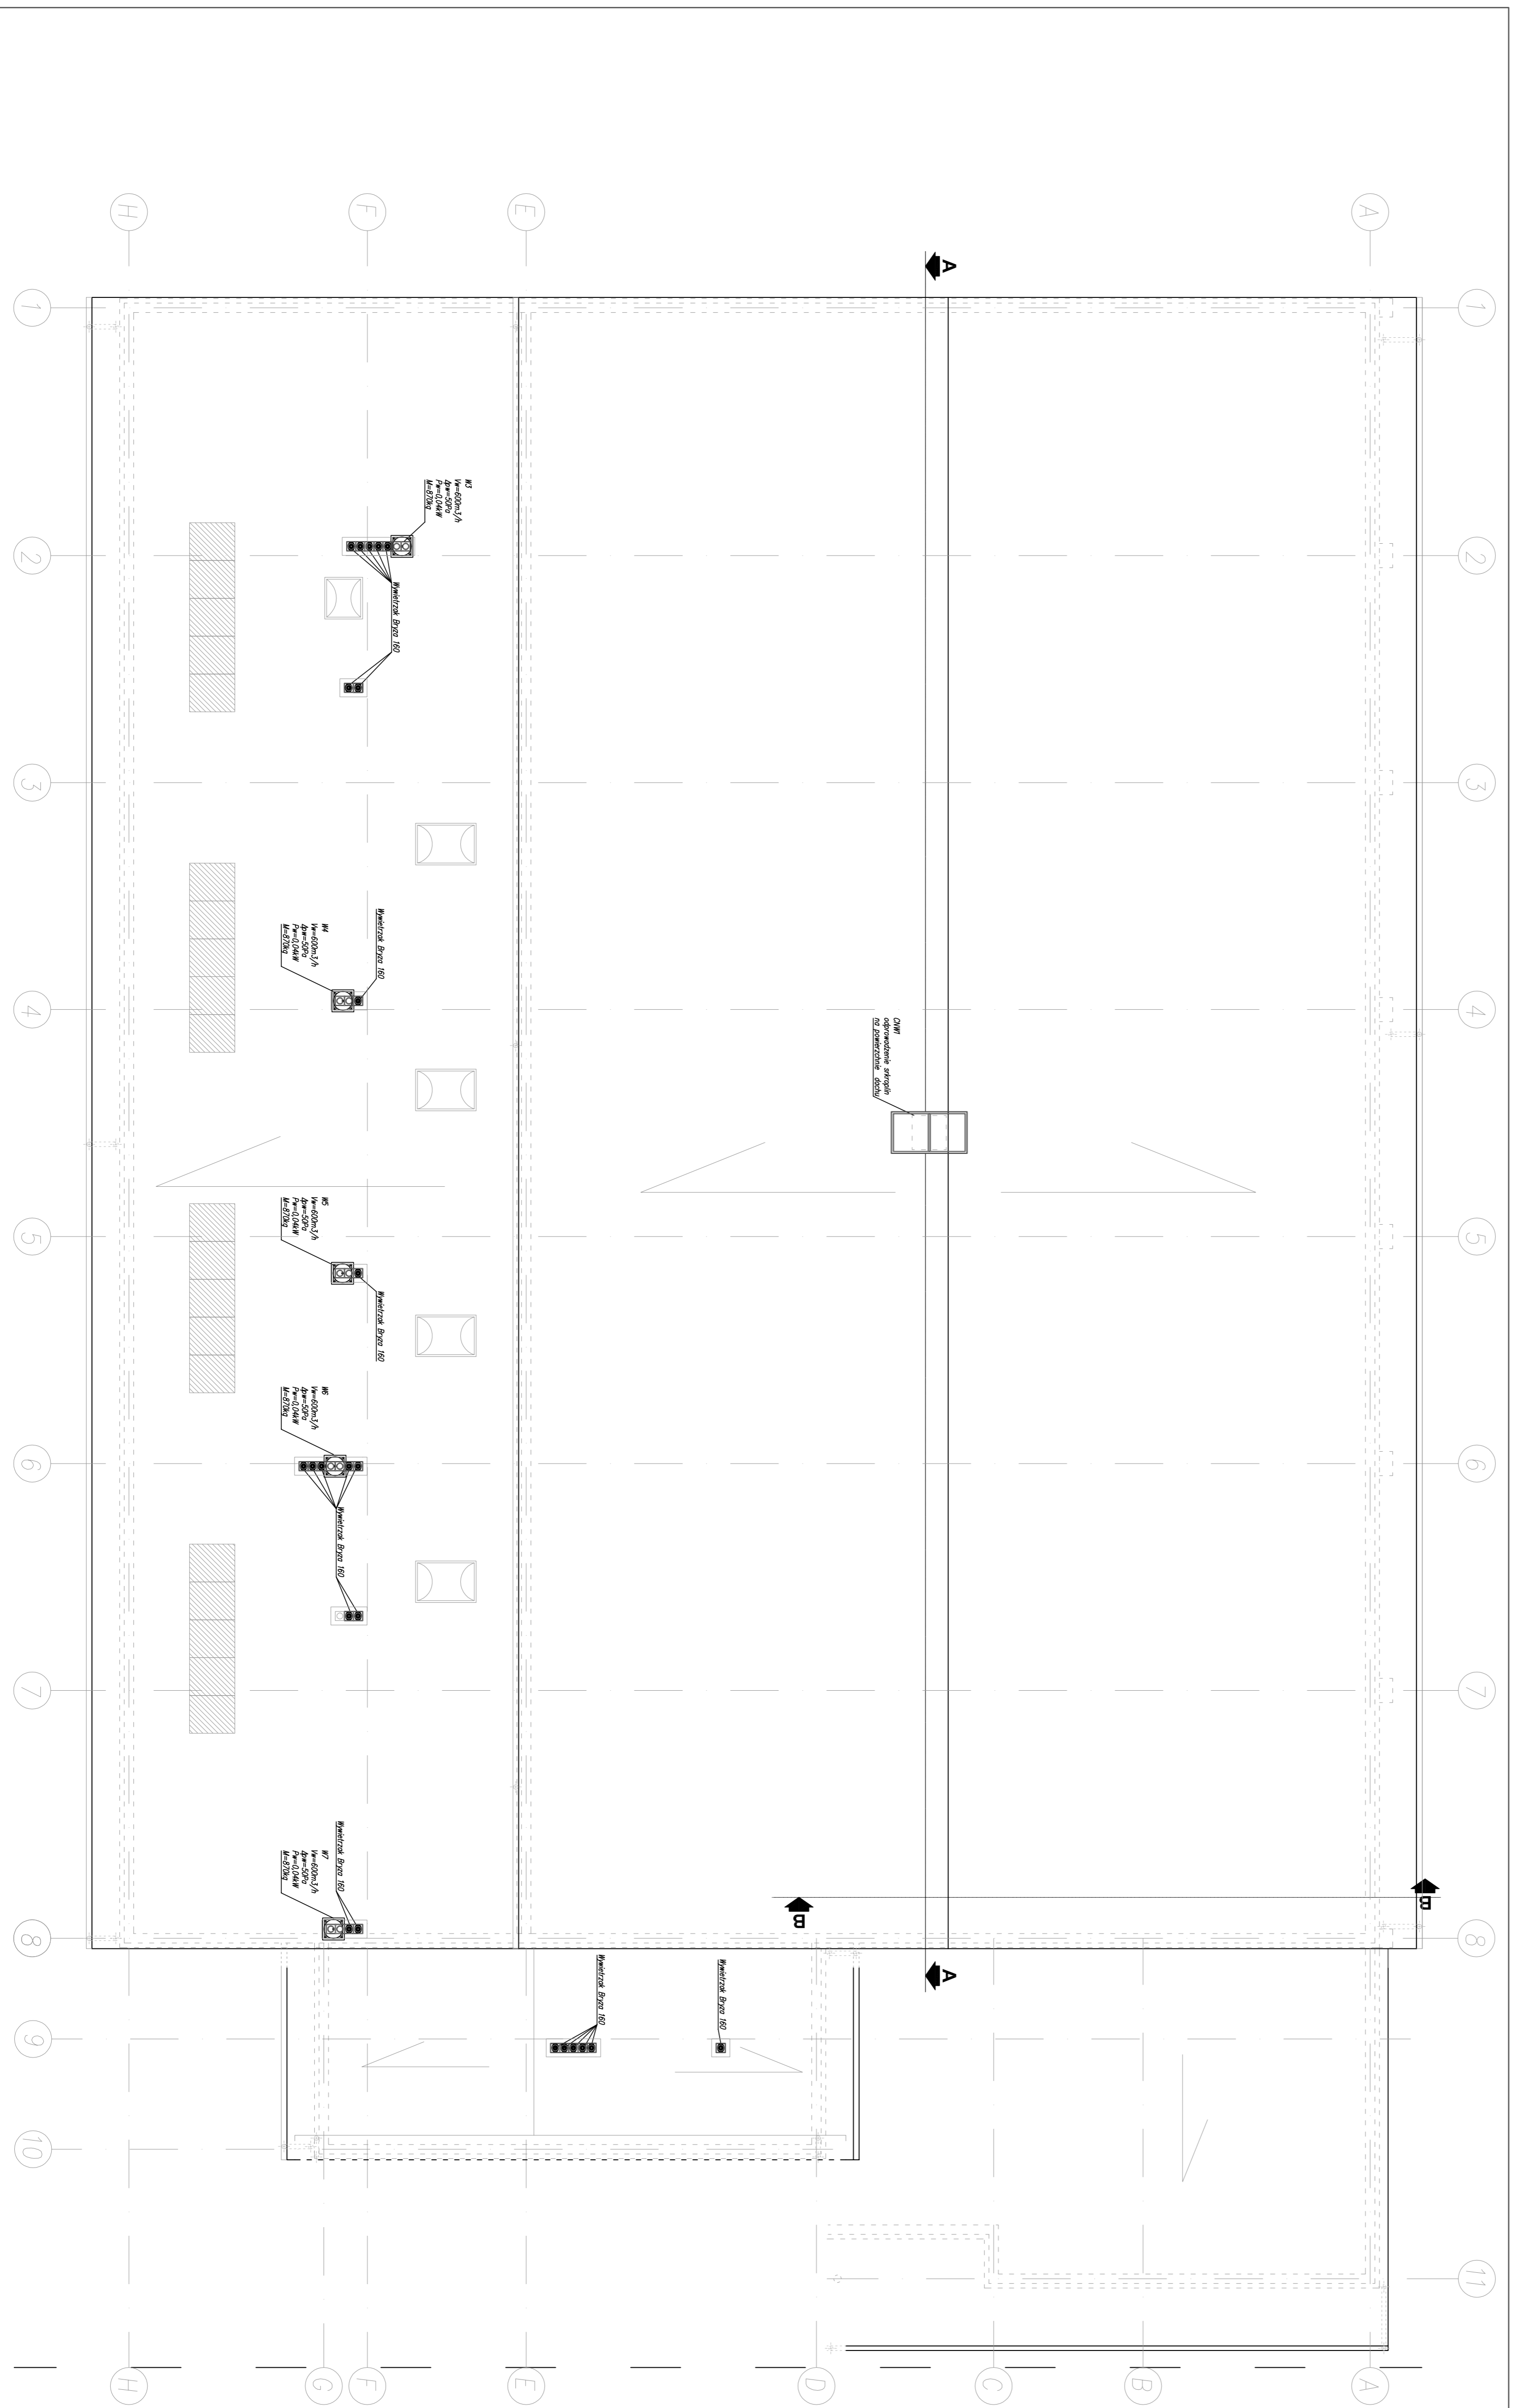

**PROJEKT**  
**PRZEDSIĘBIORSTWO PROJEKTOWO-BUDOWLANE "EKOBUD" s.c.**  
Dmochów Dąbki nr 89 B, 85-061 Dmochów  
PROJEKTOWY PRACOWNIA PROJEKTOWA  
53-516 574-01, ul. Wodogrzmoty 193

**OBIEKT**  
**BUDOWA SZKOŁY SAU SPORTOWEJ PRZY SZKOLE PODSTAWOWEJ I ZIMOWIA NA SCRISKIĘTOWIE ORAZ PRZEBUDOWA KAPLANIENI**  
LINII ELEKTROENERGETYCZNEJ ŚREDNIEGO NAPIĘCIA

**LOKALIZACJA INWESTYCJA**  
NOWE ZDUNY  
Dz. nr 111/2, 27/3, 27/4

**Tytuł rysunku:**  
**RZUT DACHU**

**Skala:**  
**1:100**

**PROJEKTANT:**  
mgr inż. Rafał Marczak

**PROJEKTOWY PRACOWNIA PROJEKTOWA**  
mgr inż. Michał Kozłowski

**PROJEKTOWY PRACOWNIA PROJEKTOWA**  
mgr inż. Michał Kozłowski

**INSTRUMENT**  
V 19