


ZESTAWIENIE POWIERZCHNI					
NR	NAZWA POMIESZCZENIA	pow. użyte	RODZAJ POSADZKI	WYKONCZENIE ŚCIAN	SUFFIT
0101	WATROCIAP	7,84	gres	tyłk gipsowy h=200mm	
0102	HALL WEJŚCOWY	58,45	gres	tyłk gipsowy h=200mm	
0103	POMOCZY WERZDOWEJ	32,84	gres	tyłk gipsowy h=200mm	
0104	KOMORKA	27,90	gres	tyłk gipsowy h=200mm	
0105	POM. GOSPODARZE	8,96	gres	tyłk gipsowy h=200mm	
0106	KOMORKA	3,81	gres	tyłk gipsowy h=200mm	
0107	SZATNA-ROZDROWNA	18,91	gres	głazę do spokołu szafa	
0108	WATROCIAP	4,32	gres	tyłk gipsowy h=200mm	
0109	KOMORKA/TRUBNY	138,87	gres	tyłk gipsowy h=200mm	
0110	SALA GIMNASTYCZNA	944,82	włazkowy sportowy PCV	głazę do spokołu PCV	ładze trapezowe
0111	MAGAZYN SPRZĘTU	18,20	gres	tyłk gipsowy h=200mm	
0112	POKÓJ NAUCZYCIELI WF	17,62	włazkowe PCV	tyłk gipsowy h=200mm	
0113	ŁAZIDKA NAUCZYCIELI WF	6,47	gres	głazę do spokołu szafa	
0114	TOILETA DZIECIĄT	13,81	gres	głazę do spokołu szafa	
0115	TOILETA DZIEWCZĄT	10,72	gres	głazę do spokołu szafa	
0116	SZATNA DAMSKA	8,96	gres	tyłk gipsowy h=200mm	
0117	PRZEBERALNIA	20,06	gres	głazę do spokołu szafa	
0118	ŁAZIDKA	20,56	gres	głazę do spokołu szafa	
0119	PRZEBERALNIA	21,05	gres	głazę do spokołu szafa	
0120	SZATNA MĘSKA	8,96	gres	tyłk gipsowy h=200mm	
0121	PRZEBERALNIA	21,05	gres	głazę do spokołu szafa	
0122	ŁAZIDKA	20,56	gres	głazę do spokołu szafa	
0123	PRZEBERALNIA	20,67	gres	głazę do spokołu szafa	
0124	TOILETA OS. NPS	6,40	gres	głazę do spokołu szafa	
0125	MAGAZYN SPRZĘTU	33,33	gres	tyłk gipsowy h=200mm	
0126	KŁATKA SCHODOWA	18,45	gres	tyłk gipsowy h=200mm	
0127	POMIESZCZENIE TECHNICZNE	29,15	gres	głazę do spokołu szafa	
RAZEM:		1540,14			

ZESTAWIENIE POWIERZCHNI ISTNIEJĄCEJ CZĘŚCI:					
NR	NAZWA POMIESZCZENIA	pow. użyte	RODZAJ POSADZKI	WYKONCZENIE ŚCIAN	SUFFIT
101	KOMARKA	7,50	gres	tyłk gipsowy h=200mm	
102	POM. GOSPODARZE	7,50	gres	tyłk gipsowy h=200mm	
103	SZATNA	30,46	gres	tyłk gipsowy h=200mm	
RAZEM:		37,96			

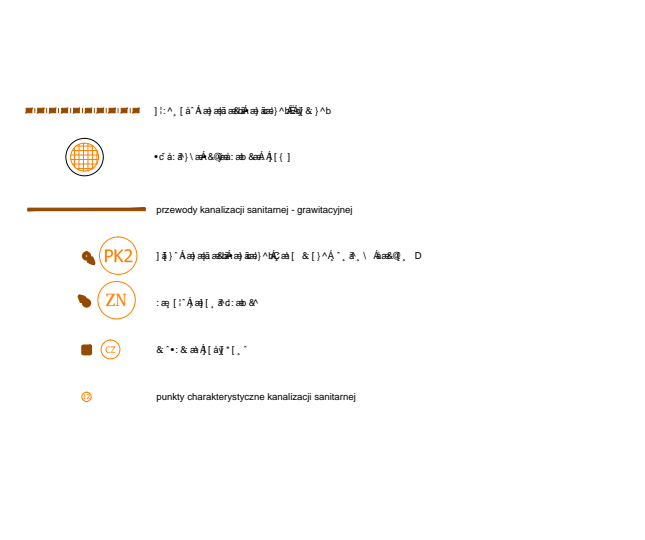

**RZUT PARTERU - wewnętrzne instalacje wod.-kan**



PRZEDSIĘBIORSTWO PROJEKTOWO-BUDOWLANE "EKOBUD" s.c.  
 Dmoch Drogi nr 89 B, 95-061 Dmosin  
 PRACOWNIA PROJEKTOWA  
 93-312 Łódź, ul. Tuszyńska 155

OBIEKT: BUDOWA SZKOLNEJ SALI SPORTOWEJ PRZY SZKOLE PODSTAWOWEJ I GIMNAZJUM PUBLICZNYM W NOWYCH ŻOŁNACH WRAZ Z BUDOWĄ ZBIORNIKA NA ŚCIEPI BYTOWE ORAZ PRZEBUDOWĄ NAPIĘTRZNEJ LINII ELEKTROENERGETYCZNEJ ŚREDNIEGO NAPIĘCIA

LOKALIZACJA INWESTYCJI: NOWE ŻOŁNY  
 Dz. nr 111/2, 27/3, 27/4

RZUT PARTERU - wewnętrzne instalacje wod.-kan				SKALA: 1:100
BRANŻA: SANITARNIA	FOURNA: PB-W	DATA: 08.2011	WYKONANO: PB-W	
PROJEKTANT: mgr inż. Jacek Wiatrowski	OPRACOWAŁ: mgr inż. Jacek Wiatrowski	WERYFIKOWAŁ: mgr inż. Jacek Wiatrowski	WYKONANO: W/O1	
WERYFIKOWAŁ: mgr inż. Jacek Wiatrowski	OPRACOWAŁ: mgr inż. Jacek Wiatrowski	WERYFIKOWAŁ: mgr inż. Jacek Wiatrowski	WYKONANO: W/O1	
OPRACOWAŁ: mgr inż. Michał Kociołko	WERYFIKOWAŁ: mgr inż. Jacek Wiatrowski	WERYFIKOWAŁ: mgr inż. Jacek Wiatrowski	WYKONANO: W/O1	