
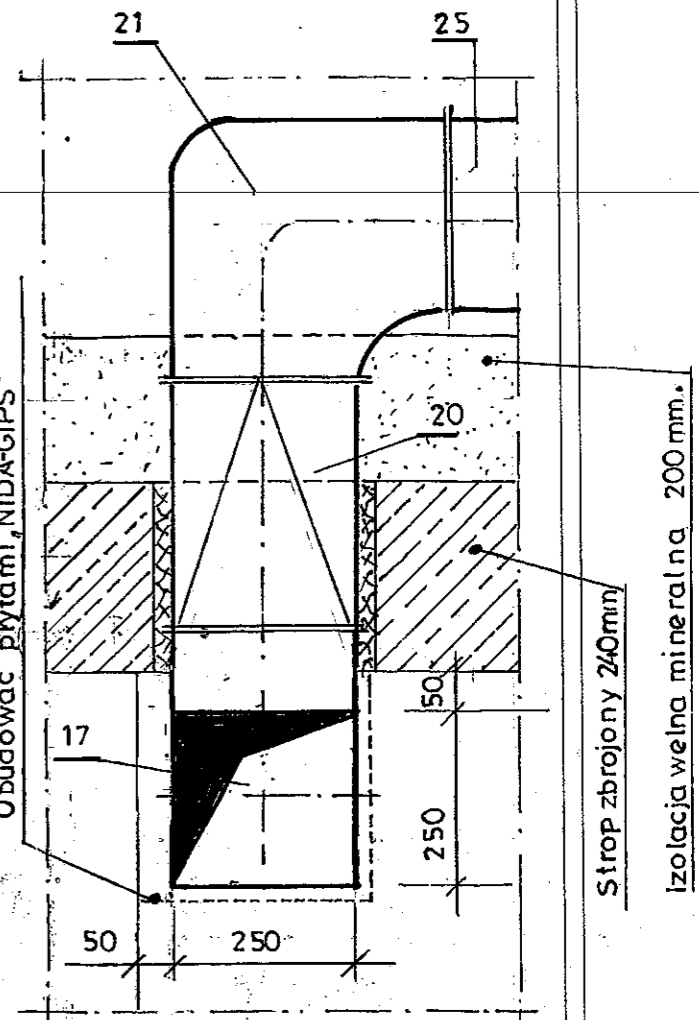


# WENTYLACJA NAWIEWNO-WYCIĄGOWA

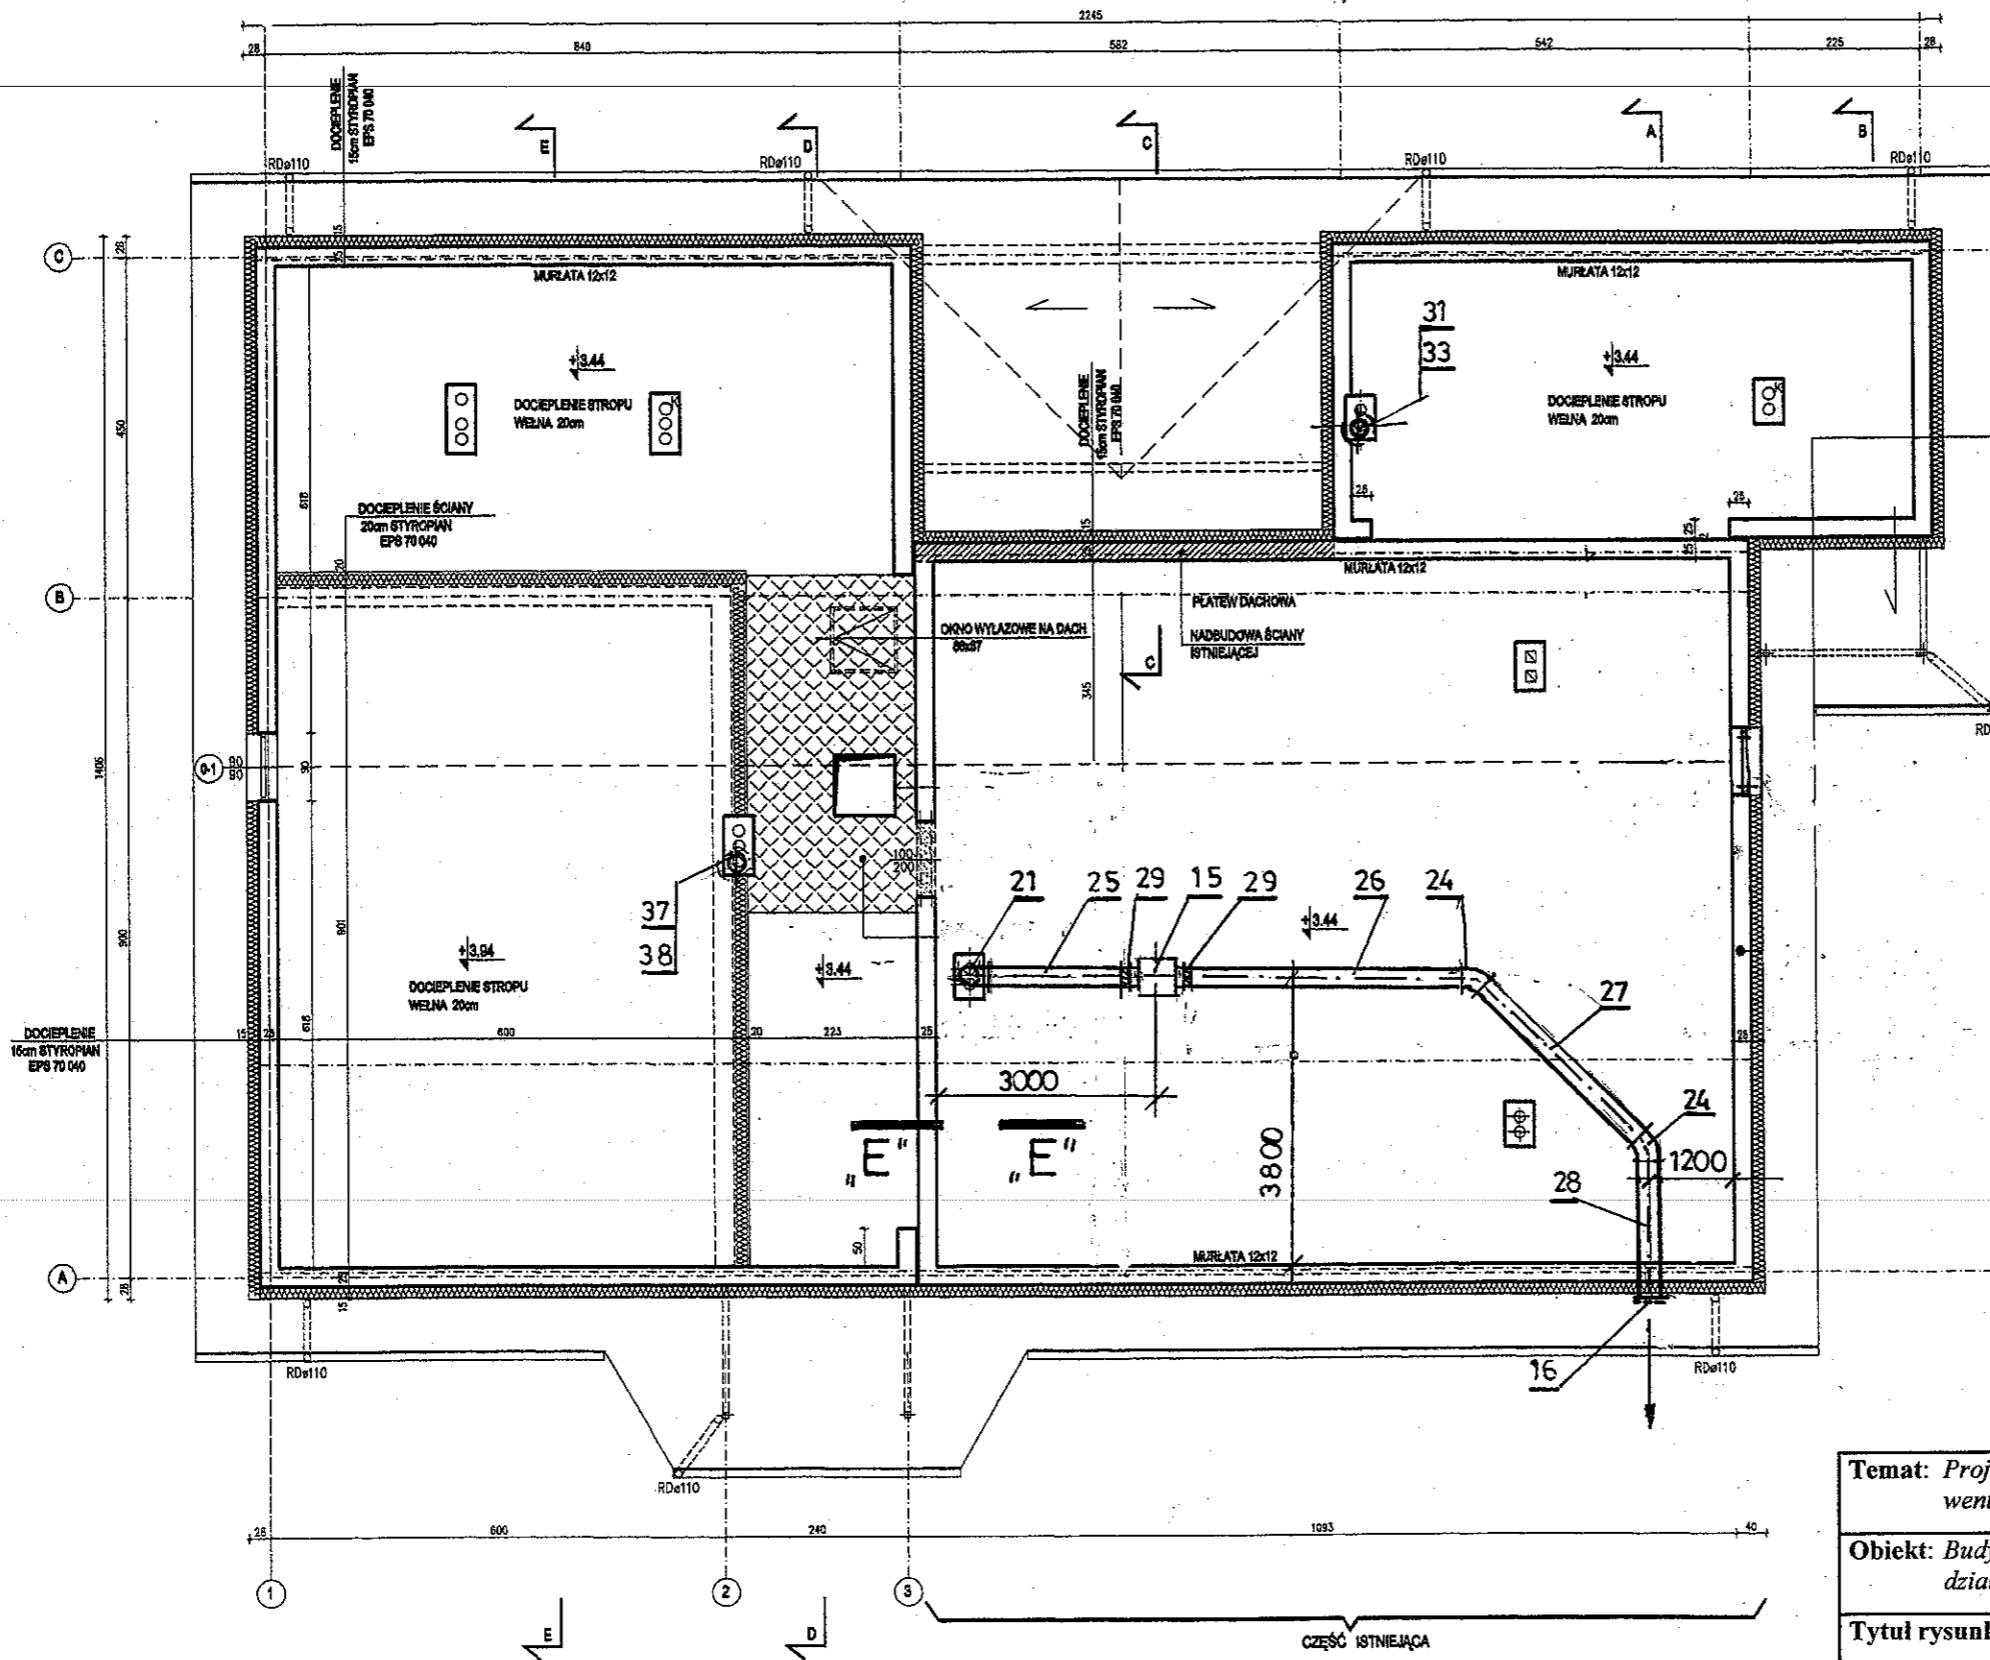

Przekrój E-E • 1:10 •

**UWAGI**

- Oznaczenia – patrz pkt 8 Opisu.
- Przejście kanałów przez przegrody budowlane uszczelnij masą elastyczną.

Temat: Projekt budowlany instalacji centralnego ogrzewania, wod-kan, wentylacji oraz przyłączy wod-kan.				
Objekt: Budynek świetlicy wiejskiej w m-ci Złaków Borowy, działka nr 1244, 1482, 1812, gmina Zduny, pow. łowicki.				Skala: 1:100
Tytuł rysunku: Rzut poddasza – wentylacja.				Nr rys: S-6
Autor projektu: Władysław Szymański.	Upr. nr: 377/74/Ł.m.	Branża: Sanitarna	Data: 03.2013	Podpis: