


**WYCINEK MAPY ZASADNICZEJ
W SKALI 1:1000**

Województwo - łódzkie
Powiat - łowicki
Jednostka - Zduny
Ewidencyjna - Zduń
Obręb: - Złaków Borowy
dz. 1244, 1245, 1482, 1812

ORIENTACJA
W SKALI 1:10000

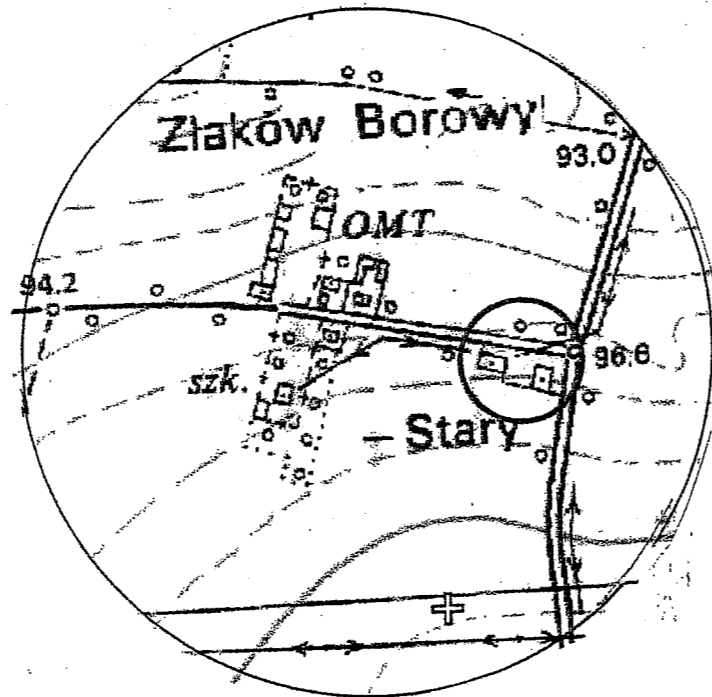

**Biuro Usług Geodezyjnych
BEST-GEODEZJA**

inż. Stanisław Jachyra
tel. 693-398-557

mgr inż. Michał Jachyra
tel. 607-517-616

Łowicz, Stanisławskiego 23 lok. 2
www.bestgeodezja.pl
biuro@bestgeodezja.pl

W obrębie opracowania brak punktów

geodezyjnych podlegających ochronie

BEST-GEODEZJA

Biuro Usług Geodezyjnych

inż. Stanisław Jachyra

99-400 Łowicz, ul. Stanisławskiego 23

tel./fax (46)830 00 16, kom. 693 398 557

REGON 750476970, NIP 834-102-55-92

Geodeta uprawniony

STAROSTA ŁOWICKI
Powiatowy Ośrodek Dokumentacji
Geodezyjnej i Kartograficznej w Łowiczu

Na obszarze oznaczonym linią --- dokonano aktualizacji treści mapy zasadniczej. Dokumenty z pomiaru uzupełniającego przyjęto do zasobu powiatowego w dniu 2012-11-14 i zaindycjonowano pod nr. 399-22/2012.


Niniejsza mapa może służyć do celów projektowych. Projektowane obiekty budowlane wymagające pozwolenia na budowę podlegają wytyczeniu i inwentaryzacji powykonawczej przez jednostki uprawnione do wykonywania prac geodezyjnych.

Łowicz
dnia 2012-11-14

Z up. STAROSTY

Marta Cisz

Inspektor w Wydziale Geodezji, Katastru
i Gospodarki Nieruchomościami

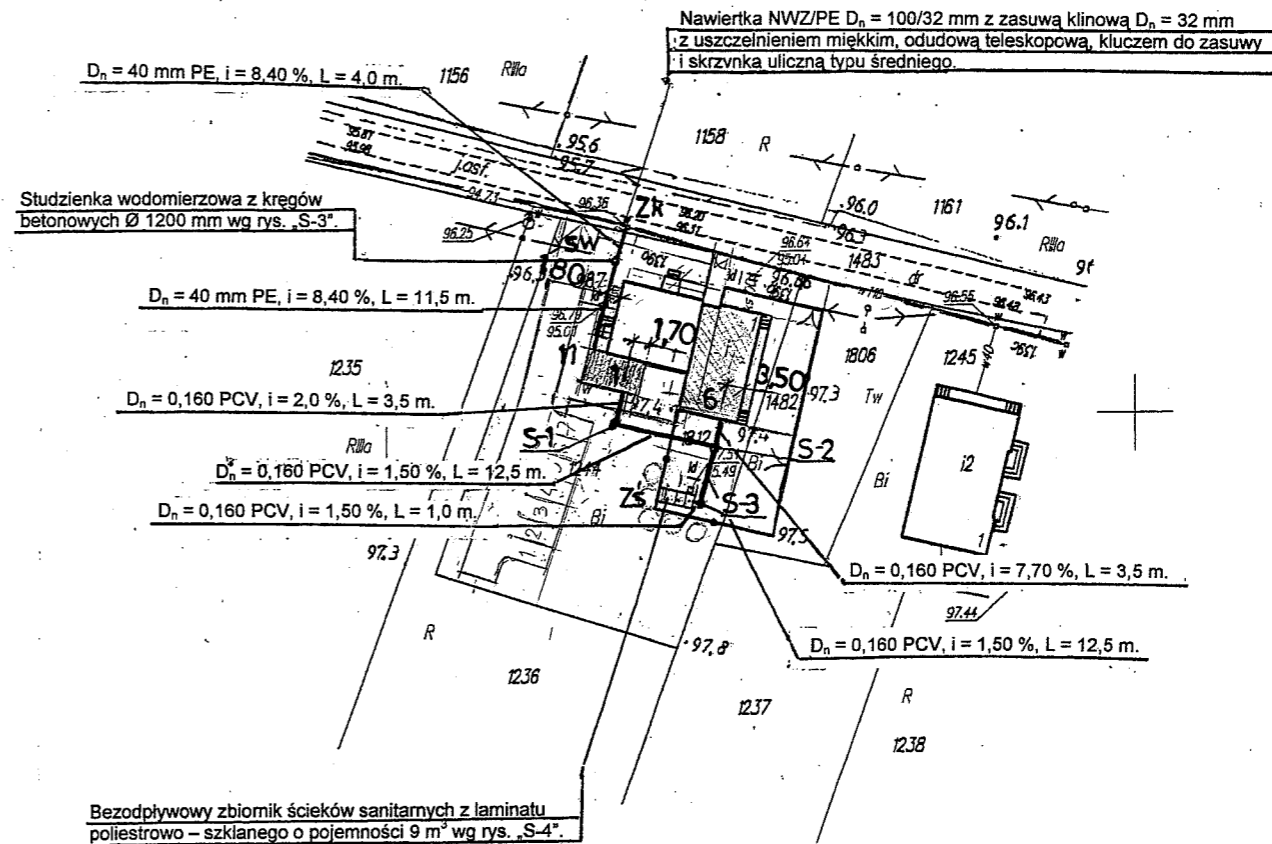

**PRZYŁĄCZE WODOCIĄGOWE D_n=40mm.PEHD.
I KANALIZACJI SANITARNEJ D_n=0,160 PCV.**

„S-1”, „S-2”, „S-3” – Studzienka kanalizacyjna niewłazowa Ø 600 mm z polipropylenu z kinetą przepływową D_n = 0,160 m, betonowym pierścieniem odciążającym i wiązem żelaznym Ø 600 mm PN-EN 124:2000.

— Kanalizacja projektowana
- - - Wodociąg projektowany

Temat: Projekt budowlany instalacji centralnego ogrzewania, wod-kan, wentylacji oraz przyłączy wod-kan..				
Obiekt: Budynek świetlicy wiejskiej w m-ci Złaków Borowy, działka nr 1244, 1482, 1812, gmina Zduny, pow. łowicki.				Skala: 1:1000
Tytuł rysunku: Plan sytuacyjny zagospodarowania i uzbrojenia terenu.				Nr rys: S-1
Autor projektu: Władysław Szymański.	Upr. nr: 377/74/L.m.	Branża: Sanitarna	Data: 03.2013	Podpis: