



skala 1:50

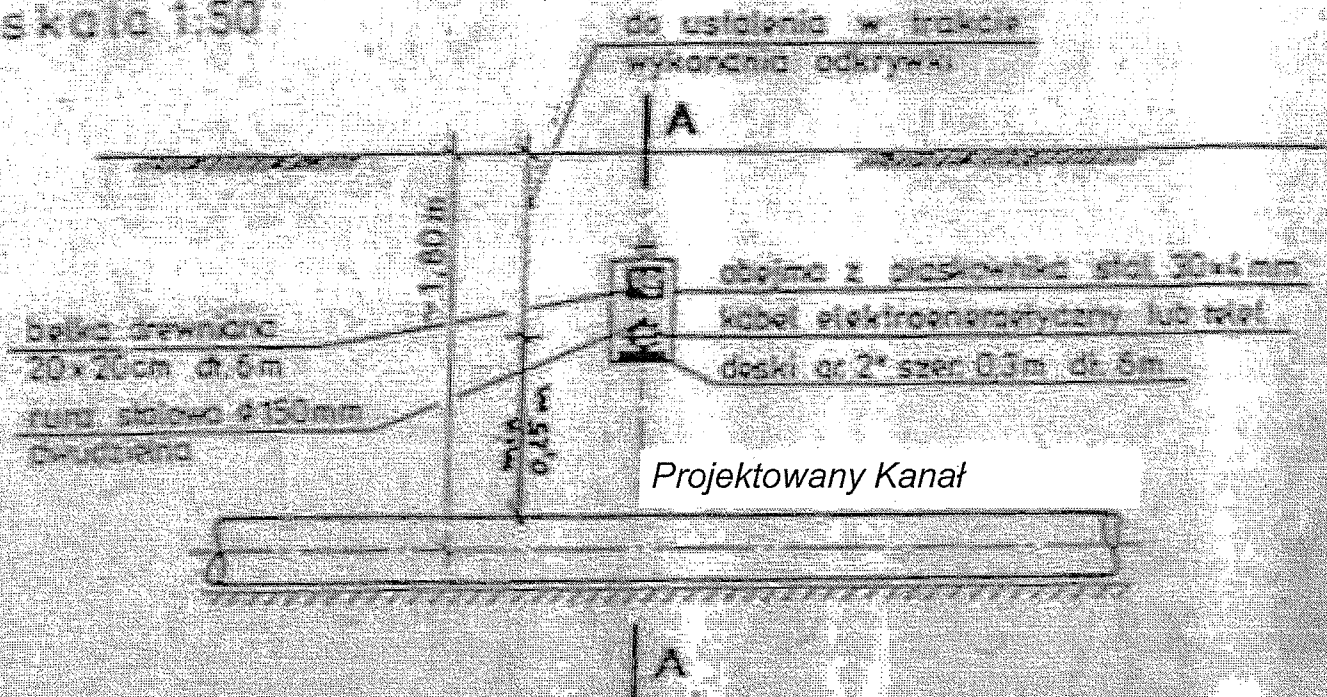

UWAGA: Pokazano na rysunku zamocowanie słupów podpręty dla 1 lub 2 kanałów. Do większej ilości kabli elektroenergetycznych lub telekomunikacyjnych zastosować podwójne deski i balwy. Zamocowanie słupów balwą stalową.

PRZEKRÓJ A-A

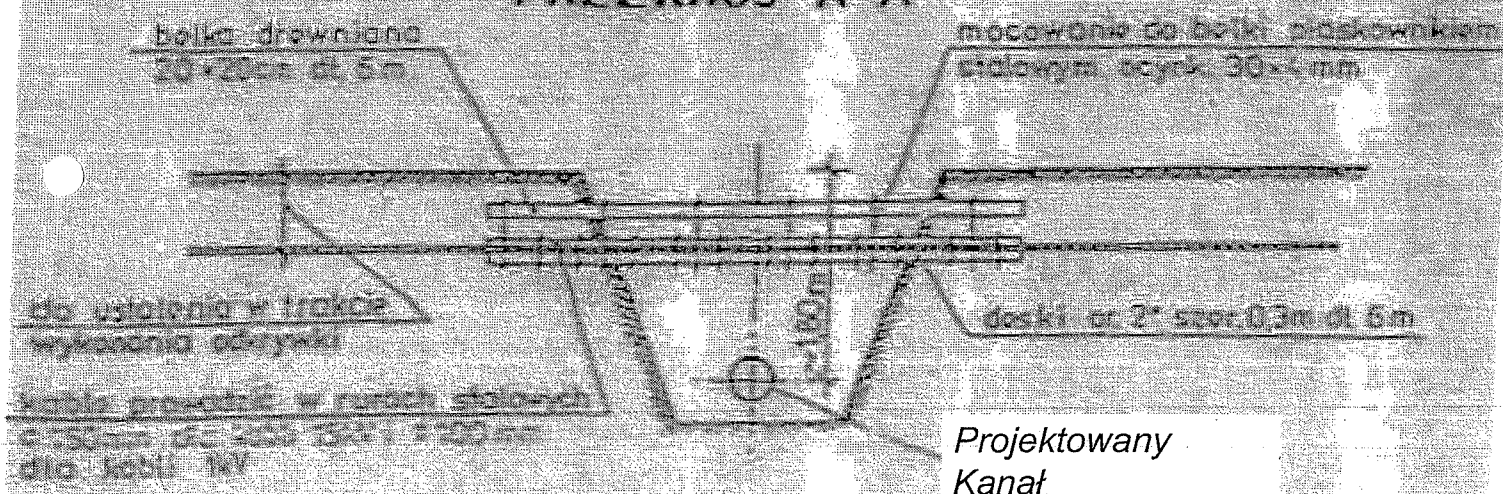

skala 1:100

Zakład Projektowania i Realizacji Inwestycji KOMA s.c. 91-420 Łódź, ul. Północna 27/29, pok. 111 tel/fax (42)630 04 84			
Obiekt: Budowa kanalizacji sanitarnej wraz z przyłączami kanalizacyjnymi na terenie gminy Zduny	Treść rys. : Zapleczenie kabli elektro-energetycznych i teletechnicznych na skrzyżowaniach z budowaną kanalizacją		Rodzaj proj. PB/PBW
	Upr. bud	Podpis	02.2011
Projektował: inż. J. Kozłowski	GP II 460 - 8/76		Skala: 1:1000
Projektował: mgr inż. B. Kozłowski	LOD/1541/PWOS/10		
Sprawdził: inż. H. Majewska	131/98/WŁ		Nr rys.